


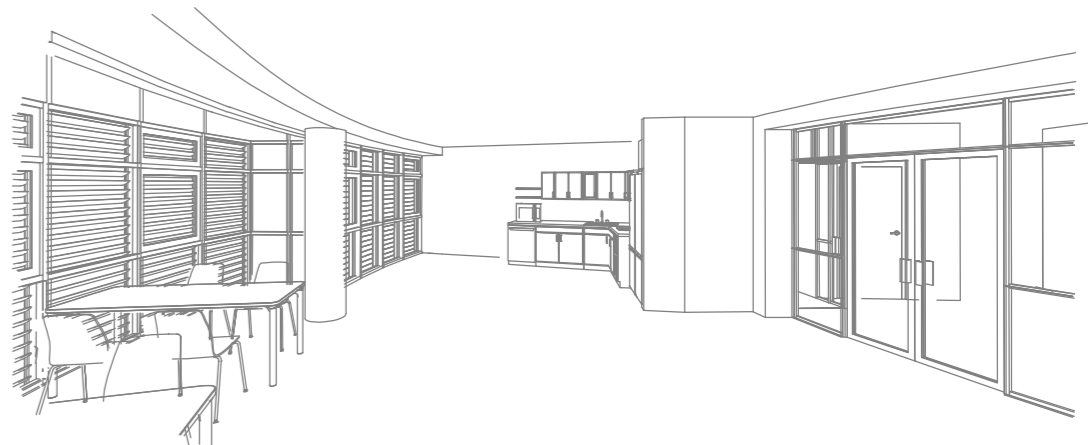



| LEGENDA MÍSTNOSTÍ 4.NP | | | | | | |
|------------------------|------------------------------|-------------|---------------------------|---------------------------|-------------------|---|
| Č.M | ÚČEL MÍSTNOSTI | PLOCHA (m²) | PODLAHY | STĚNY | STROP | POZNÁMKA |
| 4.01 | CHODBA | — | STÁVAJÍCÍ | STÁVAJÍCÍ | STÁVAJÍCÍ | OPRAVA OMÍTEK V OKOLÍ DOTČENÝCH MÍST |
| 4.02 | SPOLEČNÁ MÍSTNOST A KUCHYŇKA | 85,4 | STÁVAJÍCÍ + KERAM. DLAŽBA | STÁVAJÍCÍ + VC OMÍTKA | PEVNÝ SDK PODHLED | KERAMICKÝ SOKL v. 100 mm |
| 4.03 | KUŘÁRNA | 5,47 | KERAM. DLAŽBA | KERAM. OBKLAD + VC OMÍTKA | PEVNÝ SDK PODHLED | KERAMICKÝ OBKLAD v. 2000 mm, KERAMICKÝ SOKL v. 100 mm |
| 4.03 | INVALIDNÍ WC – STÁVAJÍCÍ | 3,16 | STÁVAJÍCÍ | STÁVAJÍCÍ | STÁVAJÍCÍ | KERAMICKÝ OBKLAD v. 2000 mm, KERAMICKÝ SOKL v. 100 mm |
| | CELKOVÁ PLOCHA | 94.03 | | | | |



LEGENDA ZNAČENÍ VZT:

- MNOŽSTVÍ VZDUCHU–PŘÍVOD/ODVOD
- VENTILÁTOR POTRUBNÍ, NÁSTĚNNÝ
- KLIMATIZAČNÍ JEDNOTKA KAZETOVÁ
- KONDENZAČNÍ KLIMA JEDNOTKA
- POTRUBÍ PŘÍVODU VZDUCHU
- POTRUBÍ ODVODU VZDUCHU
- KONCOVÉ ELEMENTY PŘÍVODU
- KONCOVÉ ELEMENTY ODVODU

SOUŘADNÝ SYSTÉM JTSC, VÝŠKOVÝ SYSTÉM NSV.

| | | | | | | |
|---|---|---|---|---|---|--------------|
| | ZODP. PROJEKTANT | VYPRACOVAL | KONTROLOVAL | <div><div><div><div>PPS KANIA</div><div>PROJEKČNÍ A INŽENÝRSKÁ ČINNOST</div></div><div>PPS Kania s.r.o., Nivnická 665/10, 709 00 tel : 596 245 252, fax : 596 245 262 e-mail : projekce@pps-kania.cz</div></div></div> | | |
| | Ing. Jap Kania | Ing. Renáta Kubanková | Ing. Foldyna David | | | |
| |  |  |  | | | |
| | KATASTRÁLNÍ ÚZEMÍ, PARC.Č. : Místek [634824], 3460/3 | | | | | |
| MÍSTO STAVBY : | | 28. října 2155, Místek, 738 01 Frýdek - Místek | | ARCHIV | | |
| STAVEBNÍK / OBJEDNATEL : | | Statutární město Frýdek - Místek Radniční 1148, Frýdek, 738 01 | | STUPEŇ DPS | | |
| NÁZEV AKCE : Domov pro seniory 28. října - společné prostory | | | | DATUM BŘEZEN 2020 | PARÉ | |
| | | | | Č. ZAKÁZKY PPS- 12/19 | | |
| OBJEKT : - | | | | MĚŘÍTKO | 1:50 | |
| ČÁST : D.1.4.2. Vzduchotechnika | | | | | | |
| OBSAH : Půdorys střechy | | | | 594x420mm | ARCHIVNÍ ČÍSLO : PPS- 12/19-D.1.4.2. | Č.V. b.04 |