
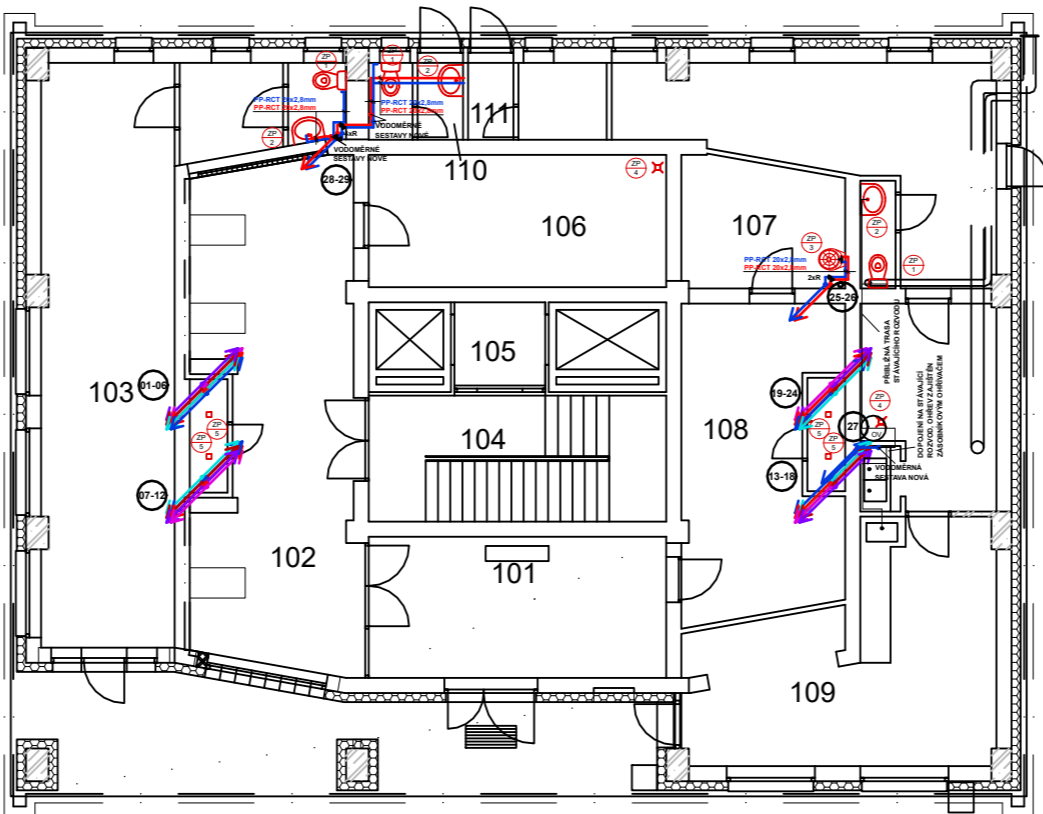


1:50

PŮDORYS 1-8 P (I. TLAKOVÉ PÁSMO)- 1:150




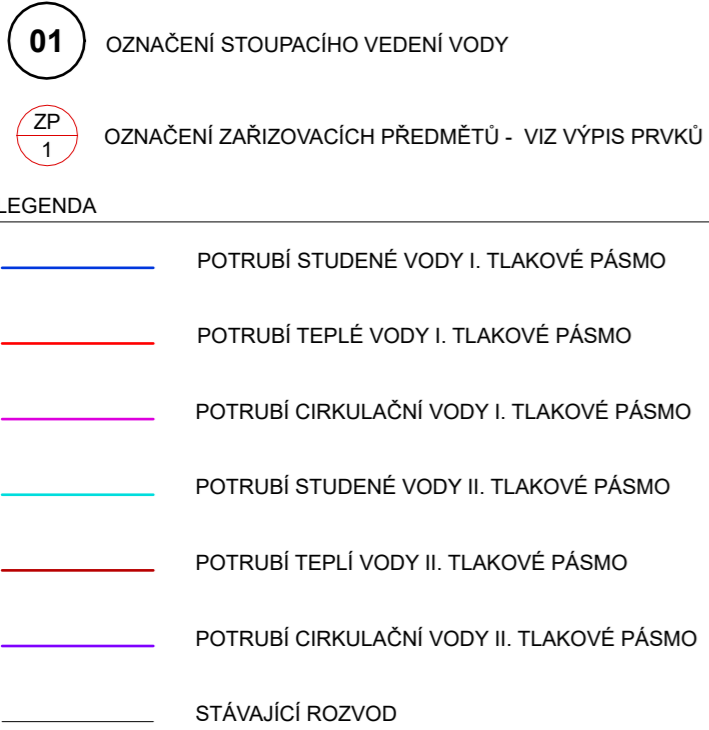


VAR A

VAR B

VAR C

VAR D

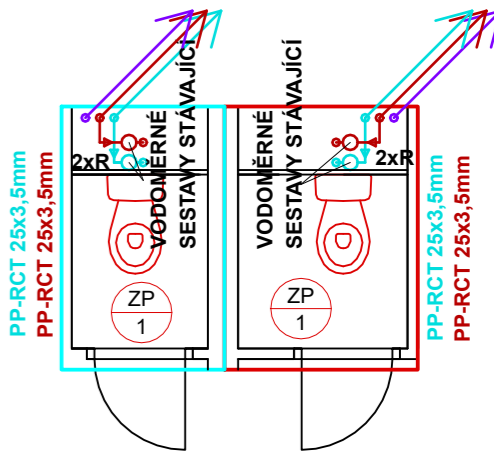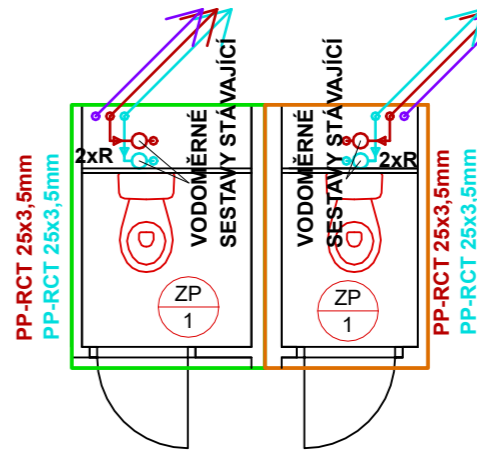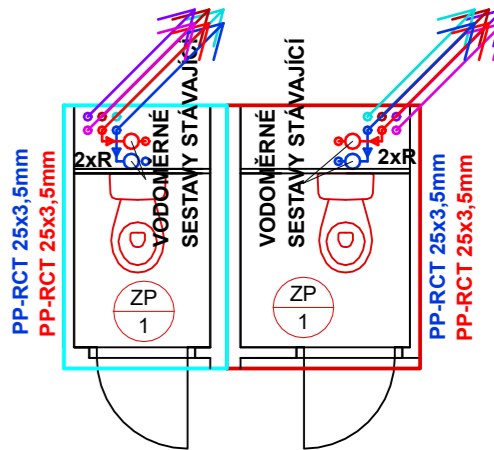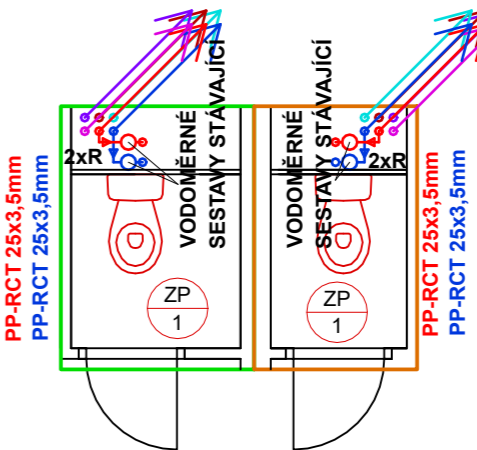

PŮDORYSY
I. TL. PÁSMO


PŮDORYSY
II. TL. PÁSMO

PŮDORYS 9-16 NP (II. TLAKOVÉ PÁSMO)- 1:150


LEGENDA POUŽITÉHO ZNAČENÍ A ARMATUR VNITŘNÍHO VODOVODU

- SM KOMPENZAŠNÍ SMYČKA - DILATACE
- R REDUKCE
- ODV ODVZUŠŇOVACÍ VENTIL
- KKv KULOVÝ KOHOUT S VYPOŠTĚNÍM
- KK KULOVÝ KOHOUT
- V VODOMĚR
- OV OHŘÍVAČ VODY - ZÁSOBNÍKOVÝ
- RV ROHOVÝ VENTIL


VODOMĚRNÁ SESTAVA

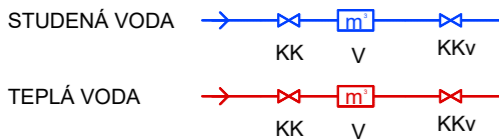

VNITŘNÍ VODOVOD BUDE PROVEDEN POMOCÍ VÍCEVRSTVÉHO POTRUBÍ PP-RCT - VÍCE VIZ TZ..
ZPŮSOB VEDENÍ A UCHYCENÍ POTRUBÍ VIZ TECHNICKÁ ZPRÁVA.

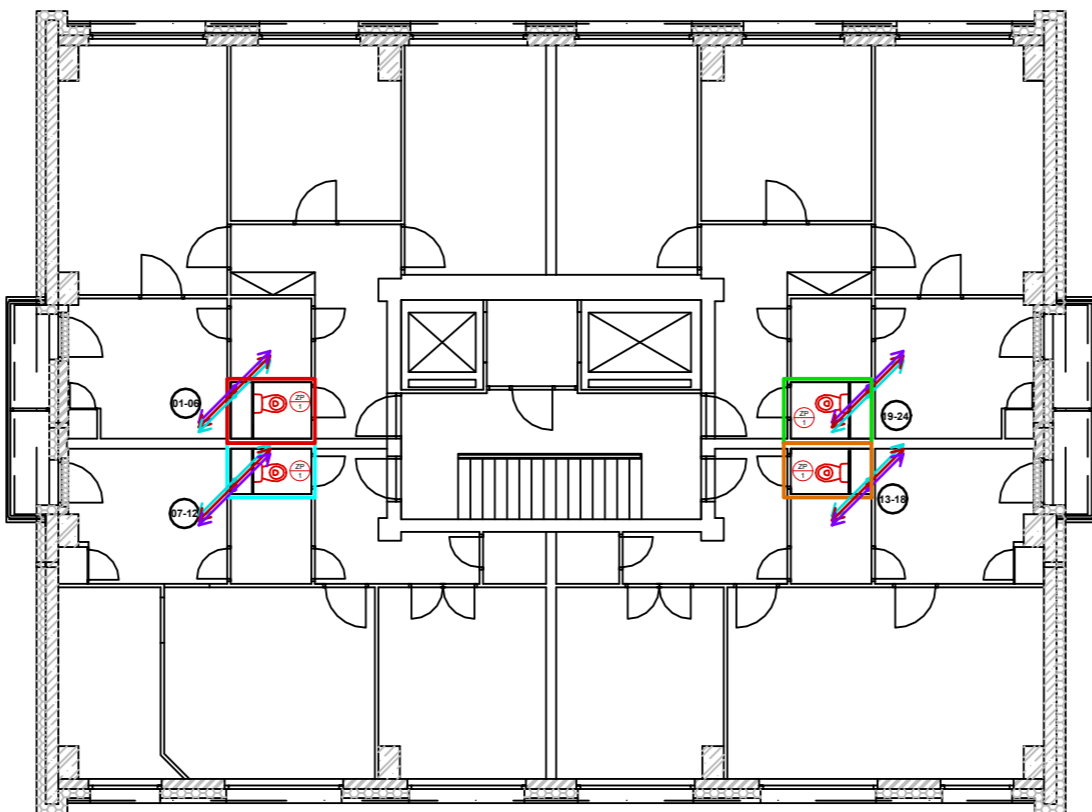

DOPOJENÍ NOVÝCH ROZVODŮ
NA PŮVODNÍ PROBĚHÁ VŽDY
UVNITŘ INSTALAČNÍ ČACHTY -
U VODOVODU I U KANALIZACE.

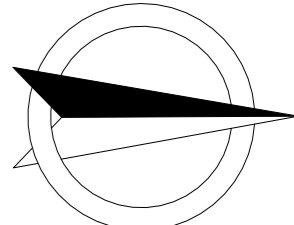

±0,000 - VLASTNÍ VÝŠKOVÝ SYSTÉM

<div><div>ASA</div><div>EXPERT</div><div>STAVEBNÍ PROJEKCE</div></div>	Akce: Dům čp. 689, ul. Anenská - rekonstrukce a opravy vnitřních instalací				
	Zhotovitel: ASA EXPERT A.S. ZNALECTVÍ, PORADENSTVÍ, PROJEKČNÍ STUDIO		Adresa zhotovitele: Lešetínská 626/24 719 00, Ostrava-Kunčice IČ: 27791891, DIČ: CZ27791891		Kontakt zhotovitele: http:www.asaexpert.cz e-mail: info@asaexpert.cz tel./fax: 596 790 100
	Razítko, podpis:		Č. zakázky: 162/11/2019		Objednatel: Statutární město Frýdek-Místek Radniční 1148, Frýdek, 738 01 Frýdek-Místek
	Zodpovědný projektant: Ing. Radek Spurný		Datum: 07/2020		IČO: 00296643 DIČ: CZ00296643 Měřítko: 1:50 / 1:150 Č.V.: 03
	Vypracoval: Ing. Radek Spurný		Formát: 594X297		
Autorizovaný inženýr projektu: Ing. Pavel Srkal		Část: Objekt: Díl:			
Kontroloval: Ing. Pavel Srkal		D. 1.4.1.b			
Stupeň: Dokumentace pro provádění stavby					
Výkres: PŮDORYS 2-16NP - VODOVOD					
Datum:					