


KANALIZACE - PŮDORYS SVODNÉHO POTRUBÍ

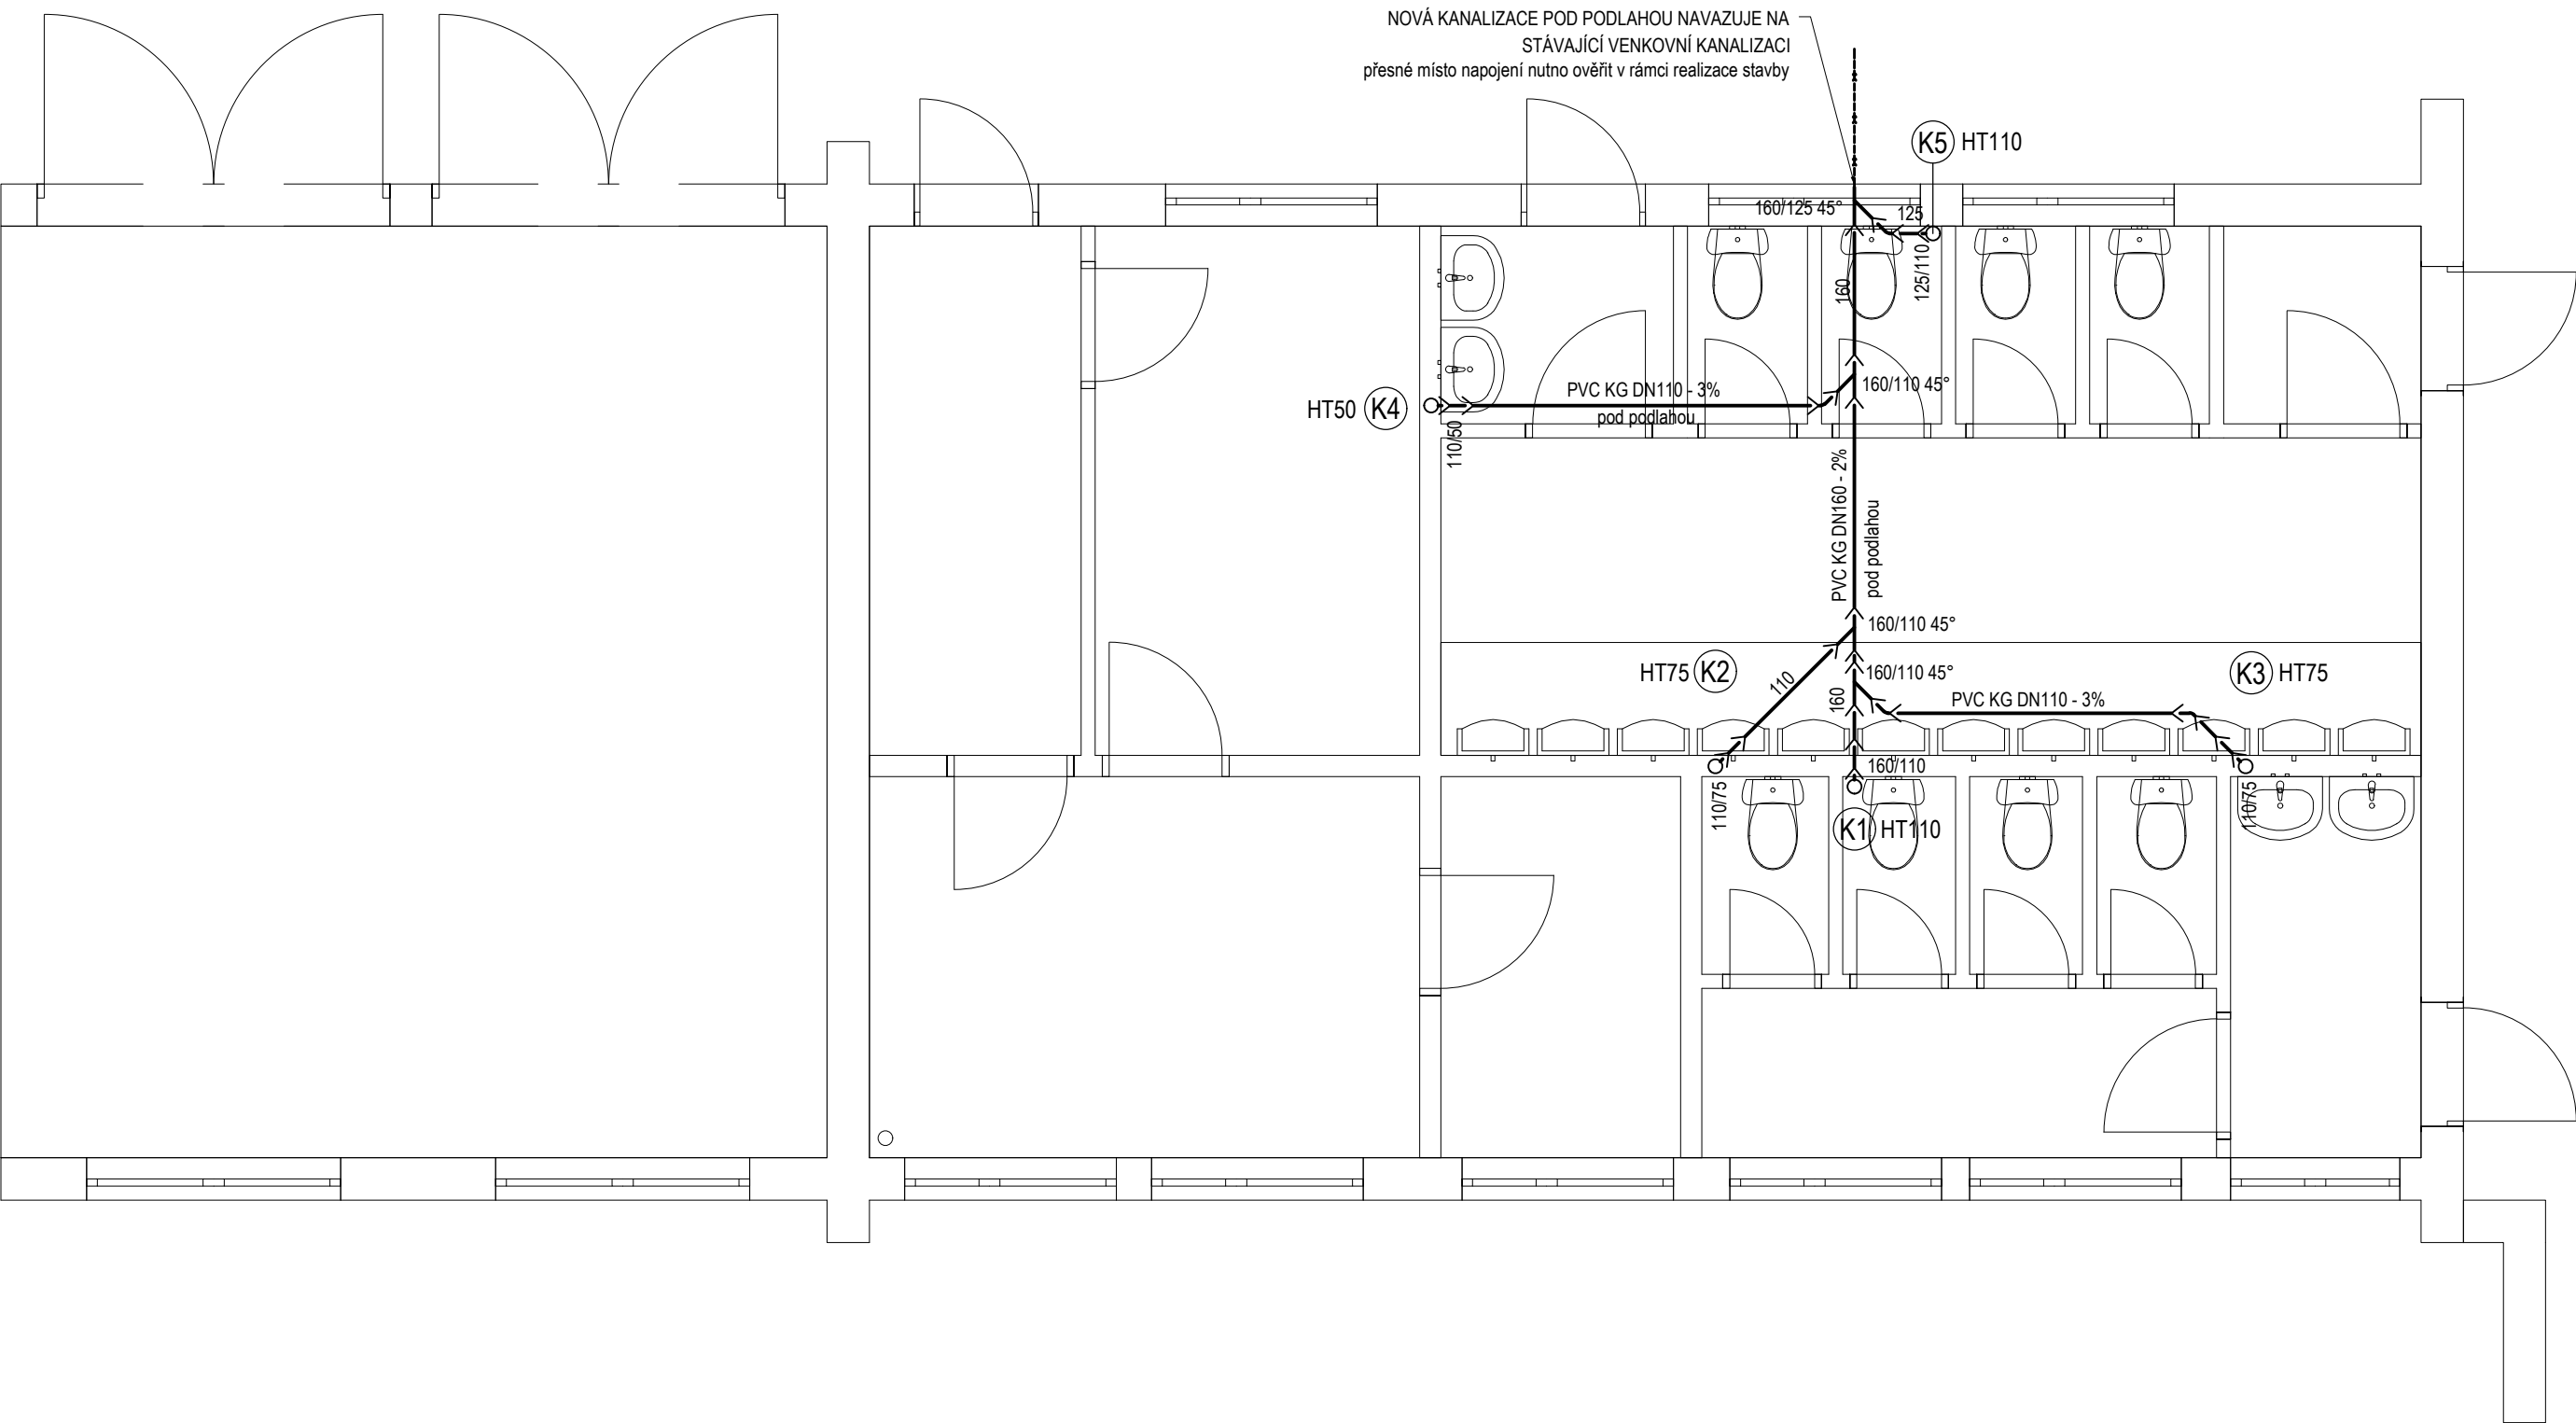

LEGENDA

GRAF. ZNAČKA	OZN.	POPIS
	K	KANALIZACE SPLAŠKOVÁ - SVODNÉ POTRUBÍ

Zodpovědný projektant	Ing. Vladimír Hořelka	<div>Made 4 BIM s.r.o.</div> <div>Varšavská 1866/103 Ostrava-Hulváky, 709 00 IČ: 06923321 tel. 777 189 376 pavelklus@gmail.com</div>
Vypracoval	Ing. Jolanta Sabelová	
Investor: Statutární město Frýdek-Místek Radniční 1148, 738 01 Frýdek - Místek		Datum červen 2020
Název akce: „Výzva PD-Čp. 3276, ul. Horní, sportovní areál Stovky - stavební úpravy sociálních zařízení“		Stupeň PD DSP
Místo: ul. Horní č.p. 3276, sportovní areál Stovky, Frýdek-Místek		Formát A3
Název výkresu: Kanalizace - půdorys svodného potrubí		Měřítko 1:50
		Číslo výkresu D.1.4.1