


# 11.NP B

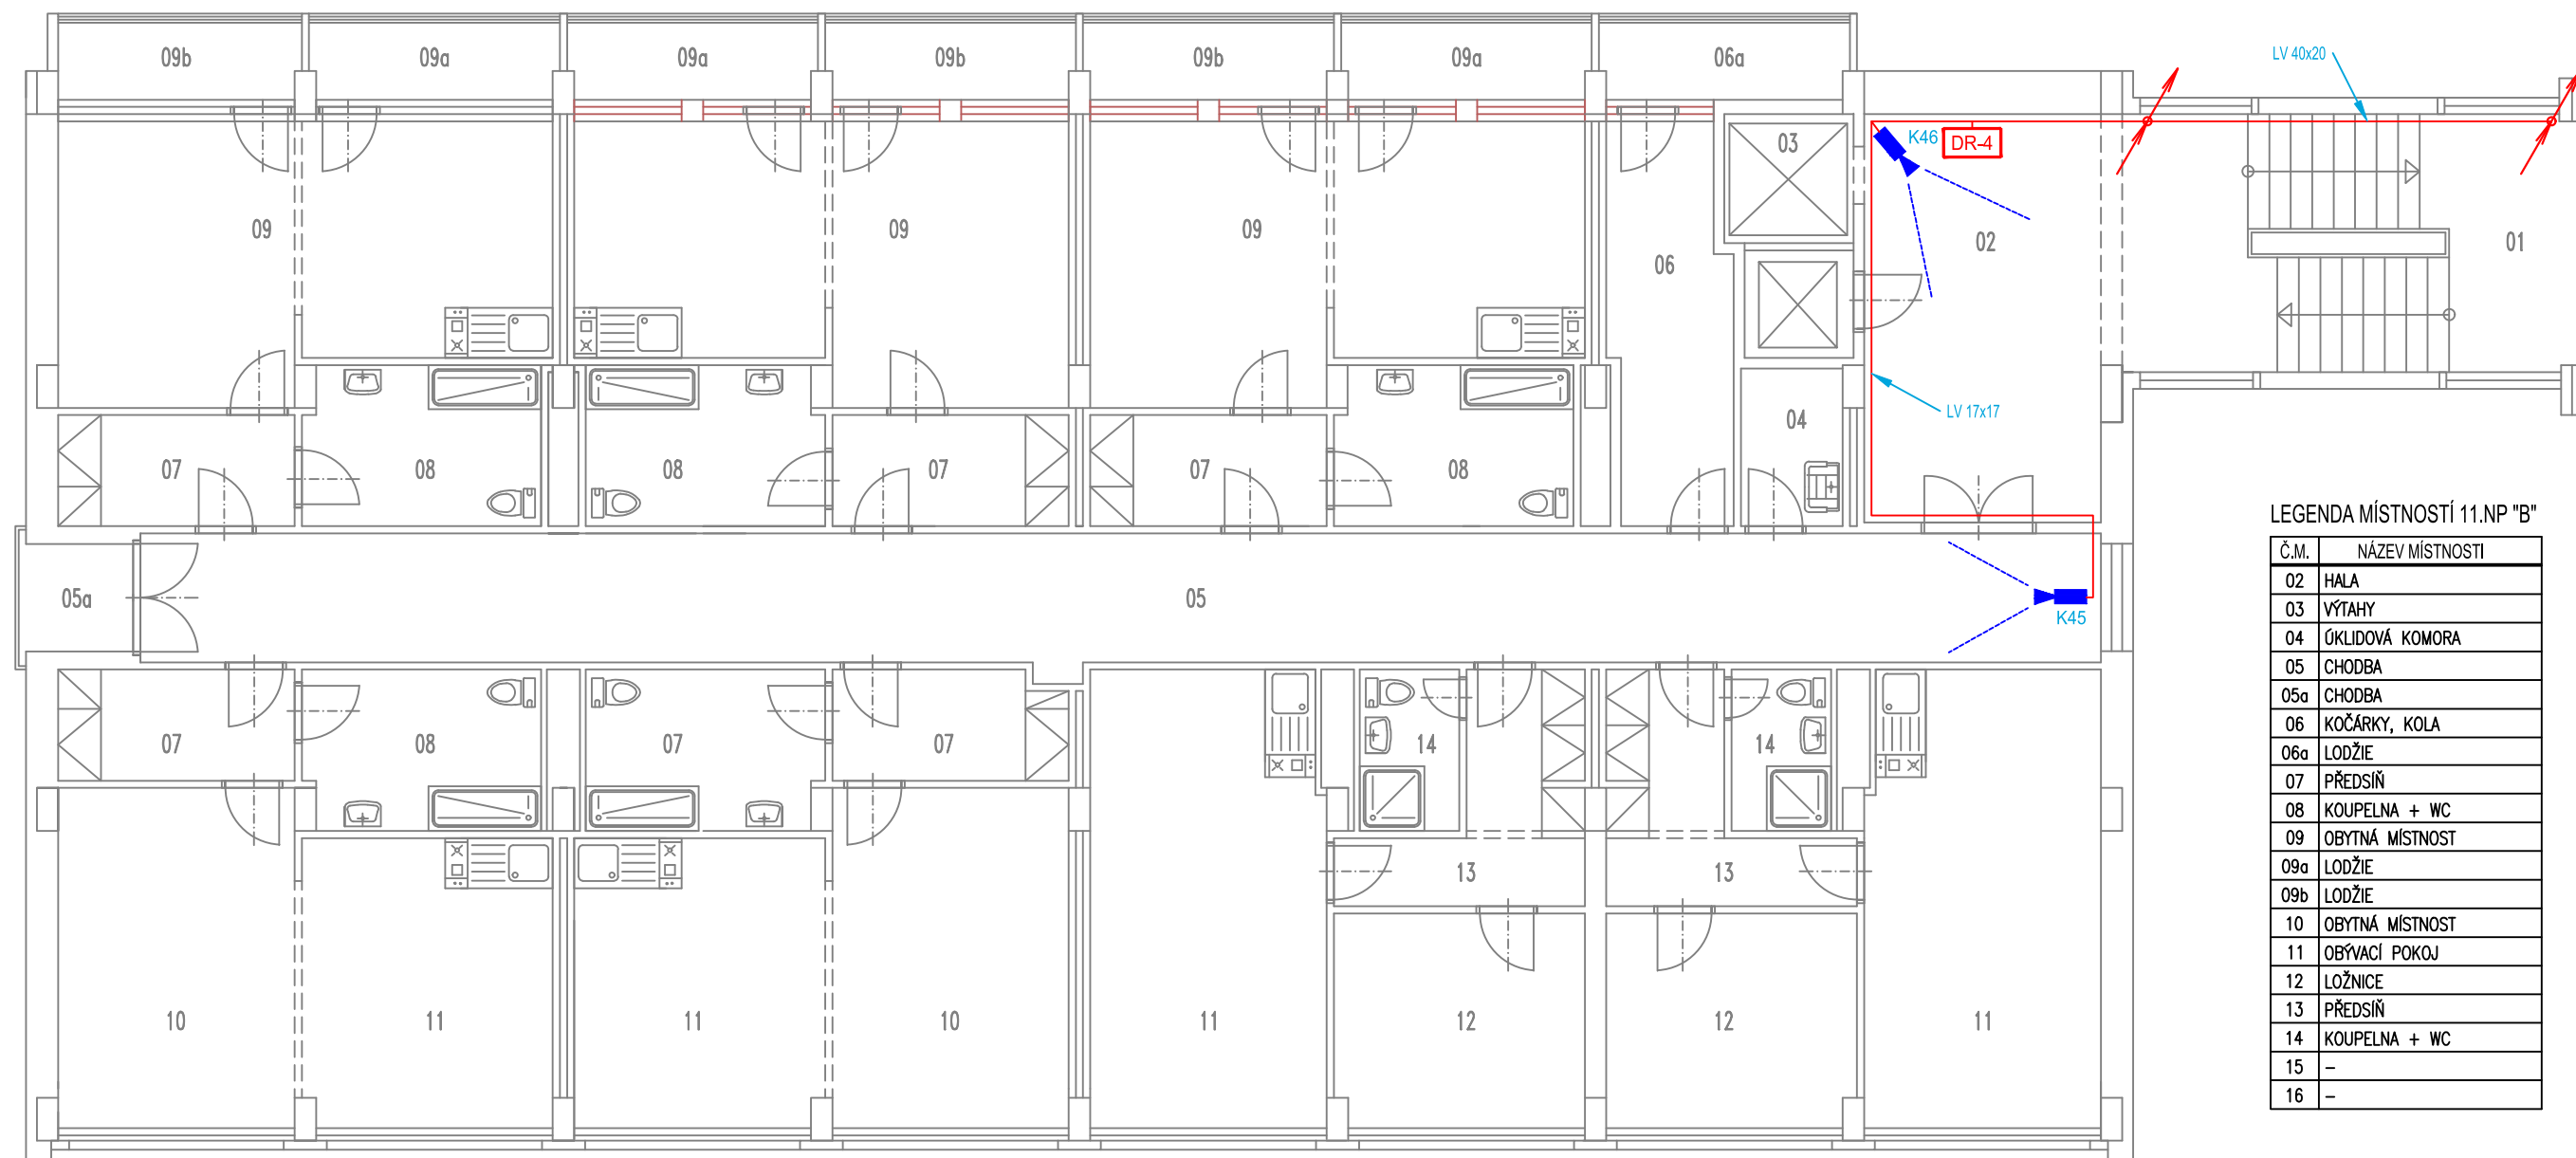

LEGENDA MÍSTNOSTÍ 11.NP "B"

Č.M.	NÁZEV MÍSTNOSTI
02	HALA
03	VÝTAHY
04	ÚKLIDOVÁ KOMORA
05	CHODBA
05a	CHODBA
06	KOČÁRKY, KOLA
06a	LODŽIE
07	PŘEDSÍŇ
08	KOUPELNA + WC
09	OBYTNÁ MÍSTNOST
09a	LODŽIE
09b	LODŽIE
10	OBYTNÁ MÍSTNOST
11	OBYVACÍ POKOJ
12	LOŽNICE
13	PŘEDSÍŇ
14	KOUPELNA + WC
15	-
16	-

LEGENDA CCTV:

- DR** DATOVÝ ROZVADĚČ NÁSTĚNNÝ
- DIG** DIGITÁLNÍ ZÁZNAM
- KAM** VNITŘNÍ KAMERA
- KABEL** TRASA V PVC LIŠTÁCH LV NA ZDI 17x17

<b>ASA EXPERT</b> STAVEBNÍ PROJEKCE	Akce: č.p.811,u.l. Malý Koloredov- instalace kamerového systému		
	Zhotovitel: <b>ASA EXPERT A.S.</b> ZNALECTVÍ, PORADENSTVÍ, PROJEKČNÍ STUDIO		Adresa zhotovitele: <b>Lažanská 626/24 710 06, Olomouc IČ 27791891 DIČ CZ 27791891</b>
	Razítko, podpis:		Kontakt zhotovitele: <b>http: www.asaexpert.cz e-mail: info@asaexpert.cz tel./fax 596 110 635</b>
	Zodpovědný projektant: Jan Kupec Podpis: Jan Kupec tel: 773 435 555		Č. zakázky: 2023/28B
	Vypracoval: Jan Kupec Podpis: Jan Kupec tel: 773 435 555		Datum: ČERVENEC 2023
Autorizovaný inženýr projektu: Jan Kupec		Kontroloval: Ivo Poncza	Formát: A4/2x
Stupeň: Dokumentace pro stavební povolení		Část: D.1.4. - CCTV	Investor: <b>Město Frýdek-Místek</b>
Výkres: Část "B" - Půdorys 11.NP		Měřítko: 1:100	
Datum:		Č.v.: <b>D1.4.b-05</b>	