


1.NP B

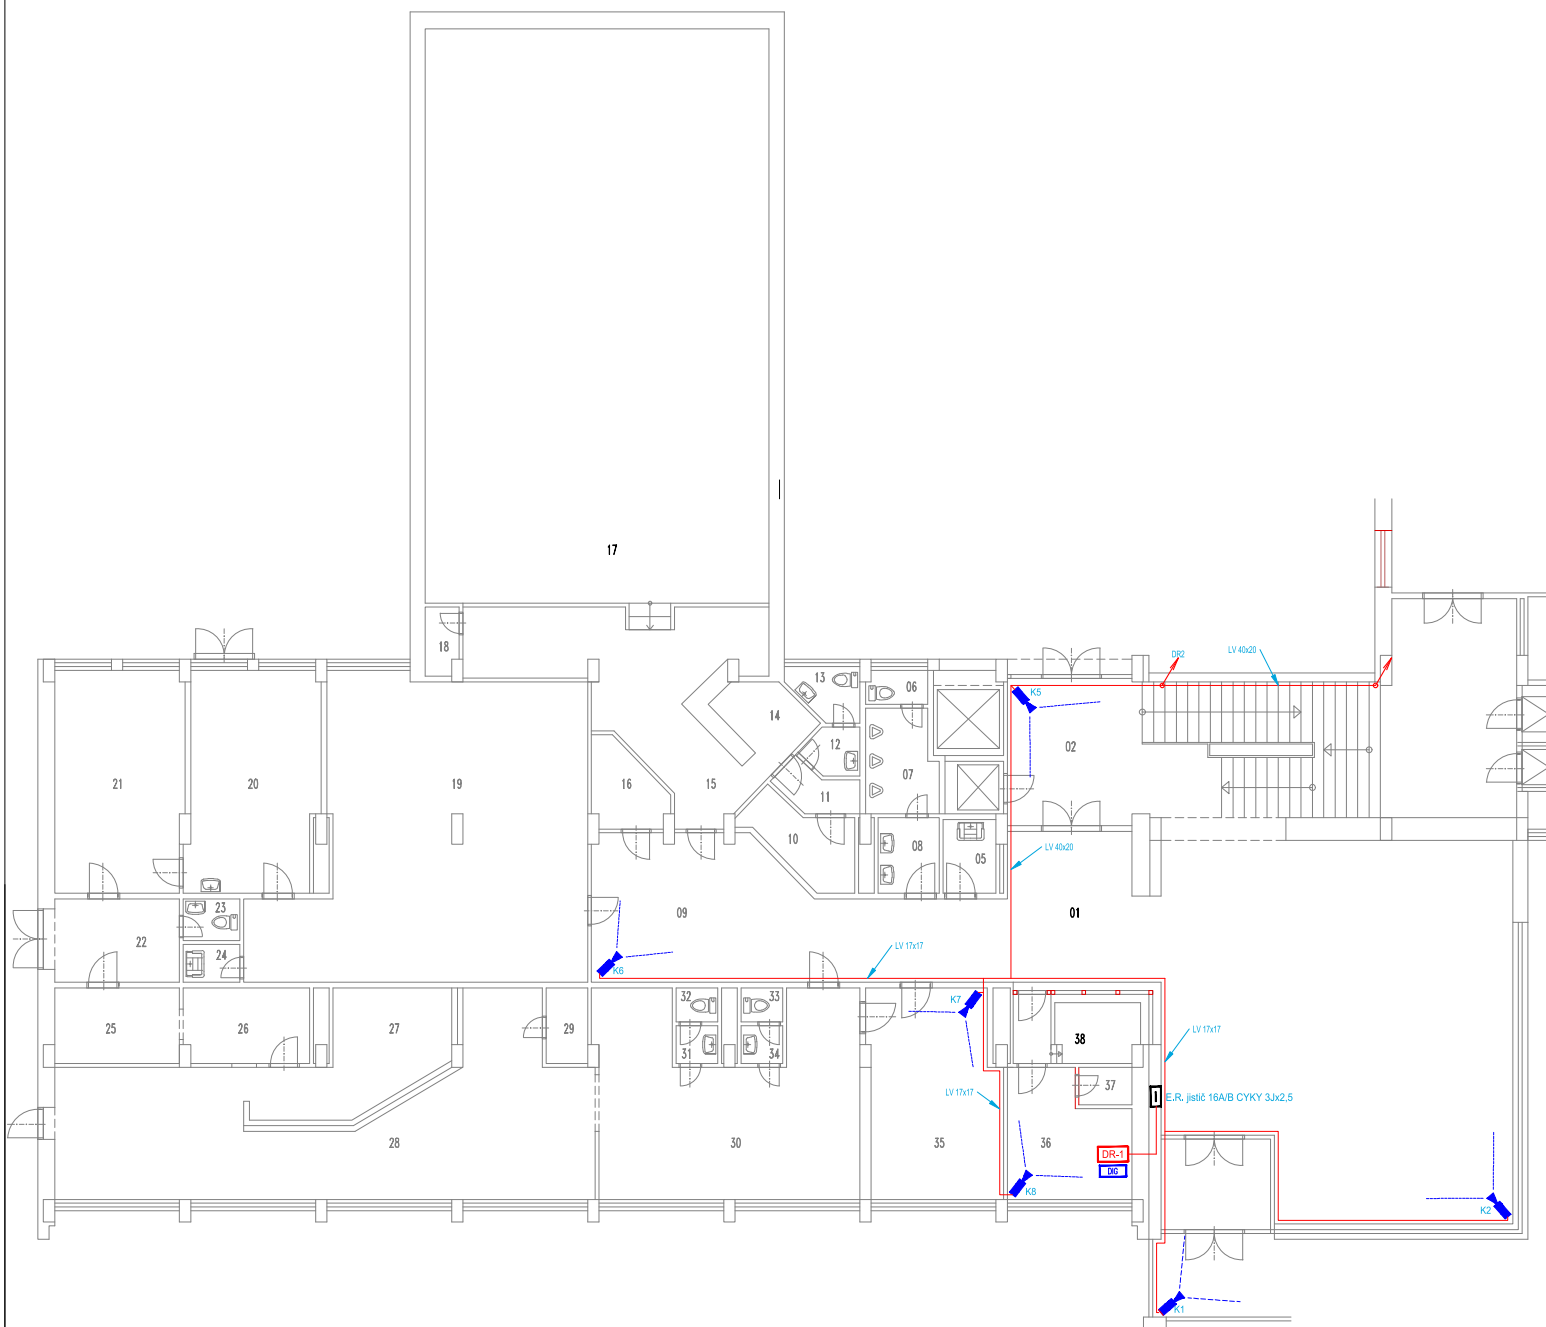

LEGENDA MÍSTNOSTÍ 1.NP "B"

Č.M.	NÁZEV MÍSTNOSTI	Č.M.	NÁZEV MÍSTNOSTI
01	CHODBA	21	SKLAD
02	HALA	22	CHODBA
03	VÝTAH	23	WC
04	VÝTAH	24	OKLADOVÁ KOMORA
05	OKLADOVÁ KOMORA	25	KUCHYŇ
06	WC	26	KUCHYŇ
07	PISOÁRY	27	BAR
08	PŘEDSÍŇ	28	RESTAURACE
09	CHODBA	29	SKLAD
10	SKLAD	30	RESTAURACE
11	PŘEDSÍŇ	31	PŘEDSÍŇ WC ŽENY
12	PŘEDSÍŇ WC	32	WC ŽENY
13	WC PERSONÁL	33	WC MUŽI
14	BAR	34	PŘEDSÍŇ WC MUŽI
15	CHODBA	35	HERNA
16	KOMORA	36	SÁRNA
17	KULEČNÍKOVÝ SAL	37	SÁRNA
18	SKLAD	38	VRAŇNICE
19	BUKET	39	-
20	PRODEJNA	40	-

LEGENDA CCTV:

- DR DATOVÝ ROZVADĚČ NÁSTĚNNÝ
- EL EL. ROZVADĚČ
- DG DIGITÁLNÍ ZÁZNAM
- K VNITŘNÍ KAMERA
- KABEL TRASA V PVC LÚŠTÁCH LV NA ZDI 17x17

ASA EXPERT STAVEBNÍ PROJEKCE		Adresa: č.p. 811, u.I. Malý Koloredov- instalace kamerového systému	
		Zhotovitel: ASA EXPERT A.S. ZNALECTVÍ, PORADENSTVÍ, PROJEKČNÍ STUDIO	
Razítko, podpis:	Zodpovědný projektant: Jan Kupec	Podpis: <i>Jan Kupec</i>	tel: 773 435 555
	Vypracoval: Jan Kupec	Podpis: <i>Jan Kupec</i>	tel: 773 435 555
Autorizovaný inženýr projektu: Jan Kupec		Kontroloval: Ivo Ponca	
Stupeň: Dokumentace pro stavební povolení		Č. zakázky: 2023/28B	
Výkres: Část "B" - Půdorys 1.NP		Datum: ČERVENEC 2023	
Datum:		Formát: A4/4x Část: D.1.4. - CCTV	
Měřítko: 1:100		Investor: Město Frýdek-Místek	
Č.v.: D1.4.b-01		Kontaktní informace: Ladislav Štěrba 773 43, Golev e-mail: info@asaexpert.cz tel./fax: 773 435 555	