


 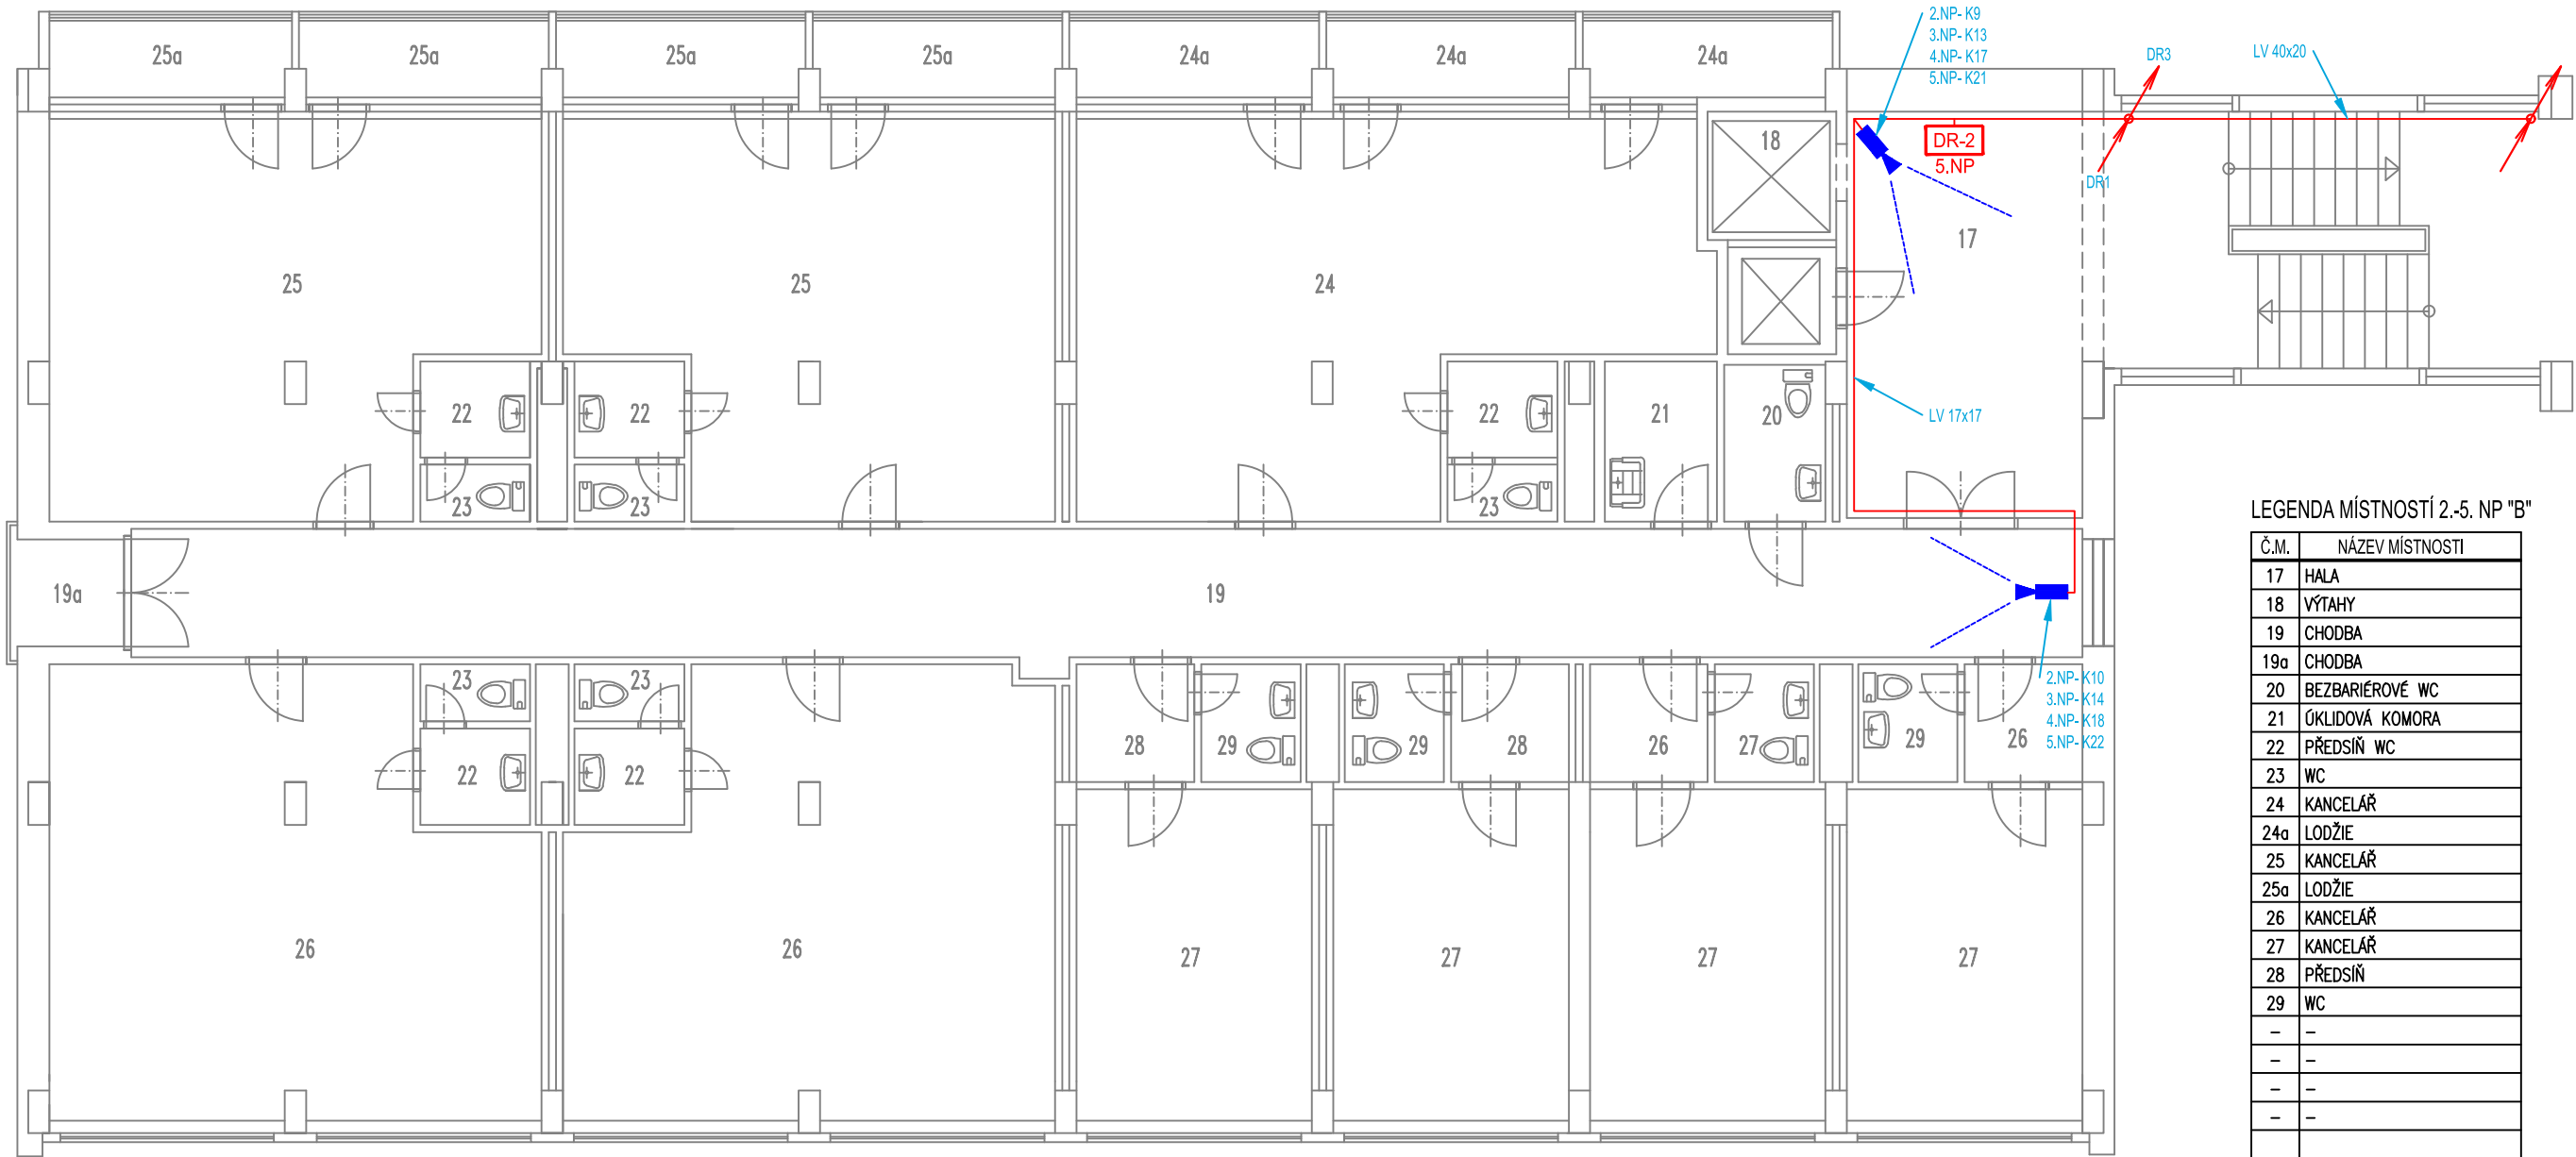


2.-5.NP B



LEGENDA CCTV:

- DR DATOVÝ ROZVADĚČ NÁSTĚNNÝ
- DIG DIGITÁLNÍ ZÁZNAM
- VNITŘNÍ KAMERA
- KABEL. TRASA V PVC LIŠTÁCH LV NA ZDI 17x17

| | | |
|---|--|--|
|  STAVEBNÍ PROJEKCE | Akce: č.p.811, u.l. Malý Koloredov- instalace kamerového systému | |
| | Zhotovitel: ASA EXPERT A.S. ZNALECTVÍ, PORADENSTVÍ, PROJEKČNÍ STUDIO | Adresa zhotovitele: Lažanská 626/24 719 06, Ostrova IČ 27791891 DIČ CZ 27791891 |
| | Razítko, podpis: | Kontakt zhotovitele: http: www.asaexpert.cz e-mail: info@asaexpert.cz tel./fax 596 110 635 |
| | Zodpovědný projektant: Jan Kupec Podpis:  tel: 773 435 555 | Č. zakázky: 2023/28B |
| | Investor: Město Frýdek-Místek | |
| Vypracoval: Jan Kupec Podpis:  tel: 773 435 555 | Datum: ČERVENEC 2023 | |
| Autorizovaný inženýr projektu: Jan Kupec | Kontroloval: Ivo Poncza | |
| Stupeň: Dokumentace pro stavební povolení | Formát: A4/2x | |
| Výkres: Část "B" - Půdorys 2.- 5.NP | Část: D.1.4. - CCTV | |
| Datum: | Měřítko: 1:100 | |
| | Č.v.: D1.4.b-02 | |