


Půdorys 1.NP  
Měřítko 1:50

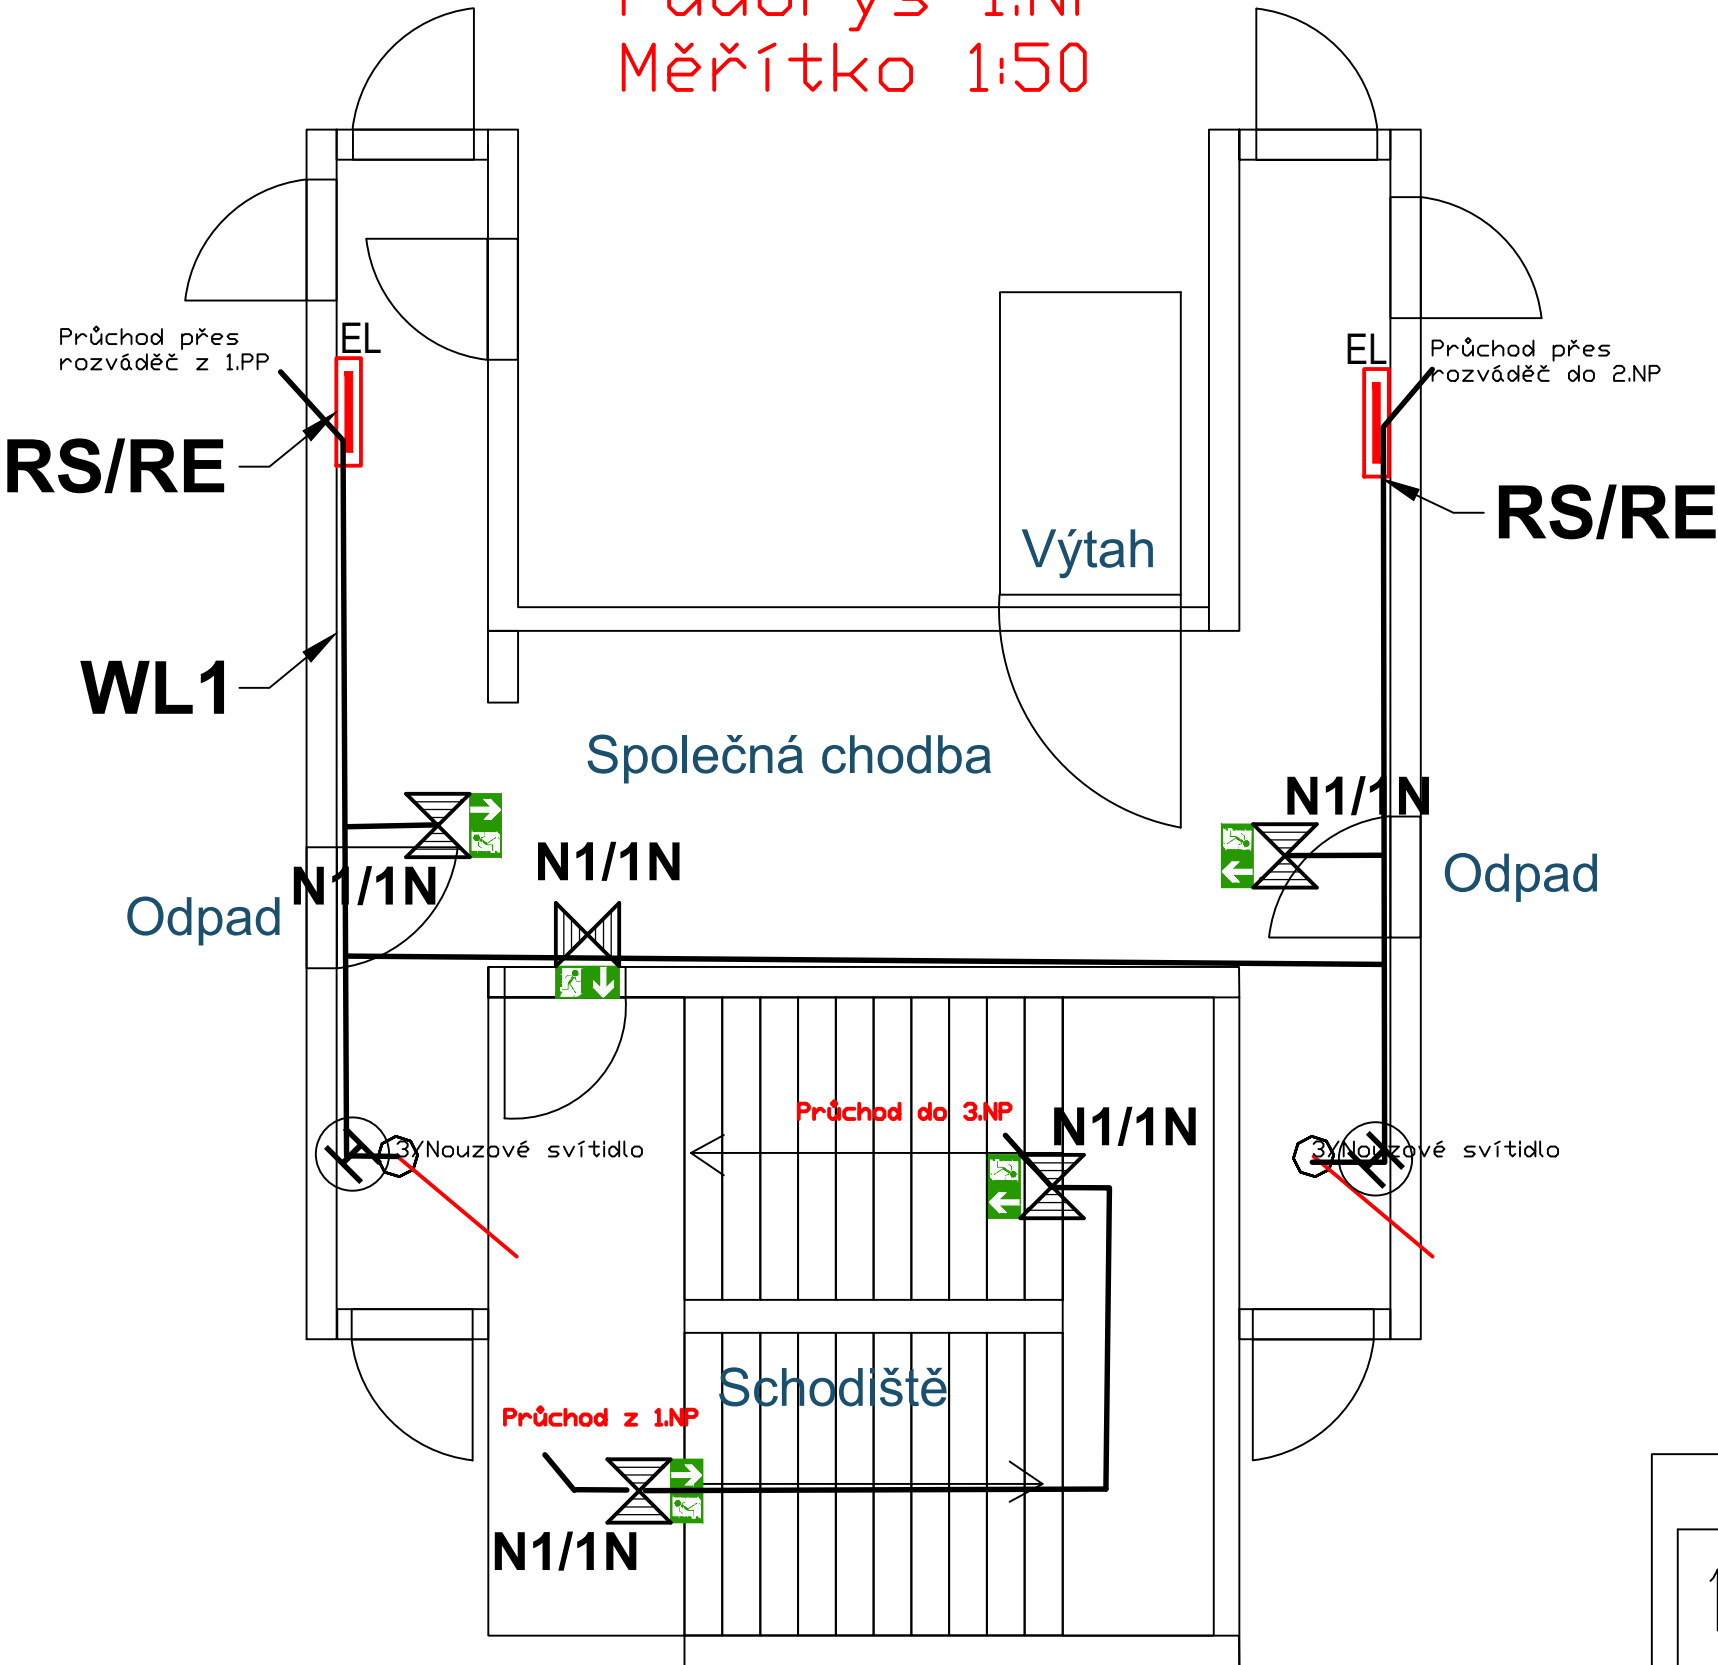

- N1/1N**  
Nouzové svítidlo s piktoqramem a vlastní baterií  
60 min, 3W, Elektrolumen
- WL1**  
Kabel PRAFlaDur-J 3x1,5 RE  
P60-R ( 3J1,5)
- EL**  
Stávající patrový rozváděč s  
kabelovou trasou
- 3**  
Nouzové svítidlo  
ELEKTRO-LUMEN ELVA FL NAREA 1 C 3W (0 lm, 0.0 W)

1:50 MĚŘÍTKO: TYP:	Kreslil:	J. Klančík	ZMĚNA:	DATUM:	PODPIS:	INDEX:
	SCHVÁLIL:	J. Klančík	...	...	...	a
	Autorizoval:	J. Klančík	...	...	...	b
	DATUM :	25.10.2023	...	...	...	c
	Frýdek - Místek	Komenského 159	...	...	...	d
Nouzové osvětlení			H7L25-001-001			
NÁZEV:			ČÍSLO VÝKRESU: LISTŮ: 18 LIST: 2			