


Půdorys 14.NP  
Měřítko 1:50

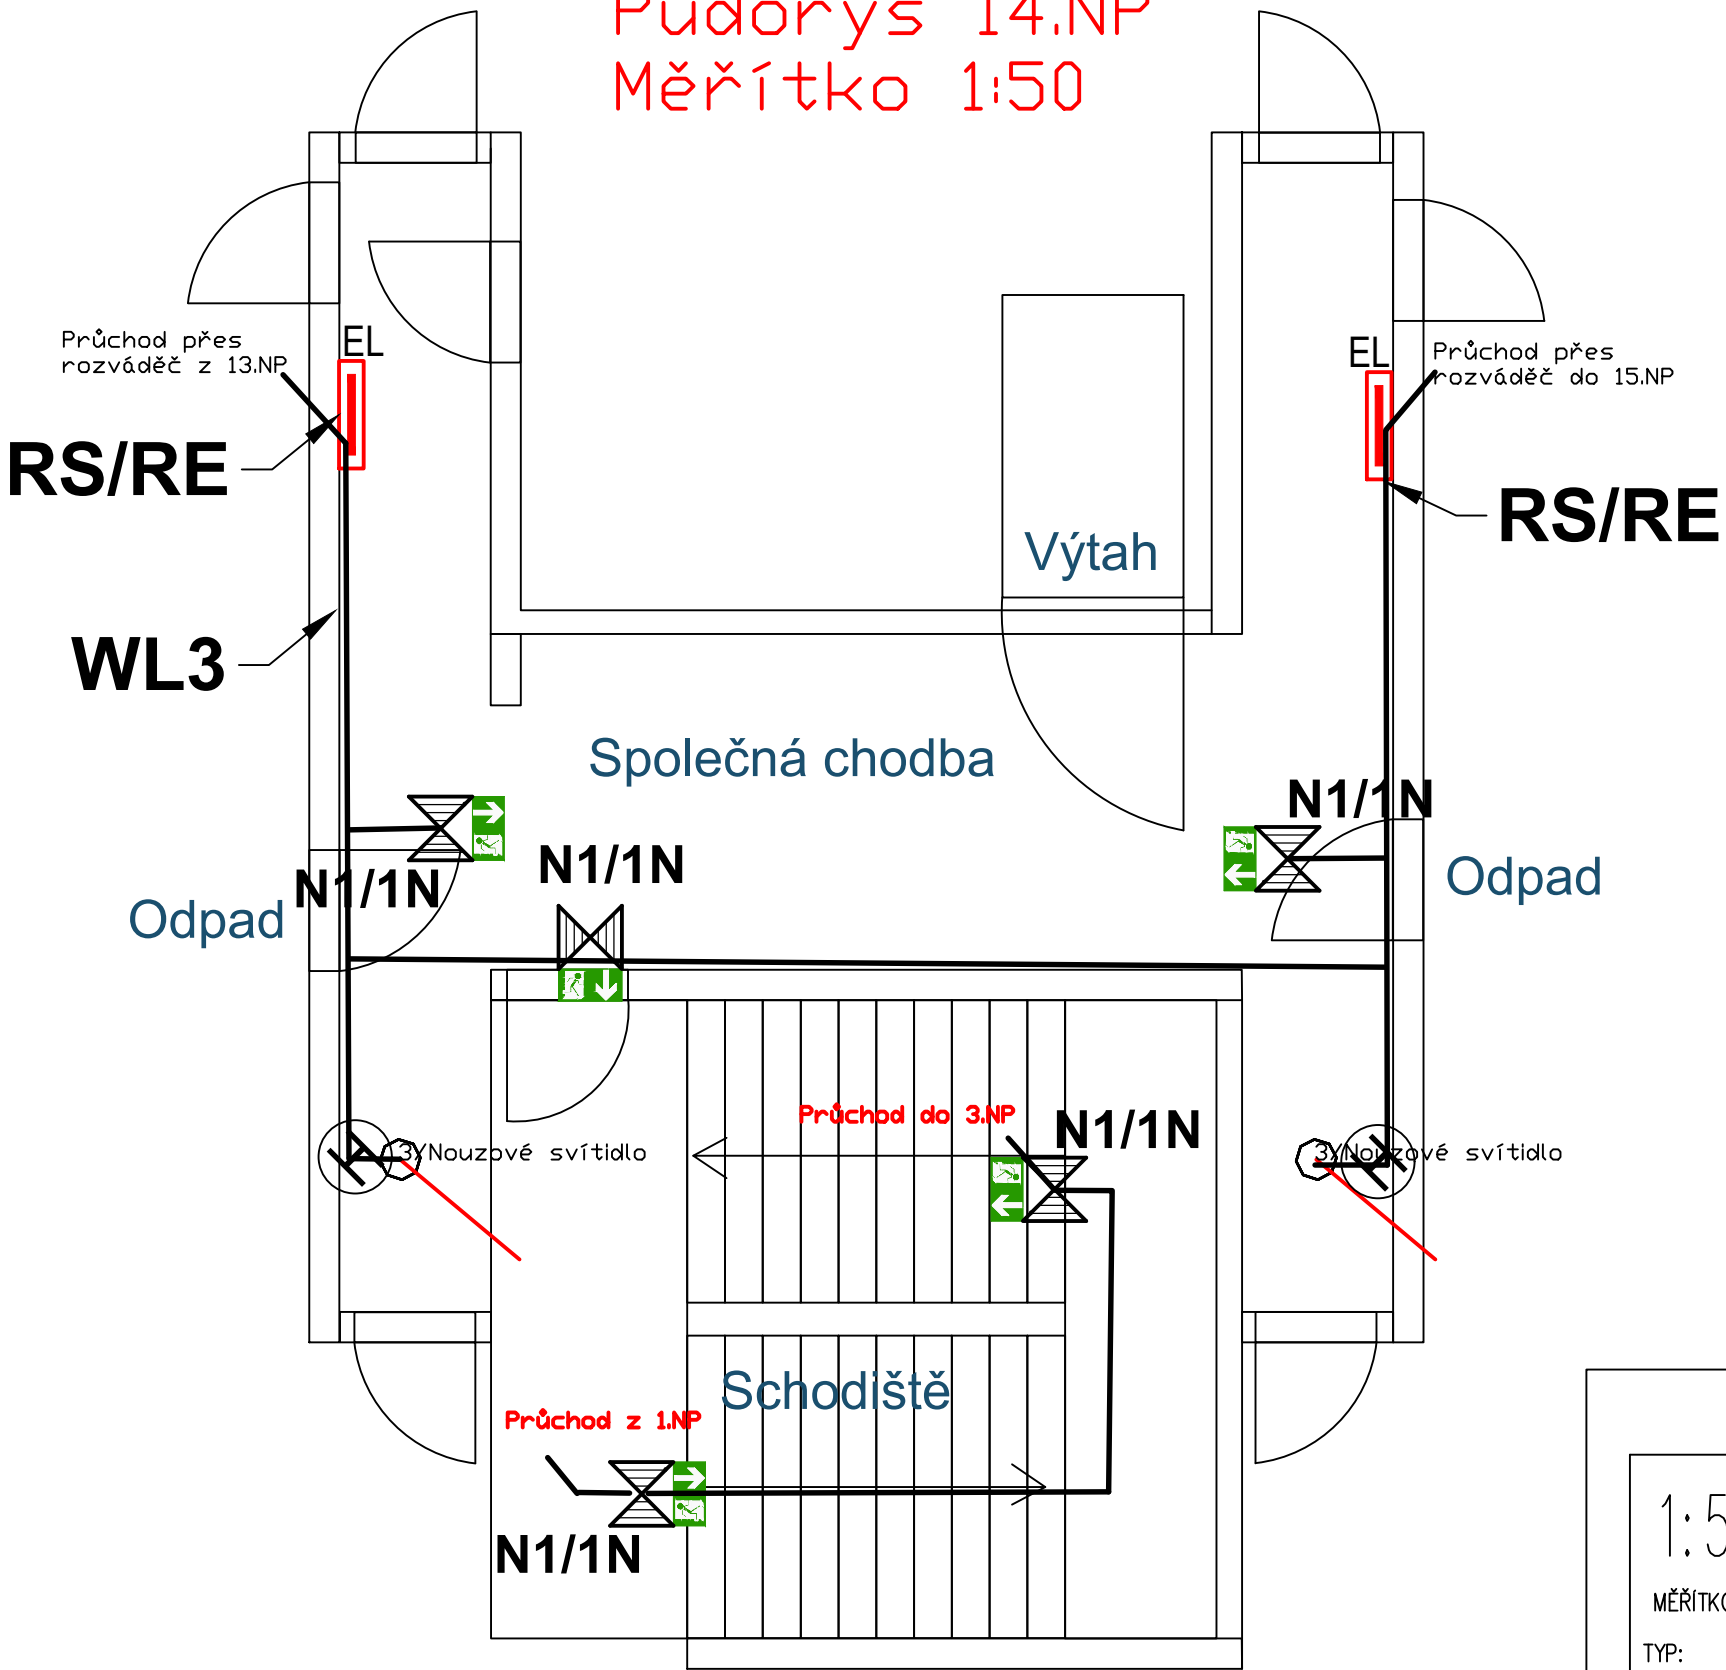

**N1/1N**  
Nouzové svítidlo s piktogramem a vlastní baterií  
60 min, 3W, Elektrolumen

**EL**  
Stávající patrový rozváděč s  
kabelovou trasou

**WL3**  
Kabel PRAFlaDur-J 3x1,5 RE  
P60-R ( 3J1,5)

**3**  
Nouzové svítidlo  
ELEKTRO-LUMEN ELVA FL NAREA 1 C 3W (0 lm; 0.0 W)

1:50 MĚŘÍTKO: TYP:	Kreslil: J. Klančík	ZMĚNA:	DATUM:	PODPIS:	INDEX:
	SCHVÁLIL: J. Klančík	...	...	...	a
	Autorizoval: J. Klančík	...	...	...	b
	DATUM : 25.10.2023	...	...	...	c
	Frýdek - Místek Komenského 159	...	...	...	d
NÁZEV: Nouzové osvětlení			H7L25-001-001		
			ČÍSLO VÝKRESU: LISTŮ: 18 LIST: 15		