


PŮDORYS 3. NP

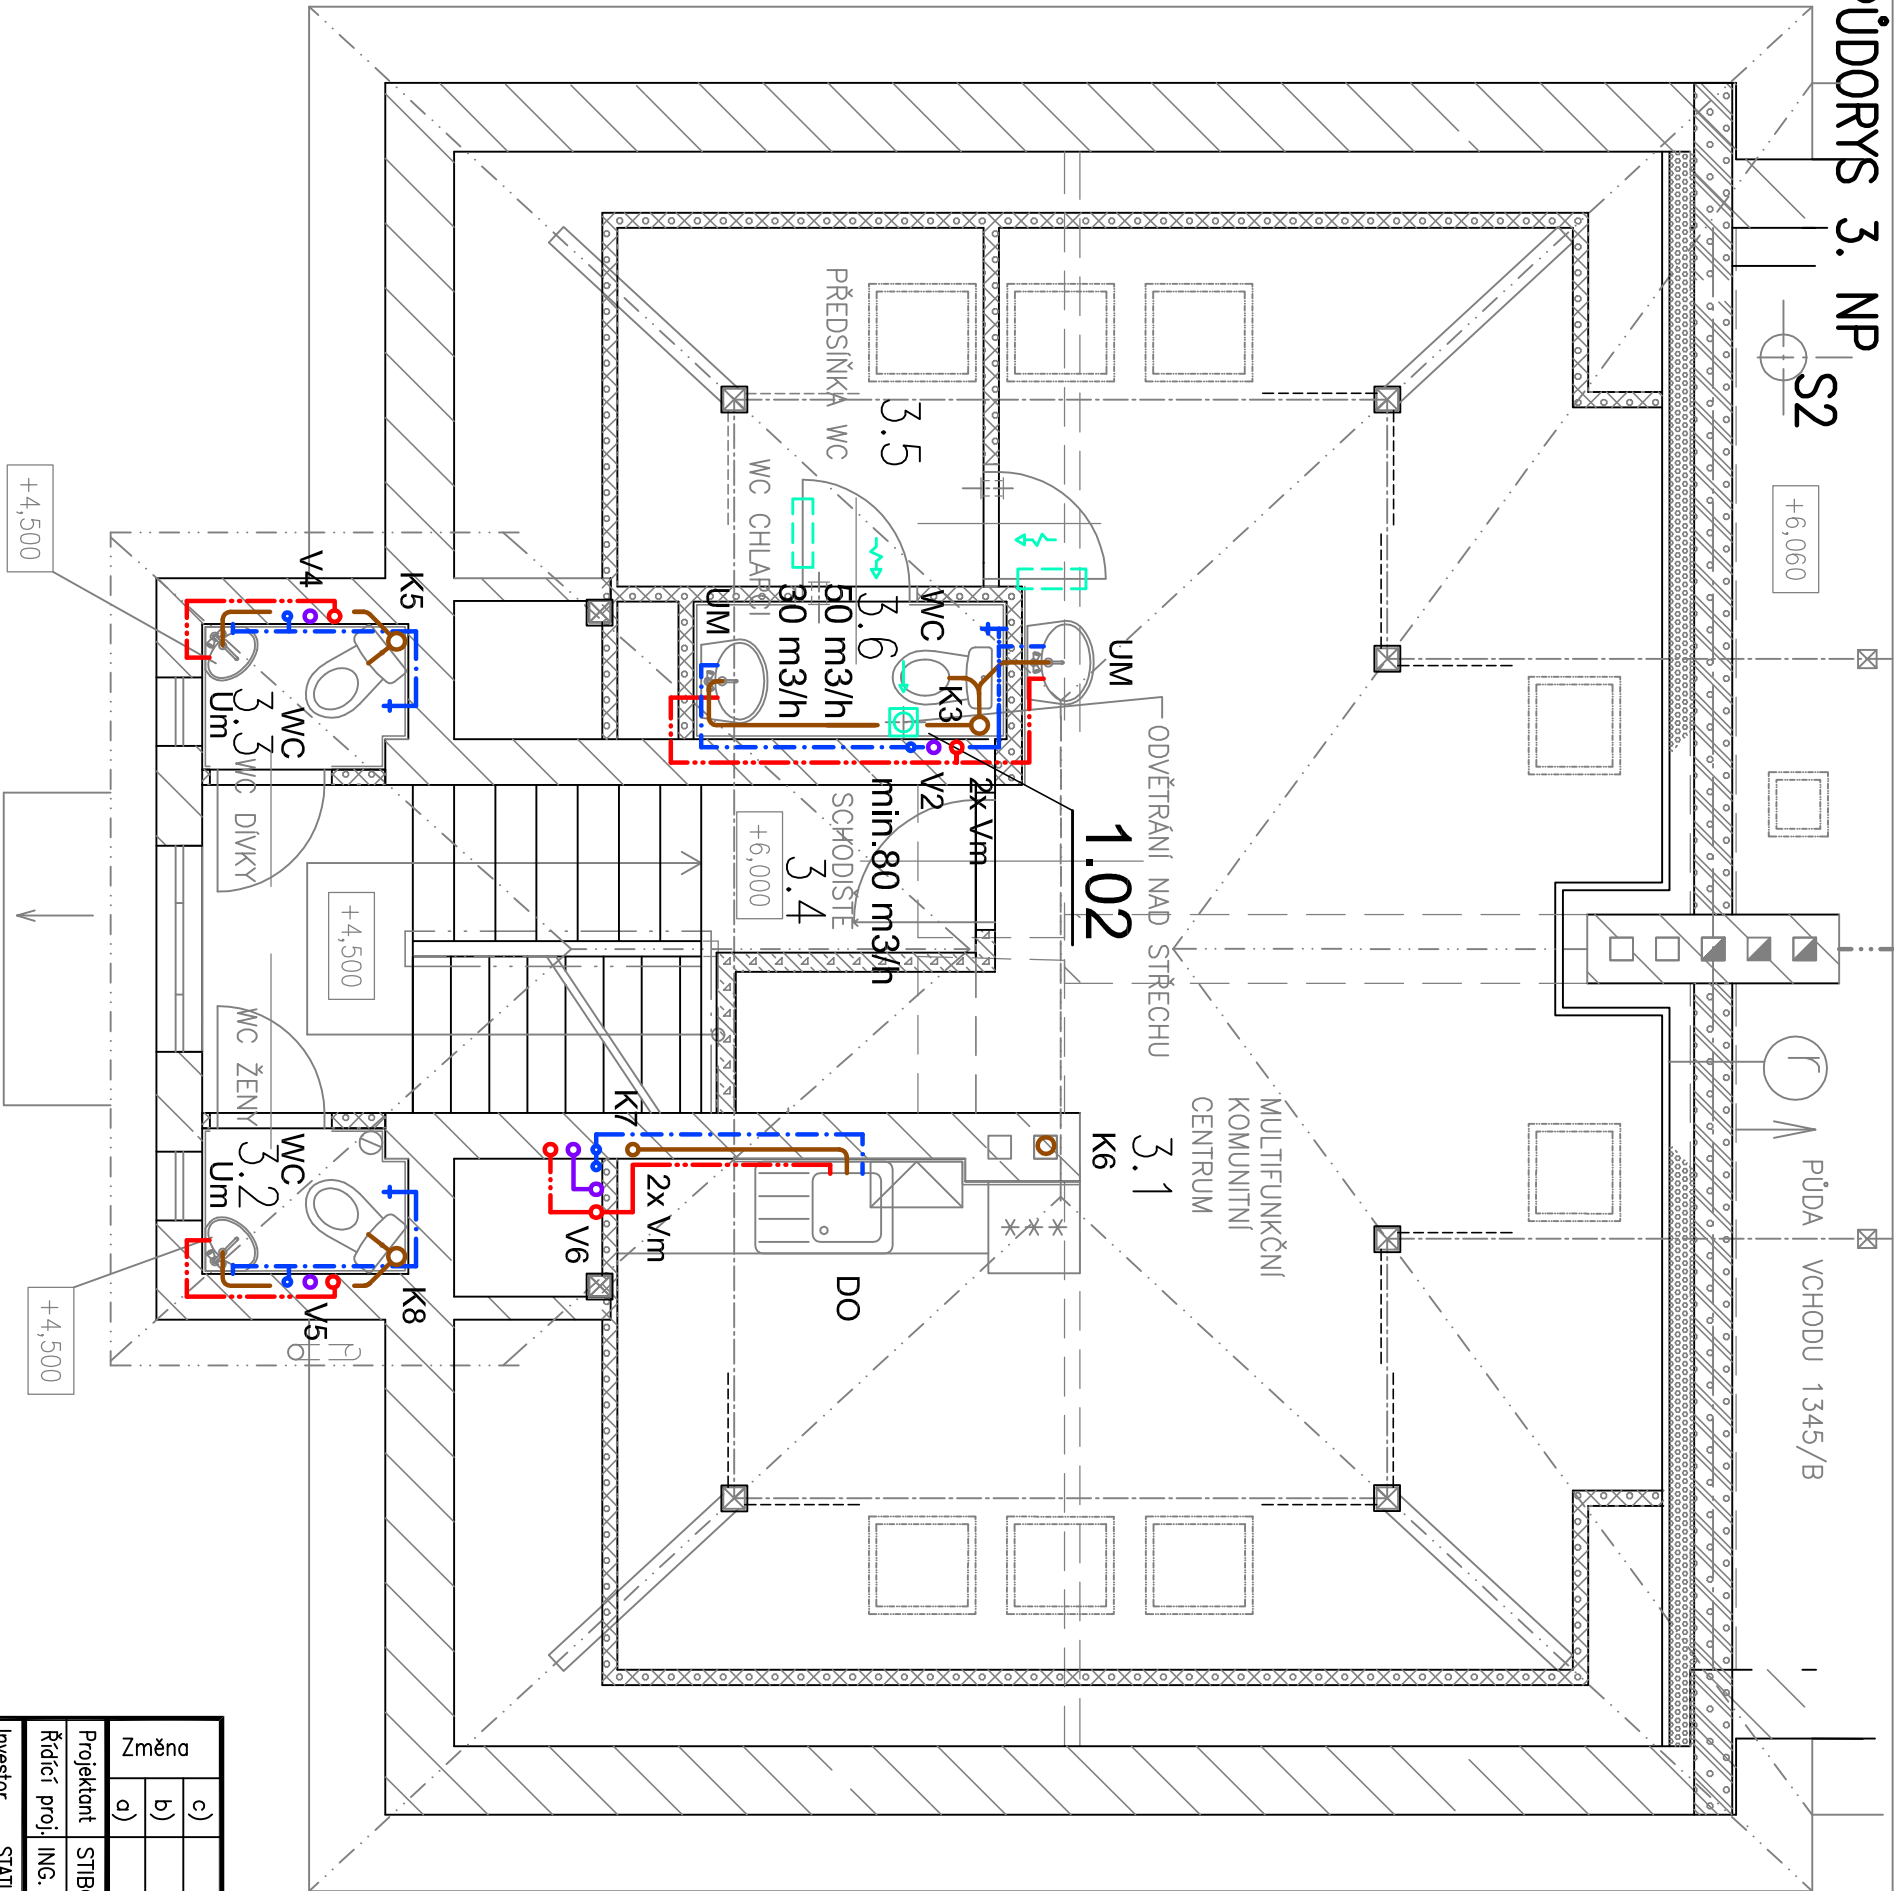

LEGENDA ZDRAVOTECHNIKY:

- POTRUBÍ STUDENÉ VODY - PPR
- POTRUBÍ TEPLÉ VODY - PPR
- POTRUBÍ CÍRKULACE TEPLÉ VODY - PPR
- POTRUBÍ SPLAŠK.KANALIZACE POD PODLAHOU - PVC
- POTRUBÍ SPLAŠK.KANALIZACE NAD PODLAHOU - PP
- POTRUBÍ DEŠŤOVÉ KANALIZACE - PVC

V1, V2, ... STOUPAČKA VNITŘNÍHO VODOVODU  
K1, K2, ... STOUPAČKA VNITŘNÍ KANALIZACE  
KK, VK, ... KULOVÝ UZAVÍRACÍ KOHOUT, VÝPUSTNÝ KOHOUT

LEGENDA ZAŘÍZOVACÍCH PŘEDMĚTŮ:

- DO DŘEZ Z OCEL.NEREZ PLECHU, SMĚŠ.BATERIE STOJ.
- SK SPRCHOVÝ KOUT, SMĚŠ.BATERIE VČ.SPRCH.KOMPLETU
- Um UMÝVÁTKO KERAM.ROHOVÉ Š.400, STOJ.SMĚŠ.BATERIE
- UM UMYVADLO KERAMICKÉ Š.550, STOJ.SMĚŠ.BATERIE
- VL VÝLEVKA KERAMICKÁ, VČ.SP.L.NÁDRŽKY, SMĚŠ.BATERIE
- WC KLOZET KERAMICKÝ, PROVEDENÍ KOMBI
- Vp PODLAHOVÁ VPUSŤ PLASTOVÁ
- VM VODOMĚRNÁ SESTAVA S FAKTURAČNÍM VODOMĚREM
- Vm VODOMĚR NA STUDENOU NEBO TEPLOU VODU

Ztv ZÁSOBNIKOVÝ OHŘEV TEPLÉ VODY - DOD.PROFESE ÚT

LEGENDA ZAŘÍZENÍ PRO VZDUCHOTECHNIKU:

- 1.01,1.02 MALÝ AXIÁLNÍ VENTILÁTOR PRO NÁSTĚNNOU MONTÁŽ
- 2.01 MALÝ AXIÁLNÍ VENTILÁTOR PRO PODSTROPNÍ MONTÁŽ
- 3.01, 3.02 KUCHYŇSKÝ ODSAVAČ PAR ZÁSUVNÝ

Změna											
c)											
b)											
a)											
Projektant	STIBOROVÁ D.		Kontroloval	ING.STIBOROVÁ P							
Řídící proj.	ING. FERDIAN J.										
Investor	STATUTÁRNÍ MĚSTO FRYDEK-MÍSTEK, RADNIČNÍ 1148, FRYDEK-MÍSTEK										
Stavba	REKONSTRUKCE ČÁSTI DOMU Č.P. 1345, UL. MÍRU, K.Ú. FRYDEK										
Objekt	D.1.4.1. ZDRAVOTNĚ TECHNICKÉ INSTALACE										
	D.1.4.2. VZDUCHOTECHNIKA										
Obsah	PŮDORYS 3.NP										
ferdi·proj. a inž.činnost, obchod ing. FERDIAN Jaromír Ruská 43 703 00 OSTRAVA 3											
Stupeň DPS				Datum 06/2014							
č.zak.				FA4 2							
CAD											
A.č.				14104							
Měřítko 1:50				Č.výkresu							
Kótováno v mm				5							