



CENTRUM AKTIVNÍCH SENIORŮ
PŮDORYS 1.NP

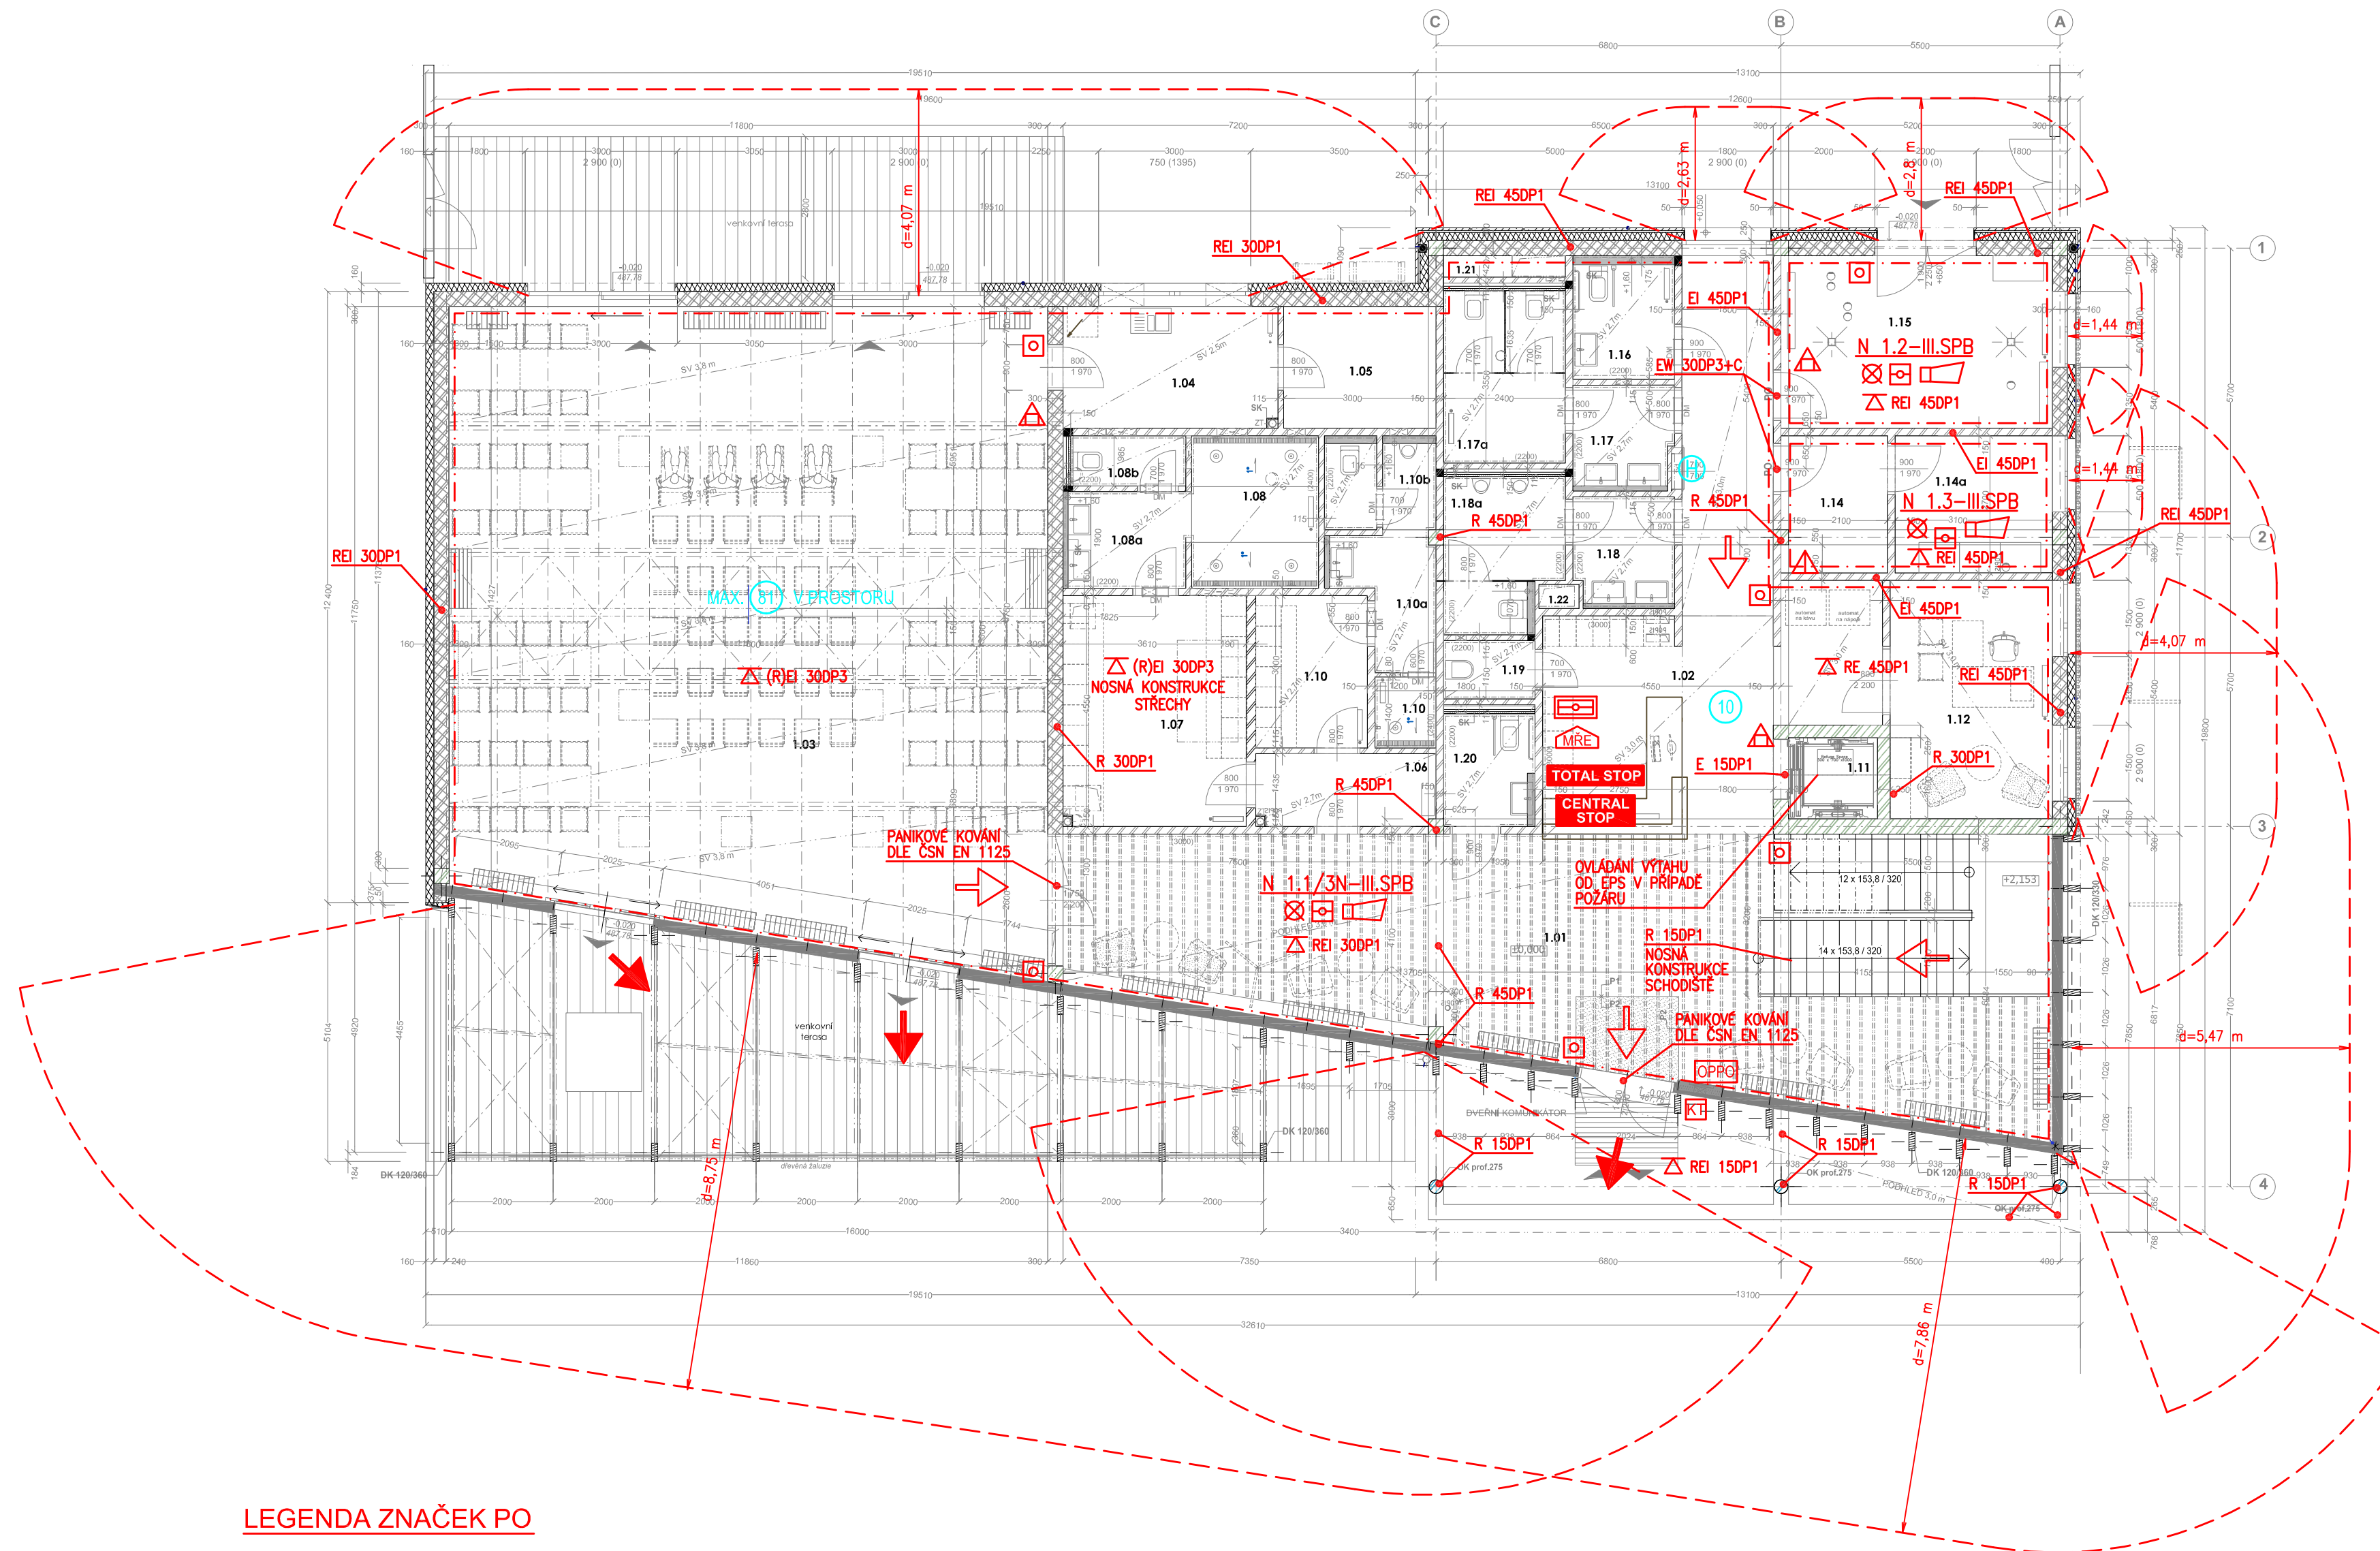

LEGENDA ZNAČEK PO

- | Hranice požárního úseku | |
|-------------------------|---|
| N 1.1/3N—III.SPB | Nadzemní požární úsek v 1. až 3.NP s pořad. č. 1, stupeň požární bezpečnosti III |
| EW 30DP3+C | Požární uzávěr omezující šíření tepla s 30—ti min. odolností, konstrukce druhu DP3, samozavírací zařízení |
| REI 45DP1 | Nejnižší požadovaná požární odolnost svislé konstrukce pro mezní stavy R, E, I 45 minut, konstrukce druhu DP1 |
| REI 45DP1 | Nejnižší požadovaná požární odolnost vodorovné konstrukce pro mezní stavy R, E, I 45 minut konstrukce druhu DP1 |
| + | Požární úsek střežený samočinnými hlásiči požáru |
| □ | Tlačítkový hlásič požáru |
| ⊗ | Nouzové osvětlení |
| △ | Přenosný hasicí přístroj práškový (6 kg) |
| △ | Přenosný hasicí přístroj sněhový (5 kg) |
| | Ústředna EPS |
| | Akustické signalizační zařízení |
| | Obslužné pole požární ochrany |
| | Klíčový trezor |
| | Směr úniku |
| | Únikový východ |
| | Místo pro řízení evakuace |
| | Vnitřní hadicový systém typu D (hadice 30 m) |
| | Normově stanovený počet osob v prostoru |
| | Tlačítko pro vypnutí zálohovaných rozvodů |
| | Tlačítko pro vypnutí provozní elektroinstalace |

TABULKA MÍSTNOSTÍ 1.NP		
Č.	NÁZEV MÍSTNOSTI	PLOCHA (m2)
1.01	VSTUPNÍ HALA	88,3
1.02	RECEPCE / ŠATNA	25,5
1.03	KULTURNÍ SÁL / CVIČENÍ	146
1.04	KUCHYŇKA	10,16
1.05	SKLAD	7,2
1.06	CHODBA	5,07
1.07	ŠATNA - ŽENY	16,43
1.08	SPRCHY - ŽENY	7,5
1.08a	UMYVÁRNA - ŽENY	4,71
1.08b	WC - ŽENY	2,19
1.10	SPRCHY - MUŽI	1,68
1.10	ŠATNA - MUŽI	6,6
1.10a	UMYVÁRNA - MUŽI	4,25
1.10b	WC - MUŽI	3,62
1.11	VÝTAH	2,8
1.12	INFORMAČNÍ CENTRUM SD	15,01
1.14	MÍSTNOST SLABOPROUDU	5,67
1.14a	MÍSTNOST SILNOPROUDU	8,37
1.15	DÍLNA / TECHNIČKÉ ZÁŽEMÍ	18,19
1.16	WC - ŽENY	4,52
1.17	UMYVÁRNA - ŽENY	3,86
1.17a	WC - ŽENY	8,16
1.18	WC - MUŽI	4,11
1.18a	WC - MUŽI	6,69
1.19	ÚKLID	2,07
1.20	WC - MUŽI	3,96
1.21	INSTALAČNÍ ŠACHTA	1,01
1.22	INSTALAČNÍ ŠACHTA	0,37
		414,00 m²

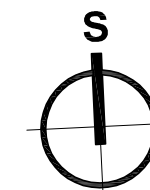 $\pm 0,000 = 234,35 \text{ m n.m. Bpv}$

NV-PRO PO, s.r.o.
Starobělská 45
700 30 Ostrava - Zábřeh
tel: 596 780 706
e-mail: nv-propo@nv-propo.cz

NV-PRO PO_{s.r.o.}

VYPRACOVALA: Ing. Stanislava Baranová
KONTROLOVAL: Ing. Pavel Neslaník

Č. zak. 0549/17
Č. výkr. NV-PRO-3-8967

TABULKA ZMĚN			
ZMĚNA	POPS ZMĚNY	DATUM	VYPRACOVAL
ZMĚNA	POPS ZMĚNY	DATUM	VYPRACOVAL
ZMĚNA	POPS ZMĚNY	DATUM	VYPRACOVAL

NÁZEV STAVBY				CHVĚLEK ATELIER	
CENTRUM AKTIVNÍCH SENIORŮ					
HLAVNÍ PROJEKTANT Ing. arch. Tomáš JANČA		ARCHTEKT Ing. arch. Tomáš JANČA		PROJEKTANT Ing. Stanislava BARANOVÁ	
				VYPRACOVAL Ing. Stanislava BARANOVÁ	
OBJEDNATEL Statutární město Frýdek - Místek, Radniční 1148, 738 01 Frýdek - Místek				CHVĚLEK ATELIER s.r.o. Kotkovice 1046/12 702 00 OSTRAVA	
				IČO: 05725674 tel.: 595 499 250 email: info@chvylekatelier.cz	
STAVEBNÍ OBJEKT ŠO 03 CENTRUM AKTIVNÍCH SENIORŮ				STUPĚŇ DPS	
				DATUM 11.2017	
ČASŤ D03.3 POŽÁRNÉ BEZPEČNOSTNÍ ŘEŠENÍ				MĚŘÍTKO 1:100	
				FORMÁT A4 5x A4	
NÁZEV VÝKRESU PŮDORYS 1.NP				ARCHIVNÍ ČÍSLO ČÍSLO ZÁKAZY 16-122-5	
				ČÍSLO VÝKRESU D03.3-02	
				REVIZE	

TENTO DOKUMENT JE MAJETKEM SPOLEČNOSTI CHVĚLEK ATELIER s.r.o., BEZ PŘÍMÁHO SOUHLASU A DOPOVEDNÉHO ZÁSTUPCE PRÁVNÍ ATELIER CHVĚLEK s.r.o. NESMÍ BÝT DOKUMENT KOPÍROVÁN, POUŽIT NEBO PŘEDÁN TŘETÍ OSOBĚ AŽ NA SOUHLAS SPOLEČNOSTI CHVĚLEK ATELIER s.r.o.

TENTO DOKUMENT JE MAJETKEM SPOLEČNOSTI CHVÁLEK ATELIER s.r.o., BEZ PÍSEMNÉHO SOUHLASU ODPOVĚDNÉHO ZÁSTUPCE FIRMY ATELIER CHVÁLEK s.r.o. NESMÍ BÝT DOKUMENT KOPÍROVÁN, POUŽIT NEBO PŘEDÁN TŘETÍ OSOUBOU K DALŠÍMU POUŽITÍ