


TECHNOLOGIE

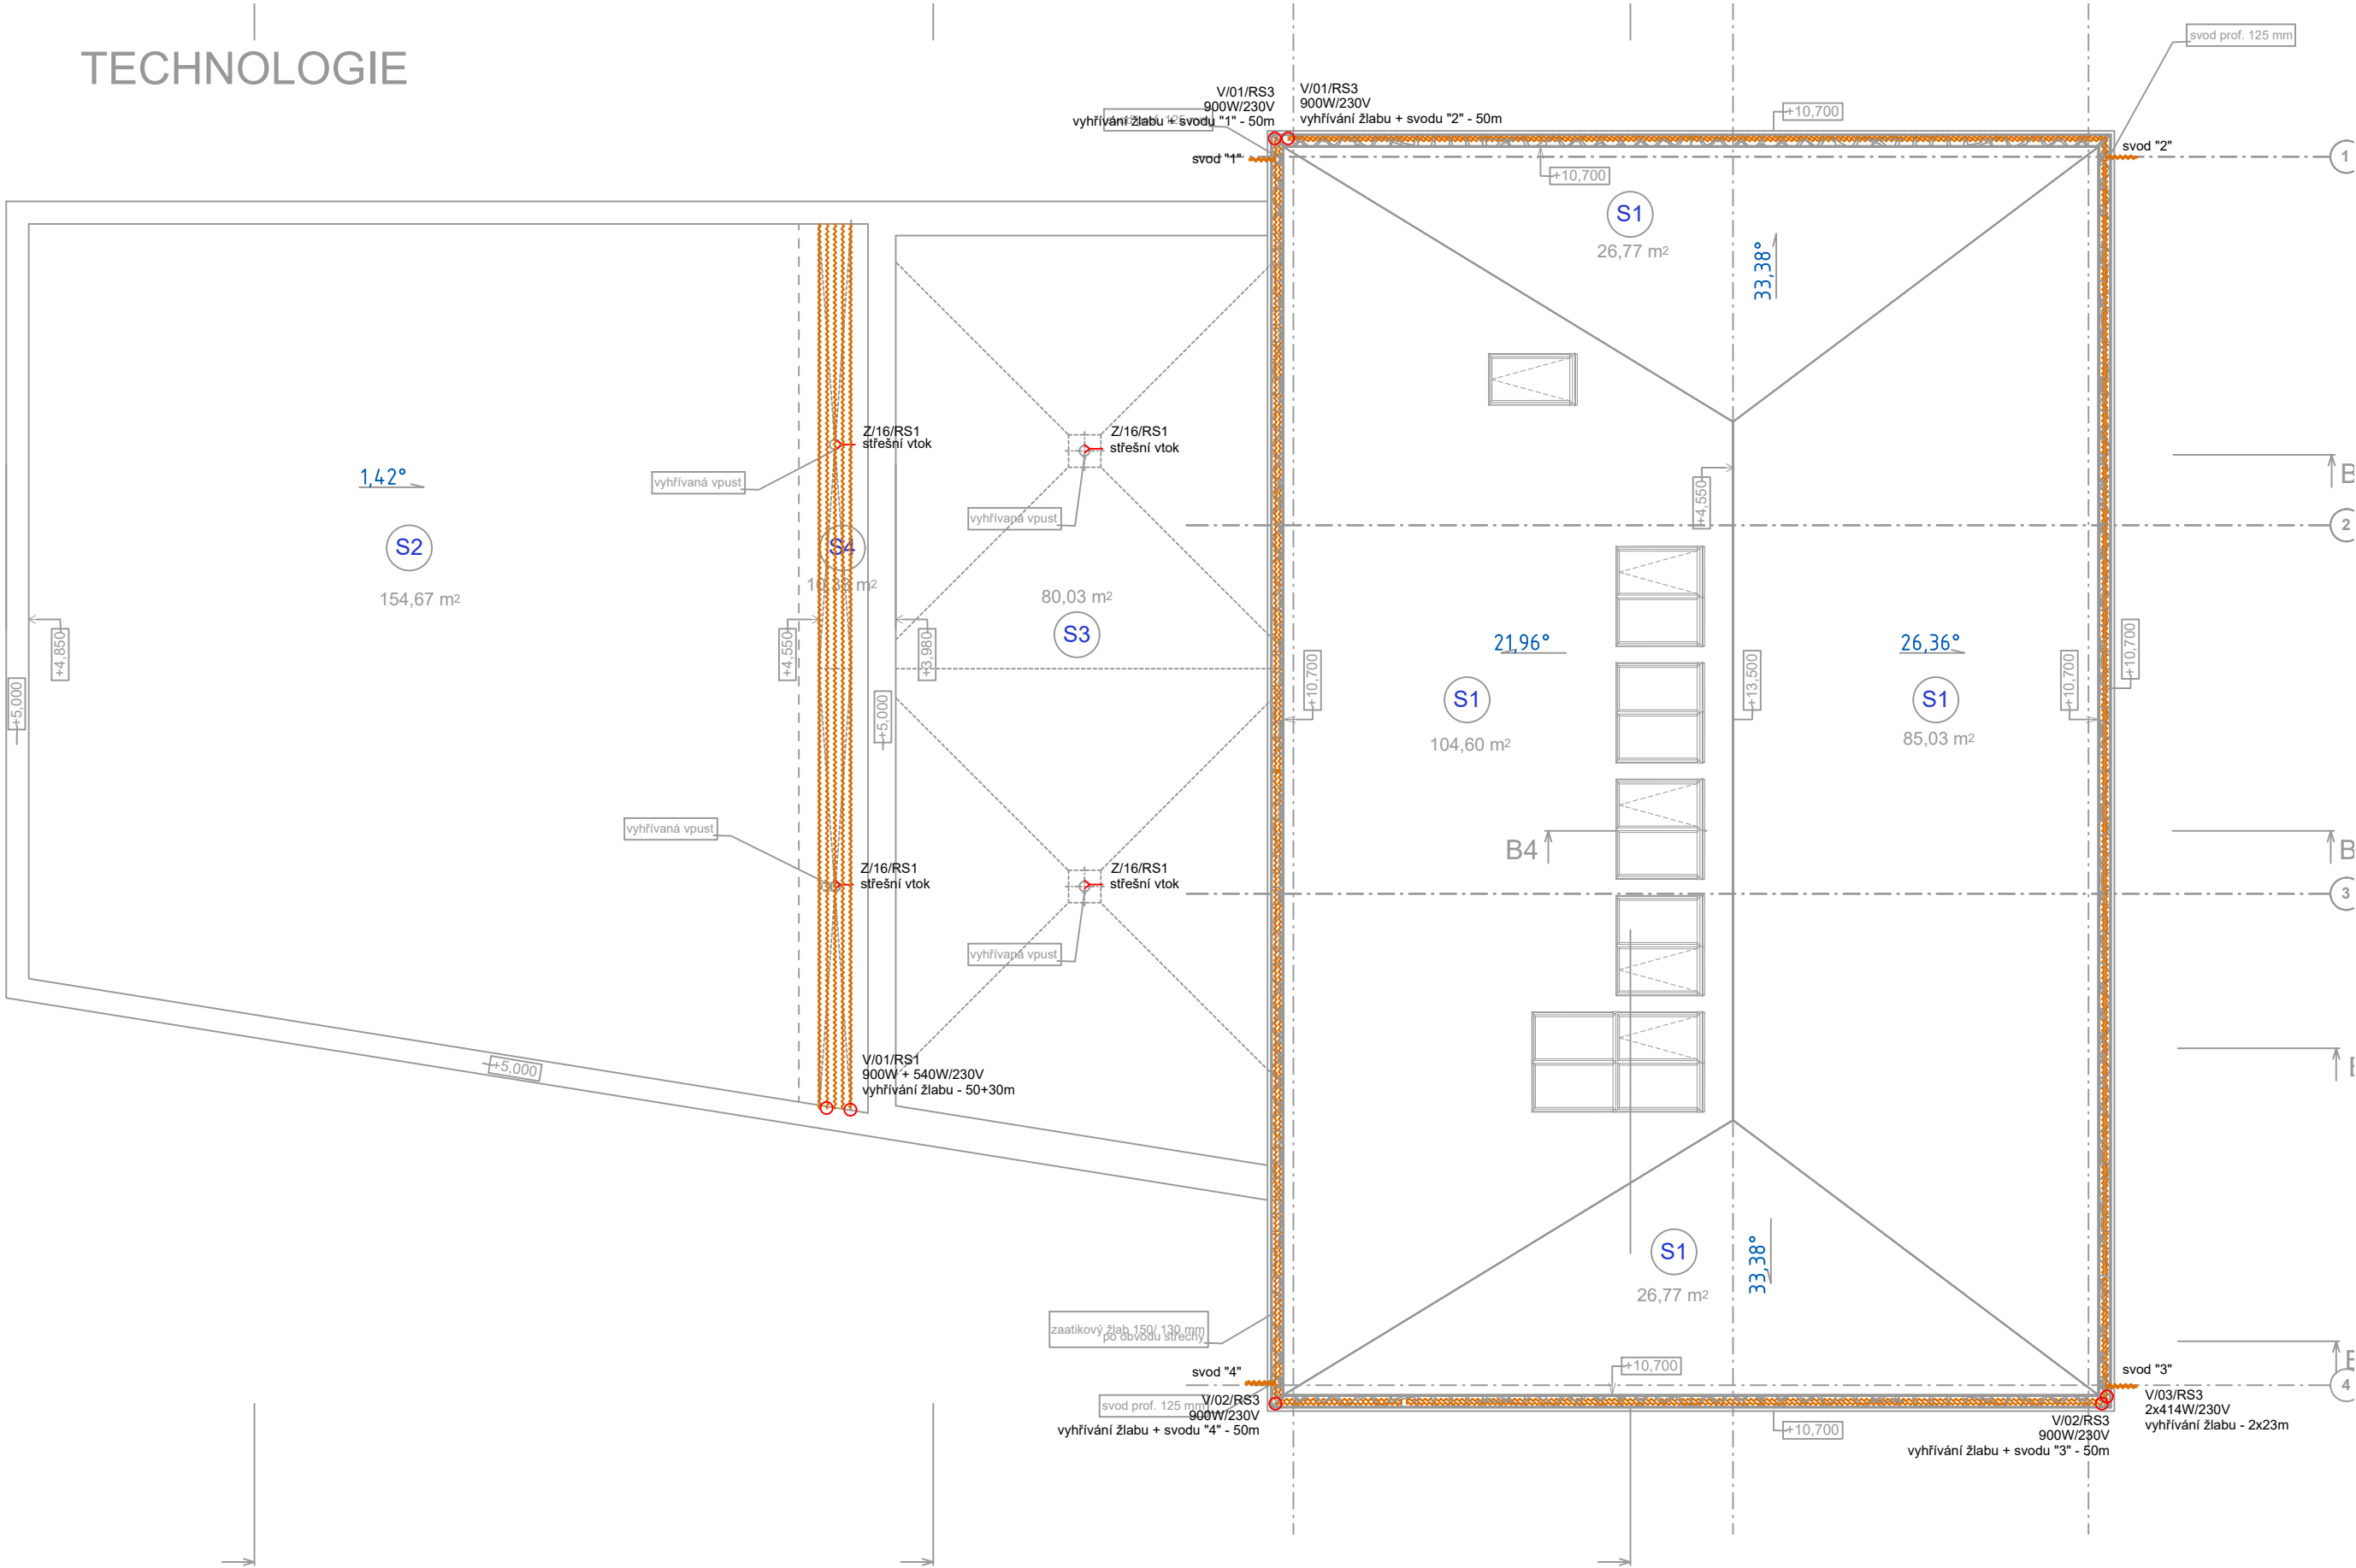


LEGENDA:

TECHNOLOGIE

Kabelový vývod 230V

Vyhřívání žlabů a svodů

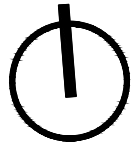

± 0,000 =287,80 m n. m. Bpv

TABULKA ZMĚN			
ZMĚNA	POPIS ZMĚNY	DATUM	VYPRACOVAL
-	-	J./I.2017	-
ZMĚNA	POPIS ZMĚNY	DATUM	VYPRACOVAL
-	-	-	-
ZMĚNA	POPIS ZMĚNY	DATUM	VYPRACOVAL
-	-	-	-

NÁZEV STAVBY				CHVÁLEK ATELIÉR	
CENTRUM AKTIVNÍCH SENIORŮ					
HLAVNÍ PROJEKTANT Ing. arch. Tomáš JANČA	ARCHITEKT Ing. arch. Tomáš JANČA	PROJEKTANT Ing. Filip Kocián	VYPRACOVAL Ing. Filip Kocián	CHVÁLEK ATELIER s.r.o. Kalkova 1064/12 702 00 OSTRAVA	IČO: 05725674 tel.: 595 693 250 email: info@chvalekatelier.cz
OBJEDNATEL Statutární město Frýdek - Místek, Radniční 1148, 738 01 Frýdek - Místek				STUPEŇ DPS	DATUM 10/2017
STAVEBNÍ OBJEKT SO 03 CENTRUM AKTIVNÍCH SENIORŮ		ČÁST D-03.5 Elektroinstalace silnoproud		MĚŘÍTKO 1:100	FORMÁT A4 3xA4
NÁZEV VÝKRESU  Půdorys střecha				ARCHIVNÍ ČÍSLO  ČÍSLO VÝKRESU D-03.5 -05	ČÍSLO ZAKÁZKY 16-122-5 REVIZE
TENTO DOKUMENT JE MAJETKEM SPOLEČNOSTI CHVÁLEK ATELIER s.r.o. . BEZ PÍSEMNÉHO SVOLENÍ ODPOVĚDNÉHO ZÁSTUPCE FIRMY ATELIER CHVÁLEK s.r.o. NESMÍ BÝT DOKUMENT KOPIROVÁN, POUŽIT NEBO PŘEDÁN TŘETÍ OSOBOU K DALŠÍMU POUŽITÍ					