






LEGENDA

- | | |
|---|----------------------|
|  | Kabel V _D |
|  | Stávací VTL plynovod |
|  | Stávací Vodovod |
|  | Informační ČEZ-ICT |
|  | Elektrické vedení VN |

1. *Journal of the American Medical Association*, 277: 1025-1030, 1997.

Mláčtový chodník-10,5 m/2



Zpevněné plochy - zámková
betonová dlažba - 88 m²

1001

Zpevn. plochy-litý povrch
prvů-392 m/2

--	--	--


□chraṇṇā pāśma sītī


286. 60

Stromy, stávkující

Nové plácení - 3D panel
ocel, sloupky, betonové patky
97 mb

Přívodní odstraněné a trakce

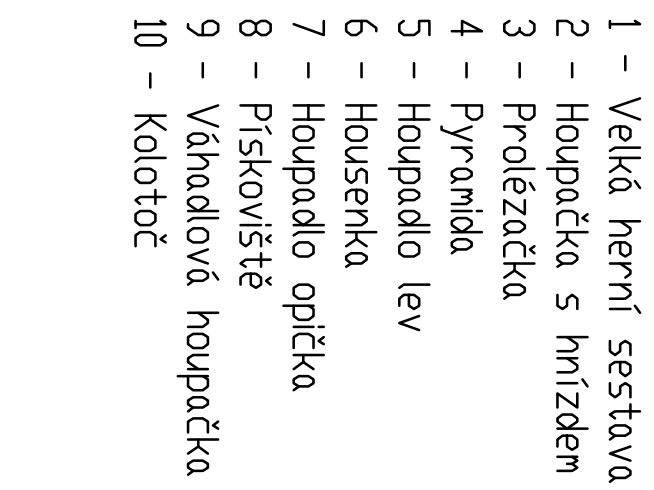

Vypracovali: Daniel Dänemark			Projektování staveb Dänemark Daniel Č. Těšín–H.Žukov Pomezní 242 IČO 703 23 933		
Investor: město Frydek–Místek Frydek–Místek, Radniční 1148					
Stavba: Dětské hřiště–Smetanovy sady					
Místo stavby: Kat. území: Místek č.p. 157			Datum: 01/2019 Č. výkresu: C.1 Měřítko: 1 : 500		
Obsah: Situace širších vztahů			Druh pr. dokumentace: Provedací		
Část: Stavební			Paré: dokumentace		

