


Podélný řez kanalizace

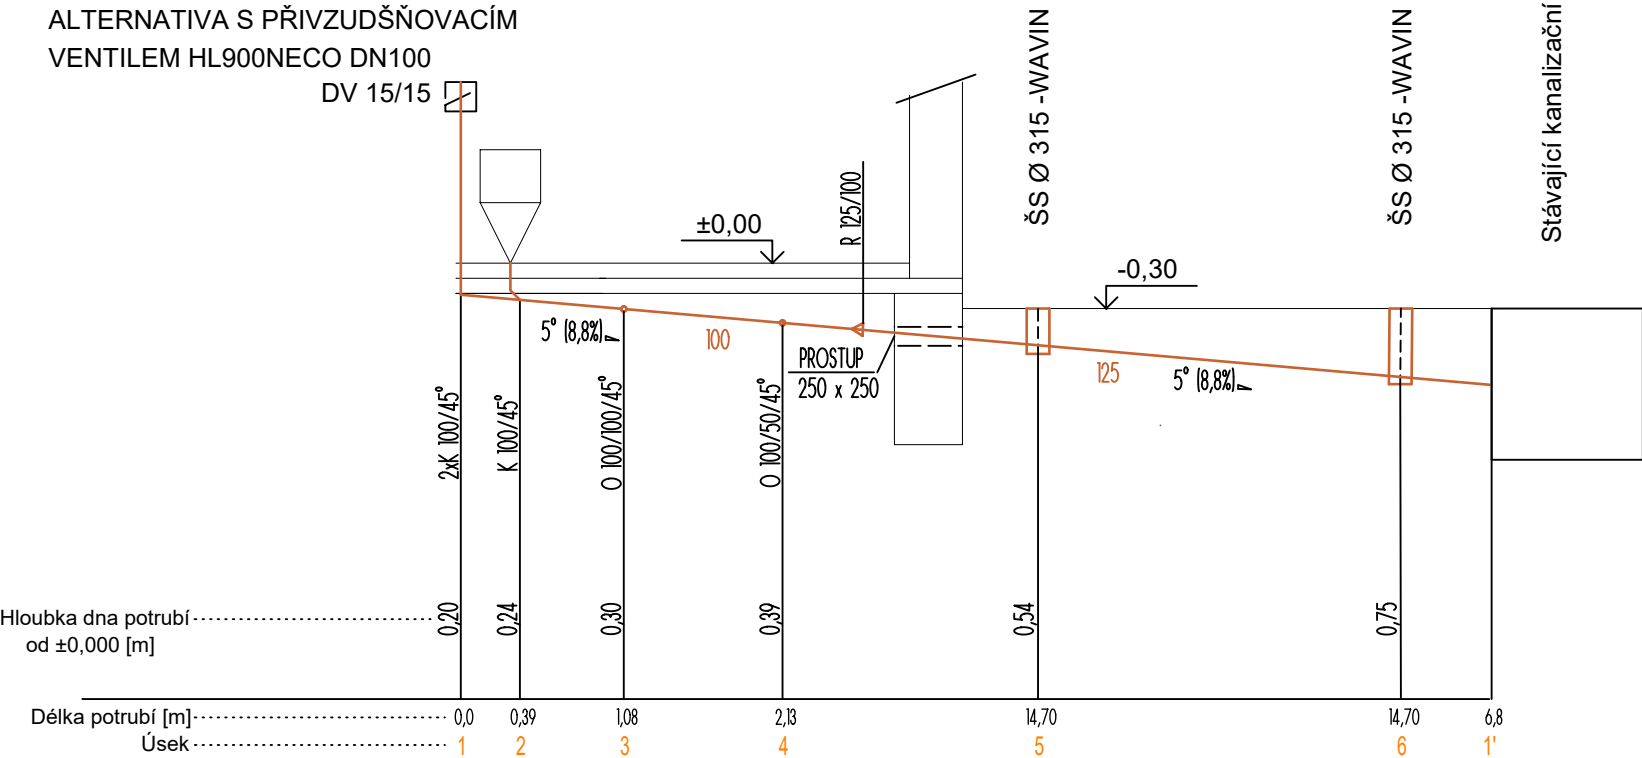

LEGENDA MÍSTNOSTÍ

OZNAČENÍ	NÁZEV MÍSTNOSTI	[m²]
101	Technická místnost	15.20
102	Předsíň	1.10
103	Wc	1.90
104	Venkovní herna	32.40

PLOCHA MÍSTNOSTÍ CELKEM: 50.60 m²

POZNÁMKY:

- Potrubí rozvodu studené pitné vody
- Svodné potrubí splaškové kanalizace
- Připojovací potrubí splaškové kanalizace

- Rozvody budou provedeny ze systému EKOLASTIK PPR, tlaková řada PN 16
- Pro napojování armatur budou použity potřebné T-kusy, přechodky, kolena, redukce ze sortimentu PPR
- Trubní rozvod SV bude, pro potřeby ochrany rosení a pro potřeby dilatace ve zdivu a v podlaze, opatřen trubní, minerální pouzdry Mirelon.
- Kanalizační potrubí je navrženo z odpadních trub PPS, HT systém a z potrubí PVC-KG.

LEGENDA ZÁPACHOVÝCH UZÁVĚREK

OZNAČENÍ	POPIS	DN	TYP
ZU U	Zapachová uzávěrka umyvadlová, vodní	40	HL 132/40

LEGENDA ARMATUR

KK	Kulový kohout-uzavírací
RV	Rohový ventil T67
UB	Umyvadlová baterie
UBP	Umyvadlová baterie včetně průtokového elektrického ohřívače 3,5 kW/230V

LEGENDA ZAŘ. PŘEDMĚTŮ

WC	WC kombi, svislý odpad
U1	Umyvátko
U2	Umyvadlo dětské

Zdravotechnika

Projektční kancelář: INPRO Sadová 609 738 01 Frýdek - Místek		tel. +420 775 445 245 e-mail: rusinova@inproprojekt.cz web: www.inproprojekt.cz			
Zodpovědný projektant: Ing. Jaromíra Müllerová		Vypracoval: Ing. Petra Rusinová			
Investor: Statutární město Frýdek-Místek Radniční 1148 738 22 Frýdek-Místek					
Akce: MŠ Lískovec 182 - rekonstrukce hospodářské budovy - projektová dokumentace k.ú. Lískovec u Frýdku-Místku parc.č. 4084, 4085					
Název výkresu: Půdorys 1.NP - voda a kanalizace				Formát: A3	Číslo paré:
Stupeň P.D.: DPS+DPP	Datum: 4/2018	Číslo zakázky: 17/2018	Měřítko: 1:50	Číslo výkresu: 2	