



ŘEZ A-A

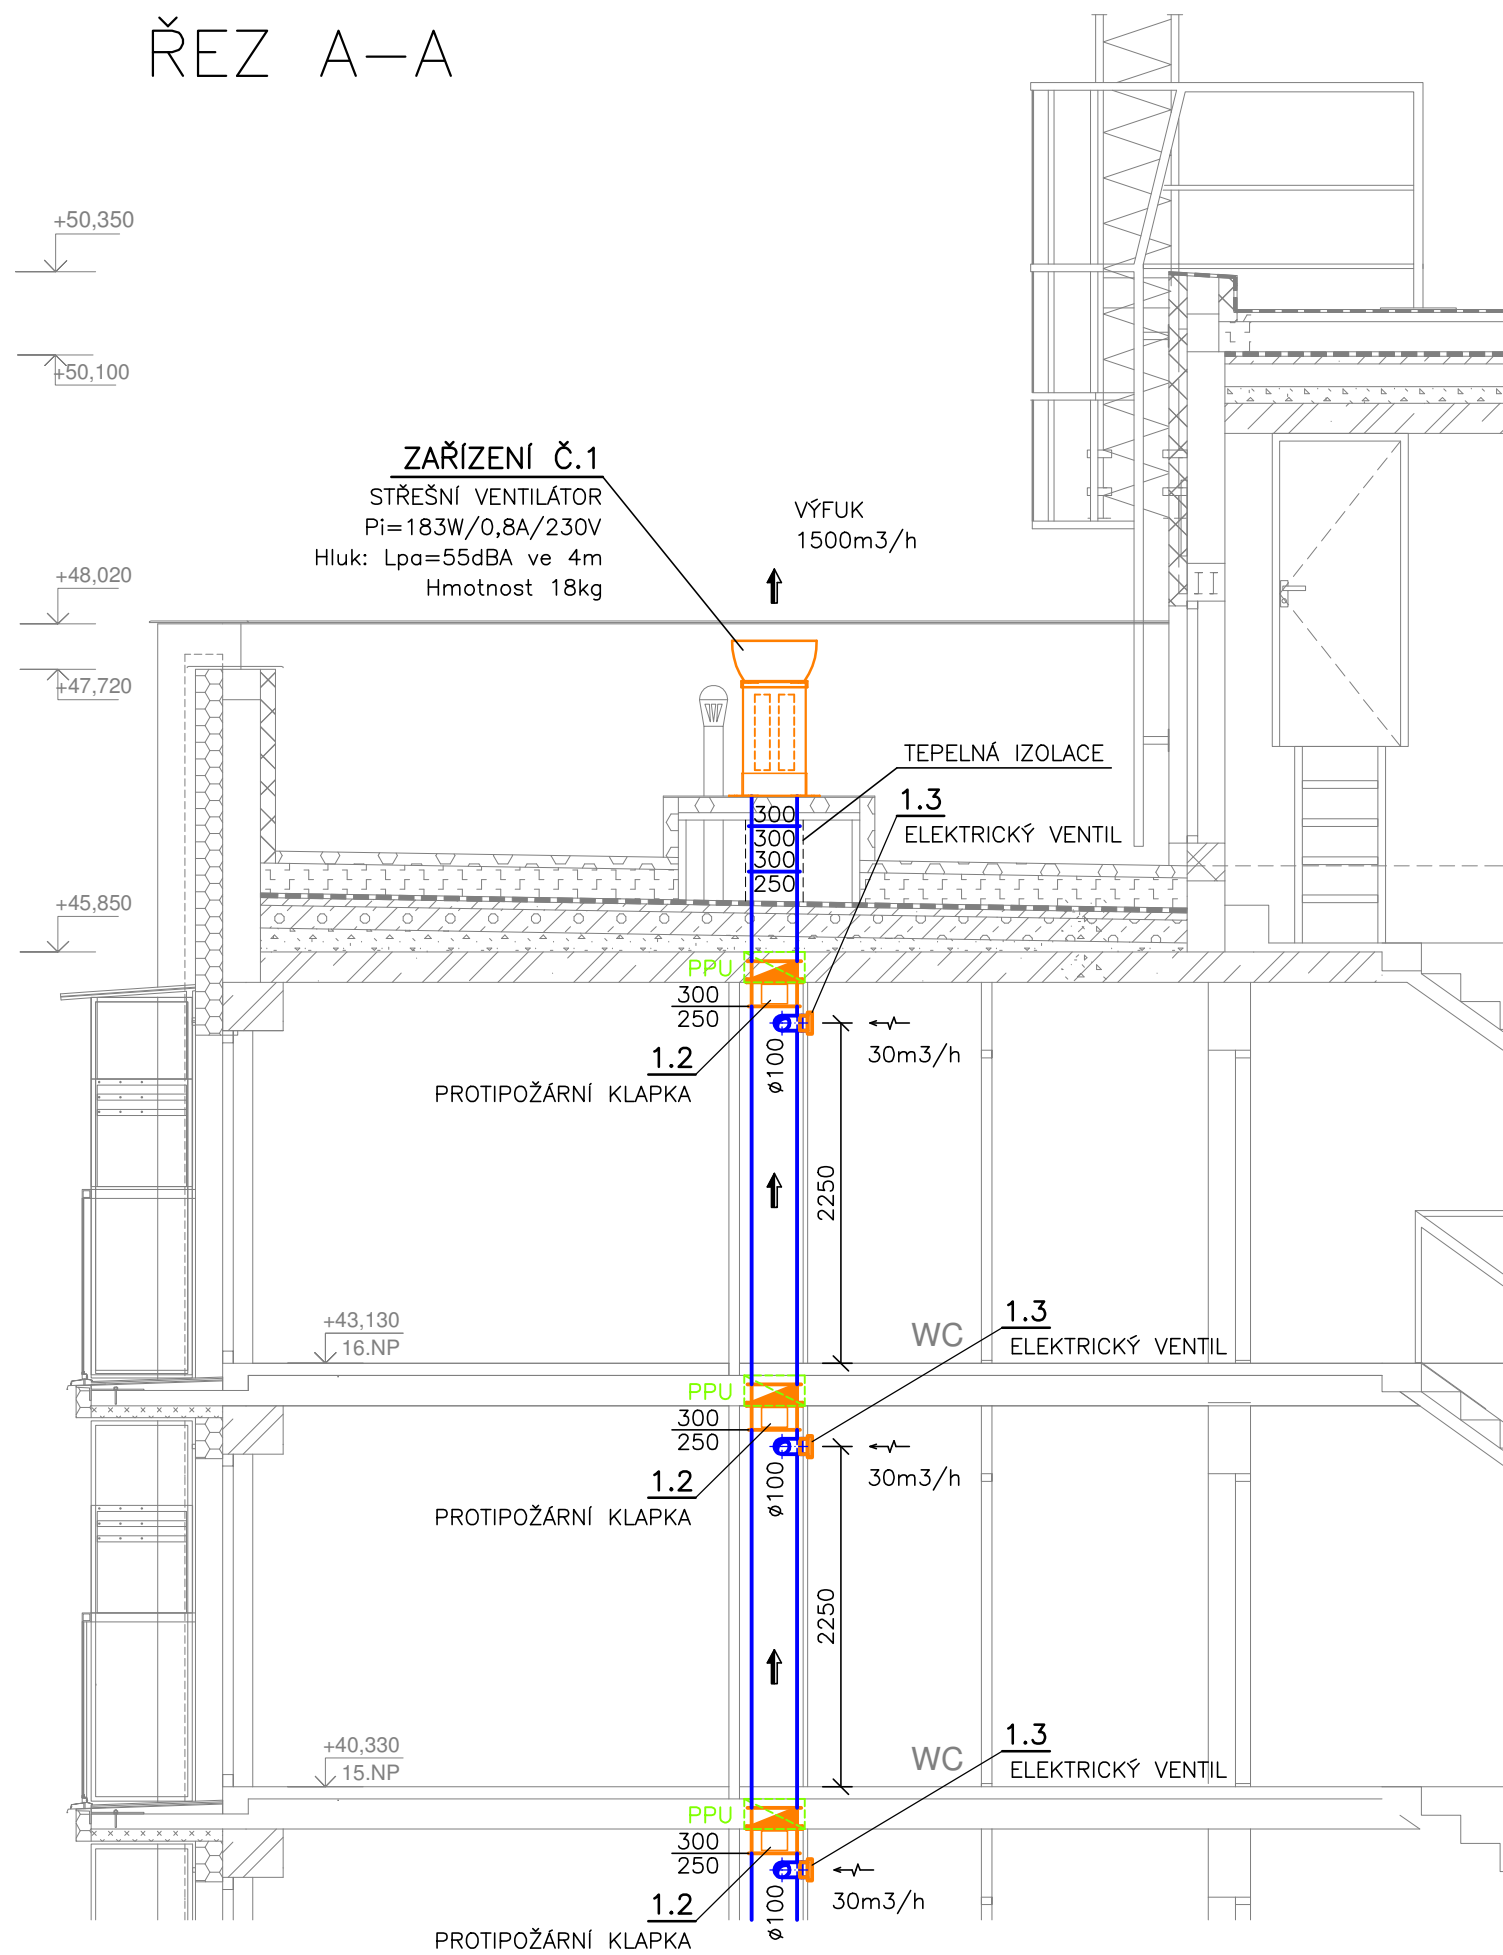

ŘEZ B-B

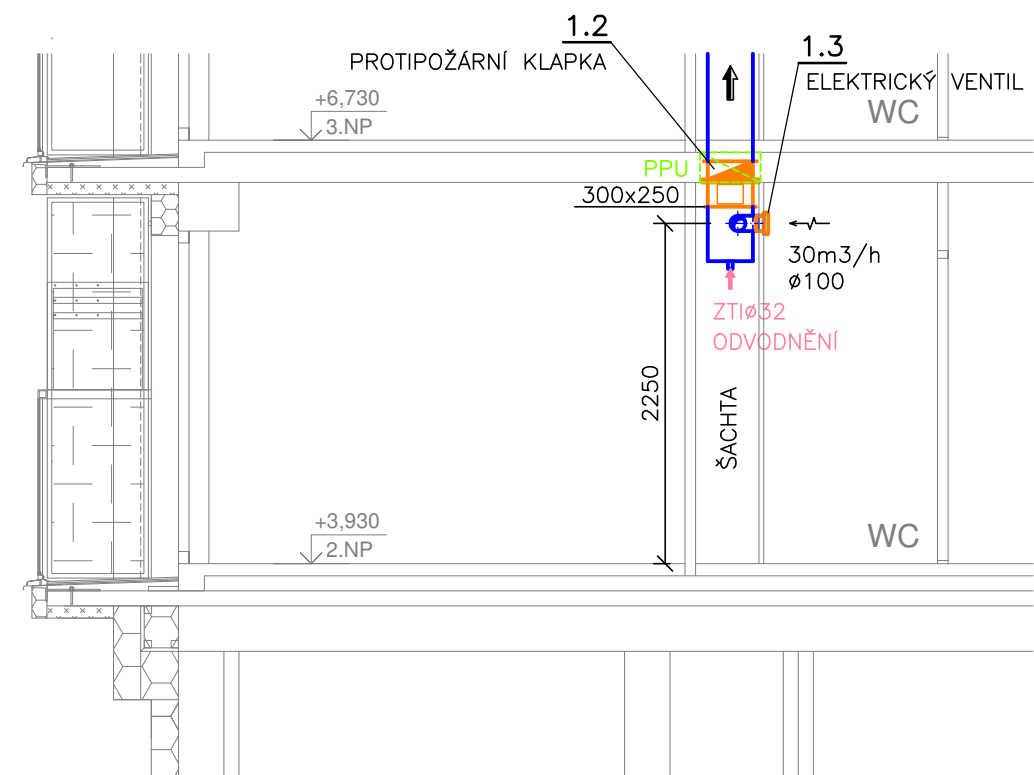

- LEGENDA:
- ODVODNÍ VZT POTRUBÍ
  - IZOLACE VZT POTRUBÍ
  - ODVOD VZDUCHU
  - ELEKTRICKÝ OVLÁDANÝ TALÍŘOVÝ VENTIL – 12V
  - PPU ... PROTIPOŽÁRNÍ UTĚSNĚNÍ PROSTUPU (UCPÁVKA, TMEL, PĚNA A POD.)

<div><div>ASA</div><div>EXPERT</div><div>STAVEBNÍ PROJEKCE</div></div>	Akce: <b>Dům čp. 689, ul. Anenská - rekonstrukce a opravy vnitřních instalací</b>						
	Zhotovitel: <b>ASA EXPERT A.S.</b> ZNALECTVÍ, PORADENSTVÍ, PROJEKČNÍ STUDIO		Adresa zhotovitele: Lešetínská 626/24 719 00, Ostrava-Kunčice IČ: 27791891, DIČ: CZ27791891		Kontakt zhotovitele: http:www.asaexpert.cz e-mail: info@asaexpert.cz tel./fax: 596 790 100		
Razítko, podpis:	Zodpovědný projektant: Roman Michoněk		Podpis:	tel:777 577 245	Č. zakázky: 162/11/2019	Objednatel: <b>Statutární město Frýdek-Místek</b> Radniční 1148, Frýdek, 738 01 Frýdek-Místek	
	Vypracoval: Roman Michoněk		Podpis:	tel:777 577 245			Datum: 07/2020
	Autorizovaný inženýr projektu: Ing. Pavel Srkal		Kontroloval: Ing. Pavel Srkal		Formát: 420x297	IČO: 00296643	
	Stupeň: Dokumentace pro provádění stavby				Část: Objekt: Díl:	D SO 01 D.1.4.2.b	DIČ: CZ00296643
	Výkres: <b>ŘEZY - VZDUCHOTECHNIKA</b>					Měřítko: 1:50	
Datum:						Č.v.: 04	