


PŮDORYS STŘECHY

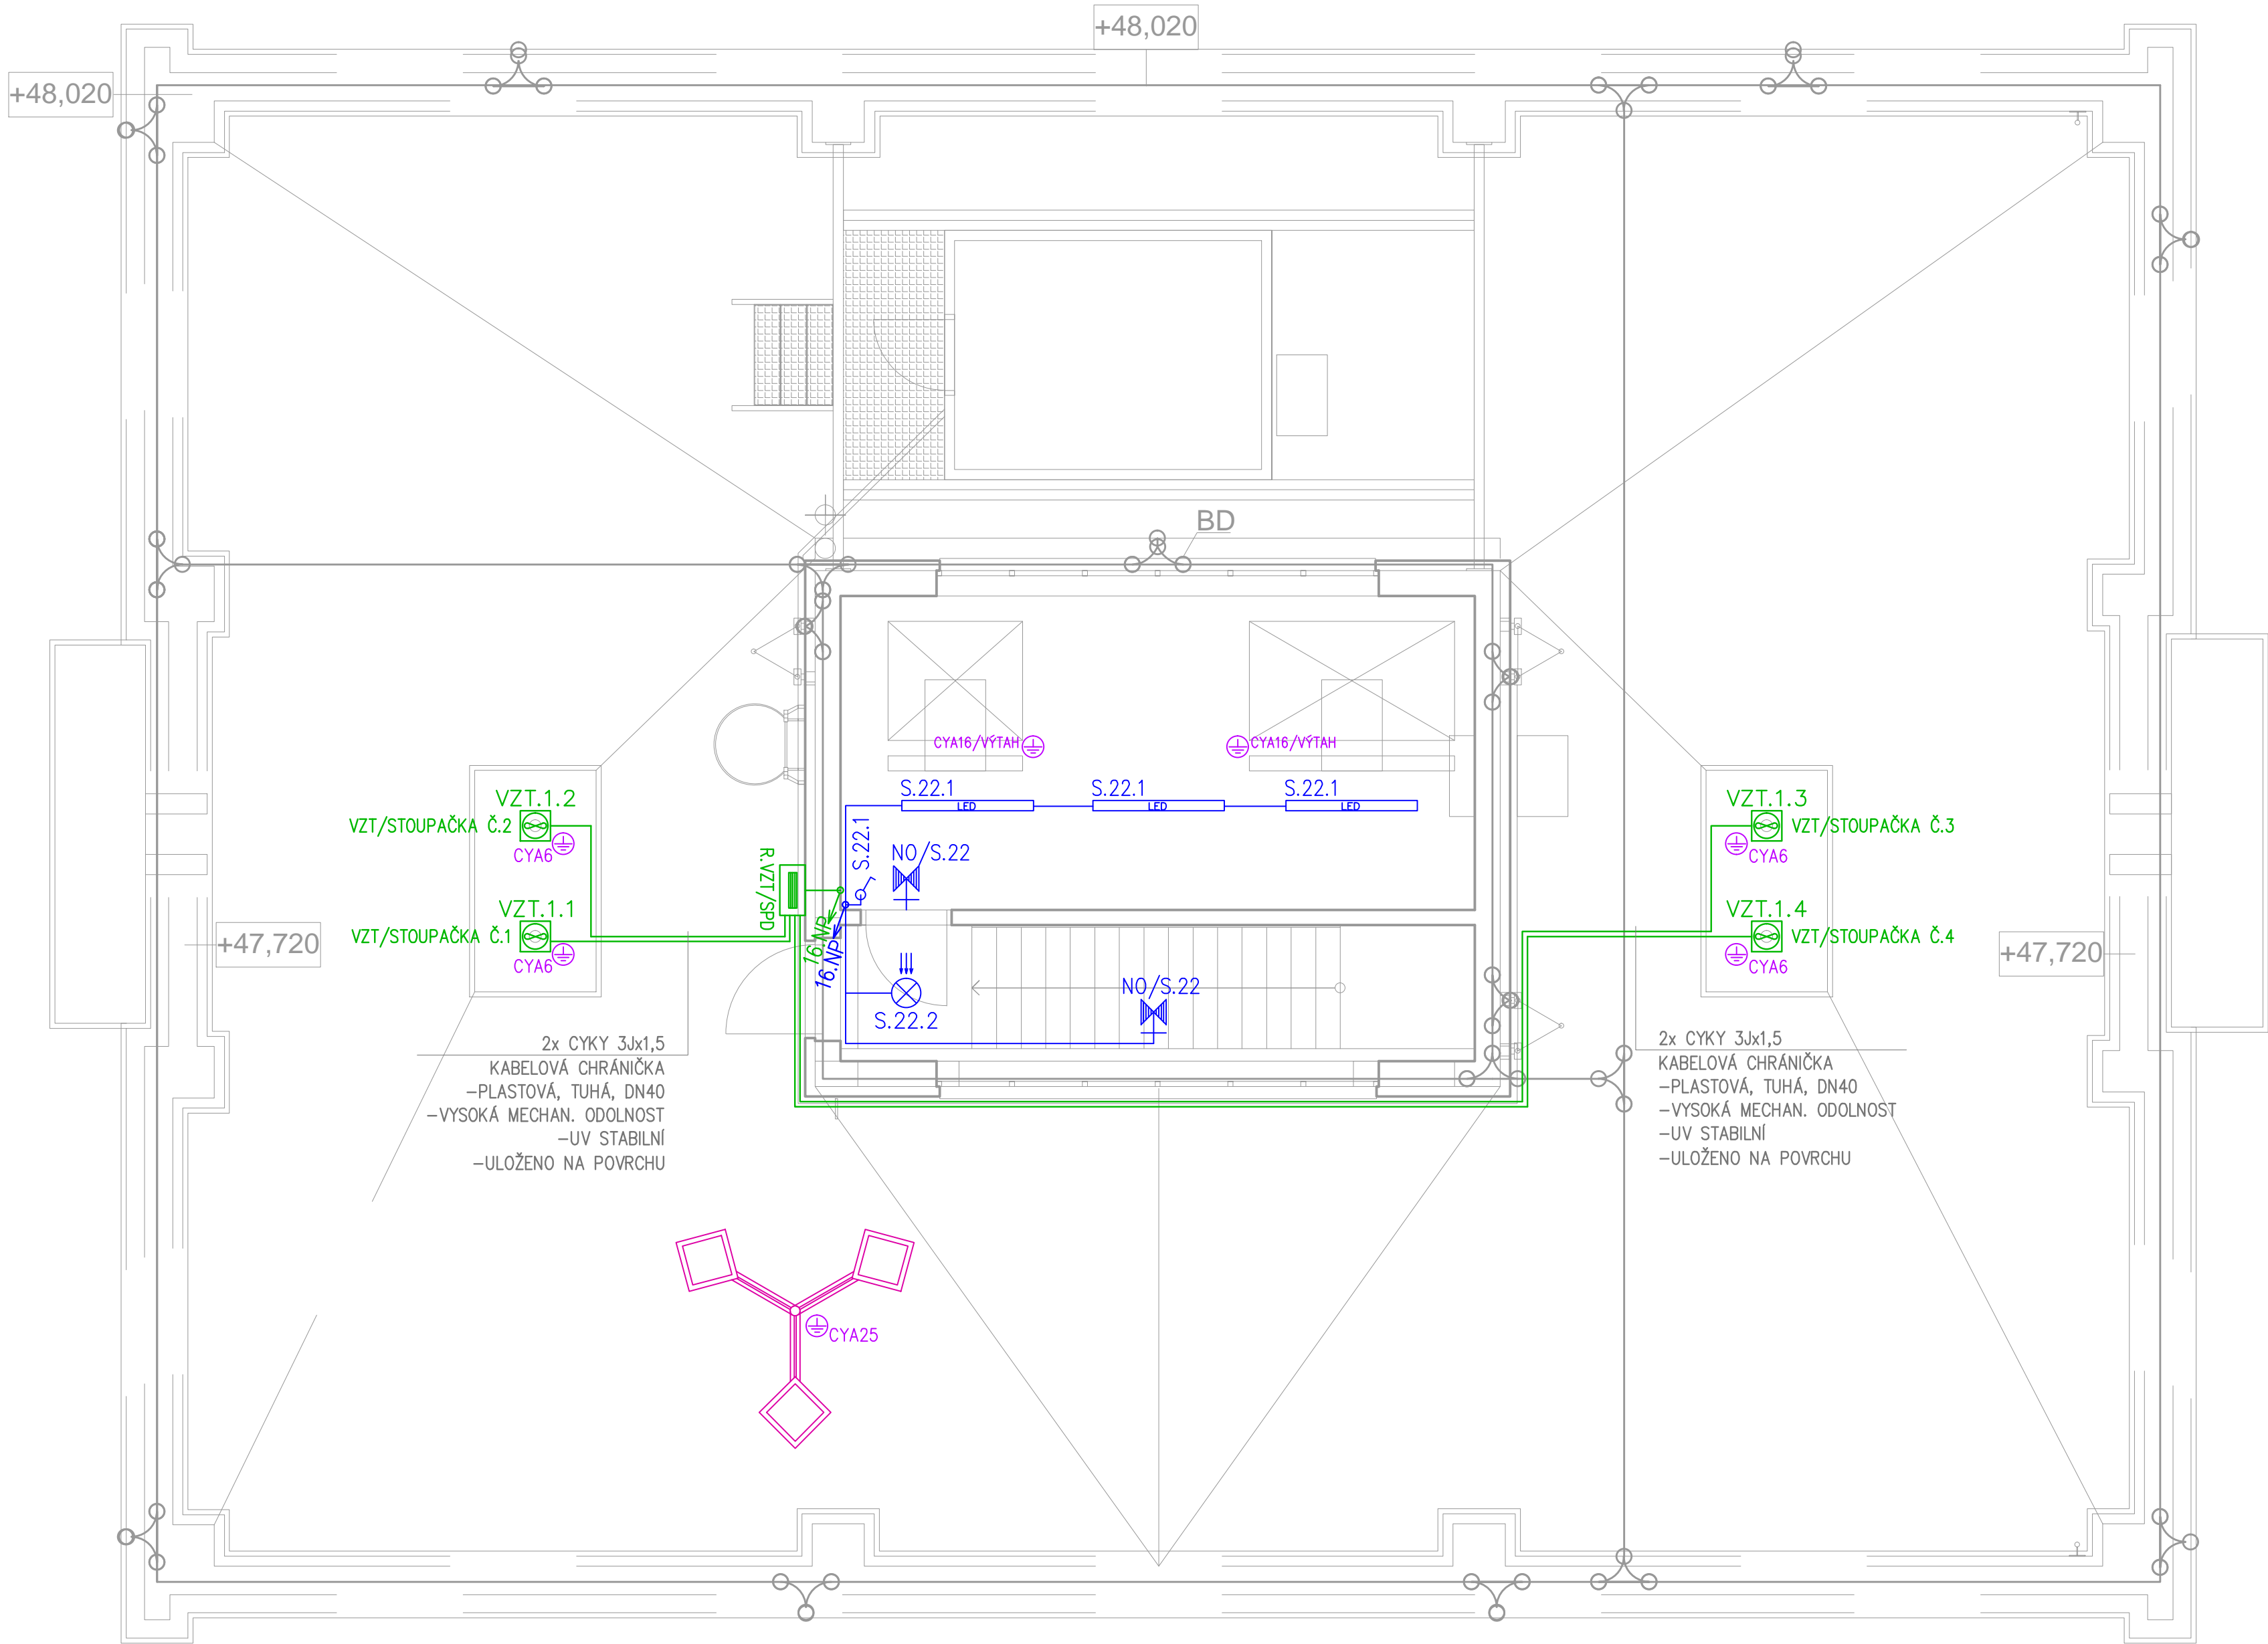


LEGENDA

	SVÍTIDLO STROPNÍ
	SVÍTIDLO NÁSTĚNNÉ
	SVÍTIDLO STROPNÍ, IP44
	SVÍTIDLO NÁSTĚNNÉ, IP44
	ZÁŘÍVKOVÉ SVÍTIDLO INT. S VYP.
	SVÍTIDLO LED PŘÍSAZENÉ IP65
	SVÍTIDLO STROPNÍ S POHYBOVÝM PIR ČIDLEM
	SVÍTIDLO NÁSTĚNNÉ S POHYBOVÝM PIR ČIDLEM, IP44
	DETEKTOR POHYBU 360°
	NOUZOVÉ OSVĚTLENÍ LED, DOBA PROVOZU MIN. 1 HOD
	JEDNOPÓLOVÝ VYPÍNAČ – ŘAZ.1
	SÉRIOVÝ PŘEPÍNAČ – ŘAZ. 5
	STŘÍDAVÝ PŘEPÍNAČ – ŘAZ.6
	KŘÍŽOVÝ PŘEPÍNAČ – ŘAZ. 7
	TLAČÍTKOVÝ SPÍNAČ
	VENTILÁTOR
	TALÍŘOVÝ VENTIL. ELEKTRICKÝ OVLÁDANÝ
	TRANSFORMÁTOR 230V/12V S ČASOVÝM DOBĚHEM
	POŽÁRNÍ Klapka
	ROZV. ADEČ / ROZV. ODNICE

NAPĚTOVÁ SOUSTAVA V OBJEKTU

3 NPE, AC 50 HZ, 400 V / 230 V, TN–C, TN–C–S, TN–S
1 NPE, AC 50HZ, 230V, TN–S

OCHRANA PŘED ÚRAZEM ELEKTRICKÝM PROUDEM PODLE ČSN 33 2000–4–41 ed.3:
412. OCHRANA PŘED DOTYKEM ŽIVÝCH ČÁSTÍ NEBO ZÁKLADNÍ OCHRANA
412.1 OCHRANA IZOLOVÁNÍM ŽIVÝCH ČÁSTÍ
412.2 OCHRANA ZÁBRANAMI NEBO KRYTY
412.5 DOPLŇKOVÁ OCHRANA PROUDOVÝMI CHRÁŇICÍ
413. OCHRANA PŘED DOTYKEM NEŽIVÝCH ČÁSTÍ NEBO OCHRANA PŘI PORUŠE
413.1 OCHRANA SAMOČINNÝM ODPOJENÍM NAPÁJENÍ
413.2 OCHRANA POUŽITÍM ZAŘÍZENÍ TŘÍDY OCHRANY II

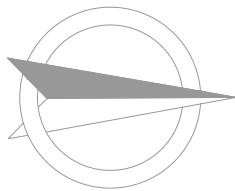

 STAVEBNÍ PROJEKCE	Akce: Dům č.p. 689, ul. Anenská - rekonstrukce a opravy vnitřních instalací				
	Zhotovitel: ASA EXPERT A.S. ZNALECTVÍ, PORADENSTVÍ, PROJEKČNÍ STUDIO		Adresa zhotovitele: Lešelská 626/24 719 00 Ostrava-Kunčice IČ: 27791891 DIČ: CZ27791891		Kontakt zhotovitele: http://www.asaexpert.cz e-mail: info@asaexpert.cz tel./fax: 596 790 100
	Zodpovědný projektant: Ing. Radek Spurný	Podpis:	tel:607 056 096	Č. zakázky:	162/11/2019
	Vypracoval: Mgr. Vlastimil Lacko			Datum:	07/2020
	Autorizovaný inženýr projektu: Ing. Pavel Srkal	Kontroloval: Ing. Pavel Srkal		Formát:	840x420
Stupeň: Dokumentace pro provádění stavby			Část: SO 01	IČO: 00296643	
Výkres:			Obyekt: D 1.4.4.b	DIČ: CZ00296643	
	ELEKTROINSTALACE / STŘECHA			Měřítko: 1:50	
Datum:				Č. výkres: D.1.4.4.b - 05	