


SITUACE, M 1:200

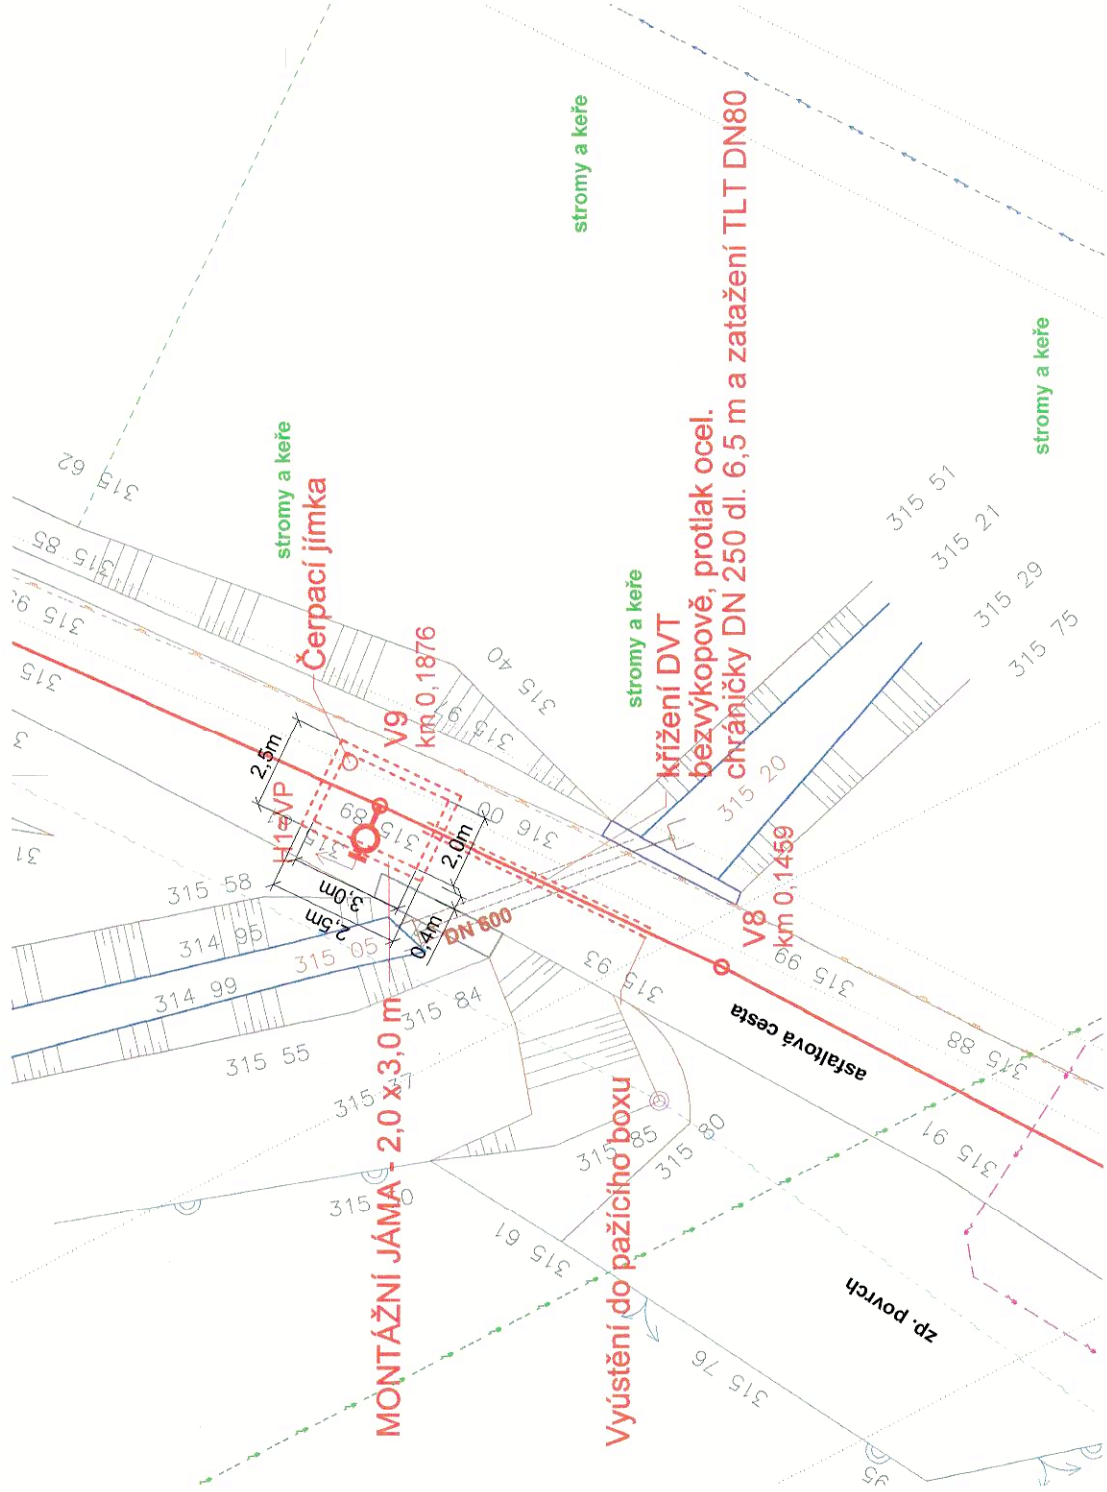


PODÉLNÝ PROFIL, M 1:200/100

POVRCH ÚZEMÍ

asf. komunikace

Podélný profil

MĚŘÍTKO 1:200 / 1:100

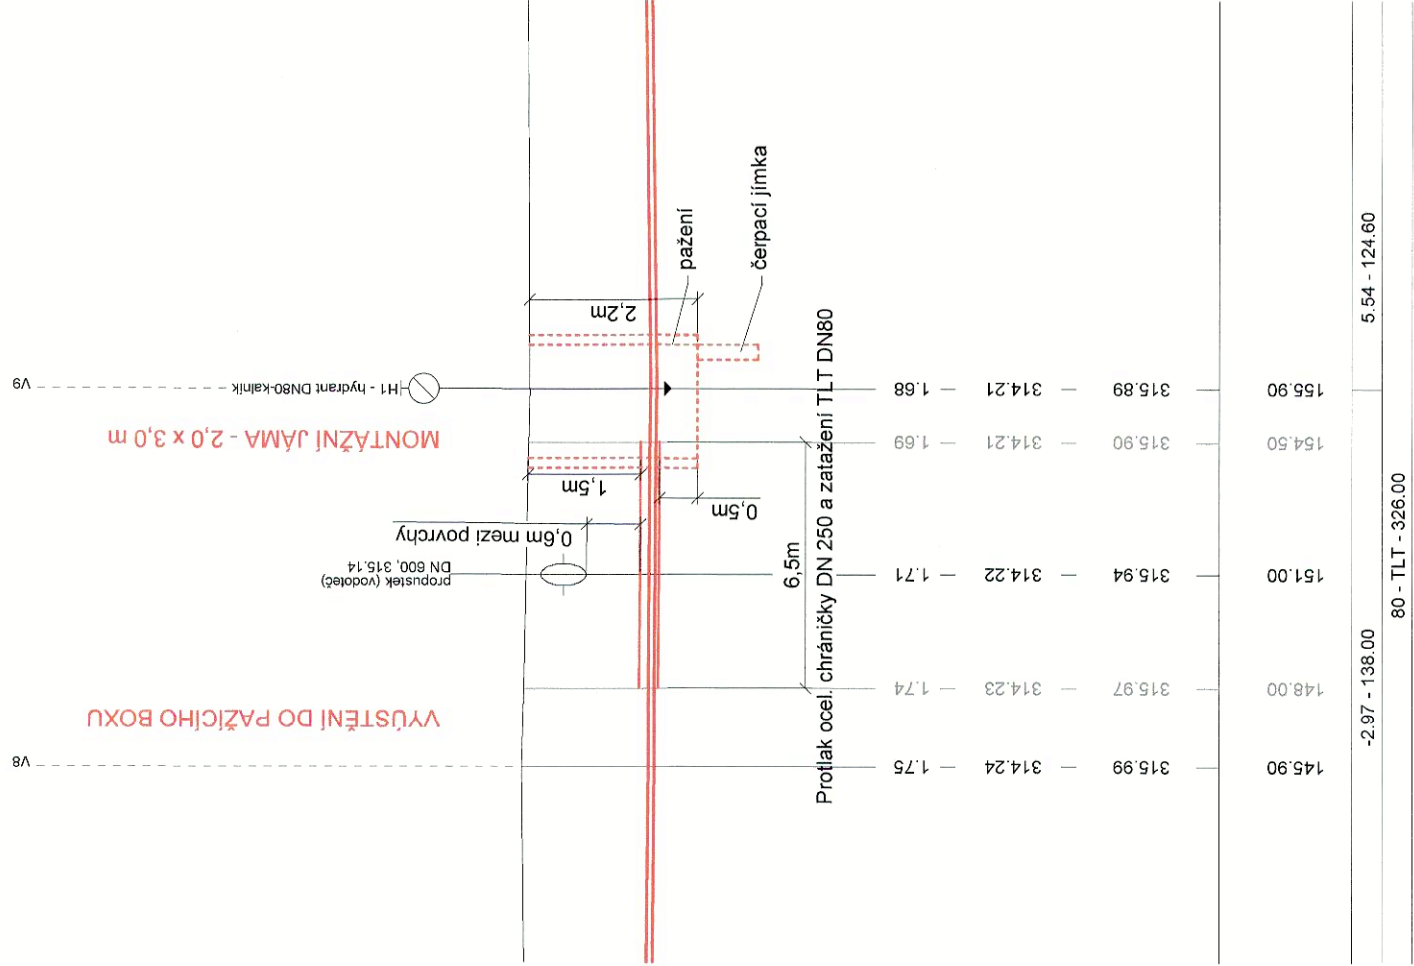

HLOUBKA VÝKOPU

KÓTA DNA POTRUBÍ


KÓTA TERÉNU

STANIČENÍ [Km],[m]

SKLON [promile] - DÉLKA [m]
DN [mm] - MATERIÁL - DÉLKA [m]

ŘEZ ULOŽENÍM, M 1:25

křížení vodoteče-zatrubnění DN600
protlak chráničky a zatažení potrubí

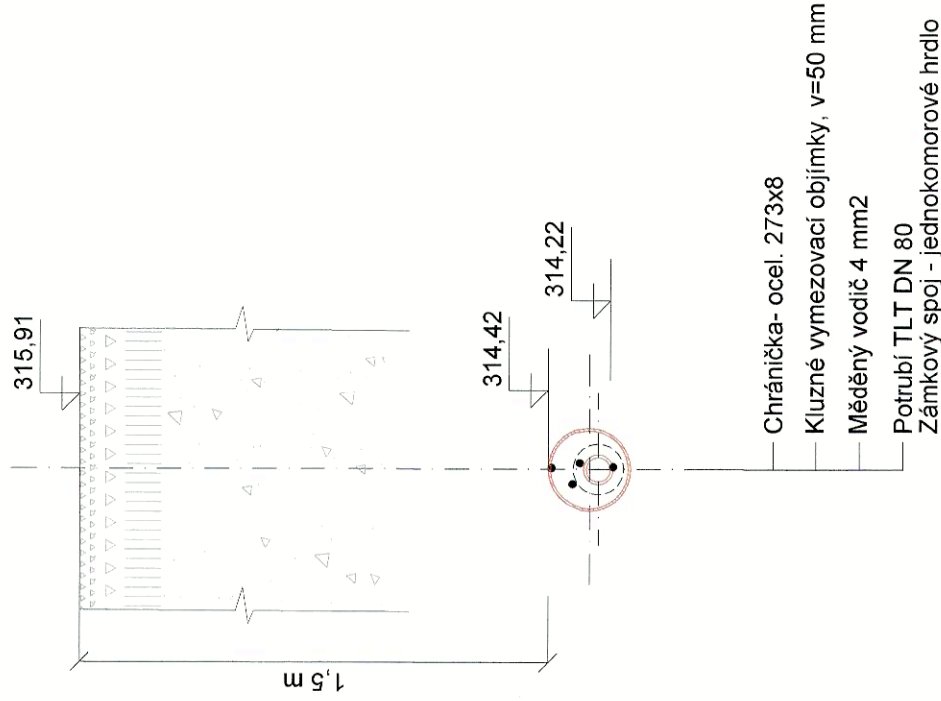

INSTALL CZ, s.r.o.
Kúty 1723
739 41 Frydlant n. O.
258 766 43, DIČ: CZ258 766 43
258 44 11 00, www.install.cz



DOKUMENTACE SKUTEČNÉHO PROVEDENÍ

ZMĚNA VÝKRESU :

| Č. ZMĚNY | PŘEDMĚT ZMĚNY | ZMĚNU PROVEDL | PODPIS | DATUM ZMĚNY |
|----------|---------------|---------------|--------|-------------|
| | | | | |
| | | | | |
| | | | | |

D.2 DOKUMENTACE TECHNICKÝCH A TECHNOLOGICKÝCH ZAŘÍZENÍ

| | | | |
|---|---|---|----------------------|
| KONEKO® | | 709 00 OSTRAVA - Výstavní 2224/8 TEL. (+420) 596 633 836 FAX: (+420) 596 633 689 (+420) 596 664 111 E-MAIL : koneko@koneko.cz | |
| Investor : | Statutární město Frýdek-Místek | Hlavní inženýr projektu : | Ing. S. Gorbunov |
| Akce : | Výstavba vodovodního řadu - Panské Nové Dvory - lokalita č.2 | Zodp. projektant : | J. Pastorek |
| Objekt : | Název přílohy : Křížení DVT | Vypracoval : | Ing. D. Molnár |
| | | Kontroloval : | Ing. S. Gorbunov |
| Zakázkové číslo : | 2928-2/DSP-2016 | Číslo přílohy : | D.2.b.7 |
| Archivní číslo : | 2928-2/03 | Měřítko : | 1 : 200, 200/100, 25 |
| TENTO VÝKRES A JEHO PŘÍLOHY JSOU NAŠIM DUŠEVNÍM VLASTNICTVÍM. NESMÍ BÝT BEZ NAŠEHO PŘEDCHOZÍHO PÍSEMNÉHO SOUHLASU KOPIOVÁNY, ROZMNOŽOVÁNY ANI ZPŘÍSTUPNĚNY JINÝM OSOBÁM NEBO FIRMÁM | | DPS | 06/2018 |