


REVIZE

Index	Datum	Změna	Jméno

SCHEMA OBJEKTU

ORIENTACE SCHEMATU

± 0,000 = m.n.m BpV

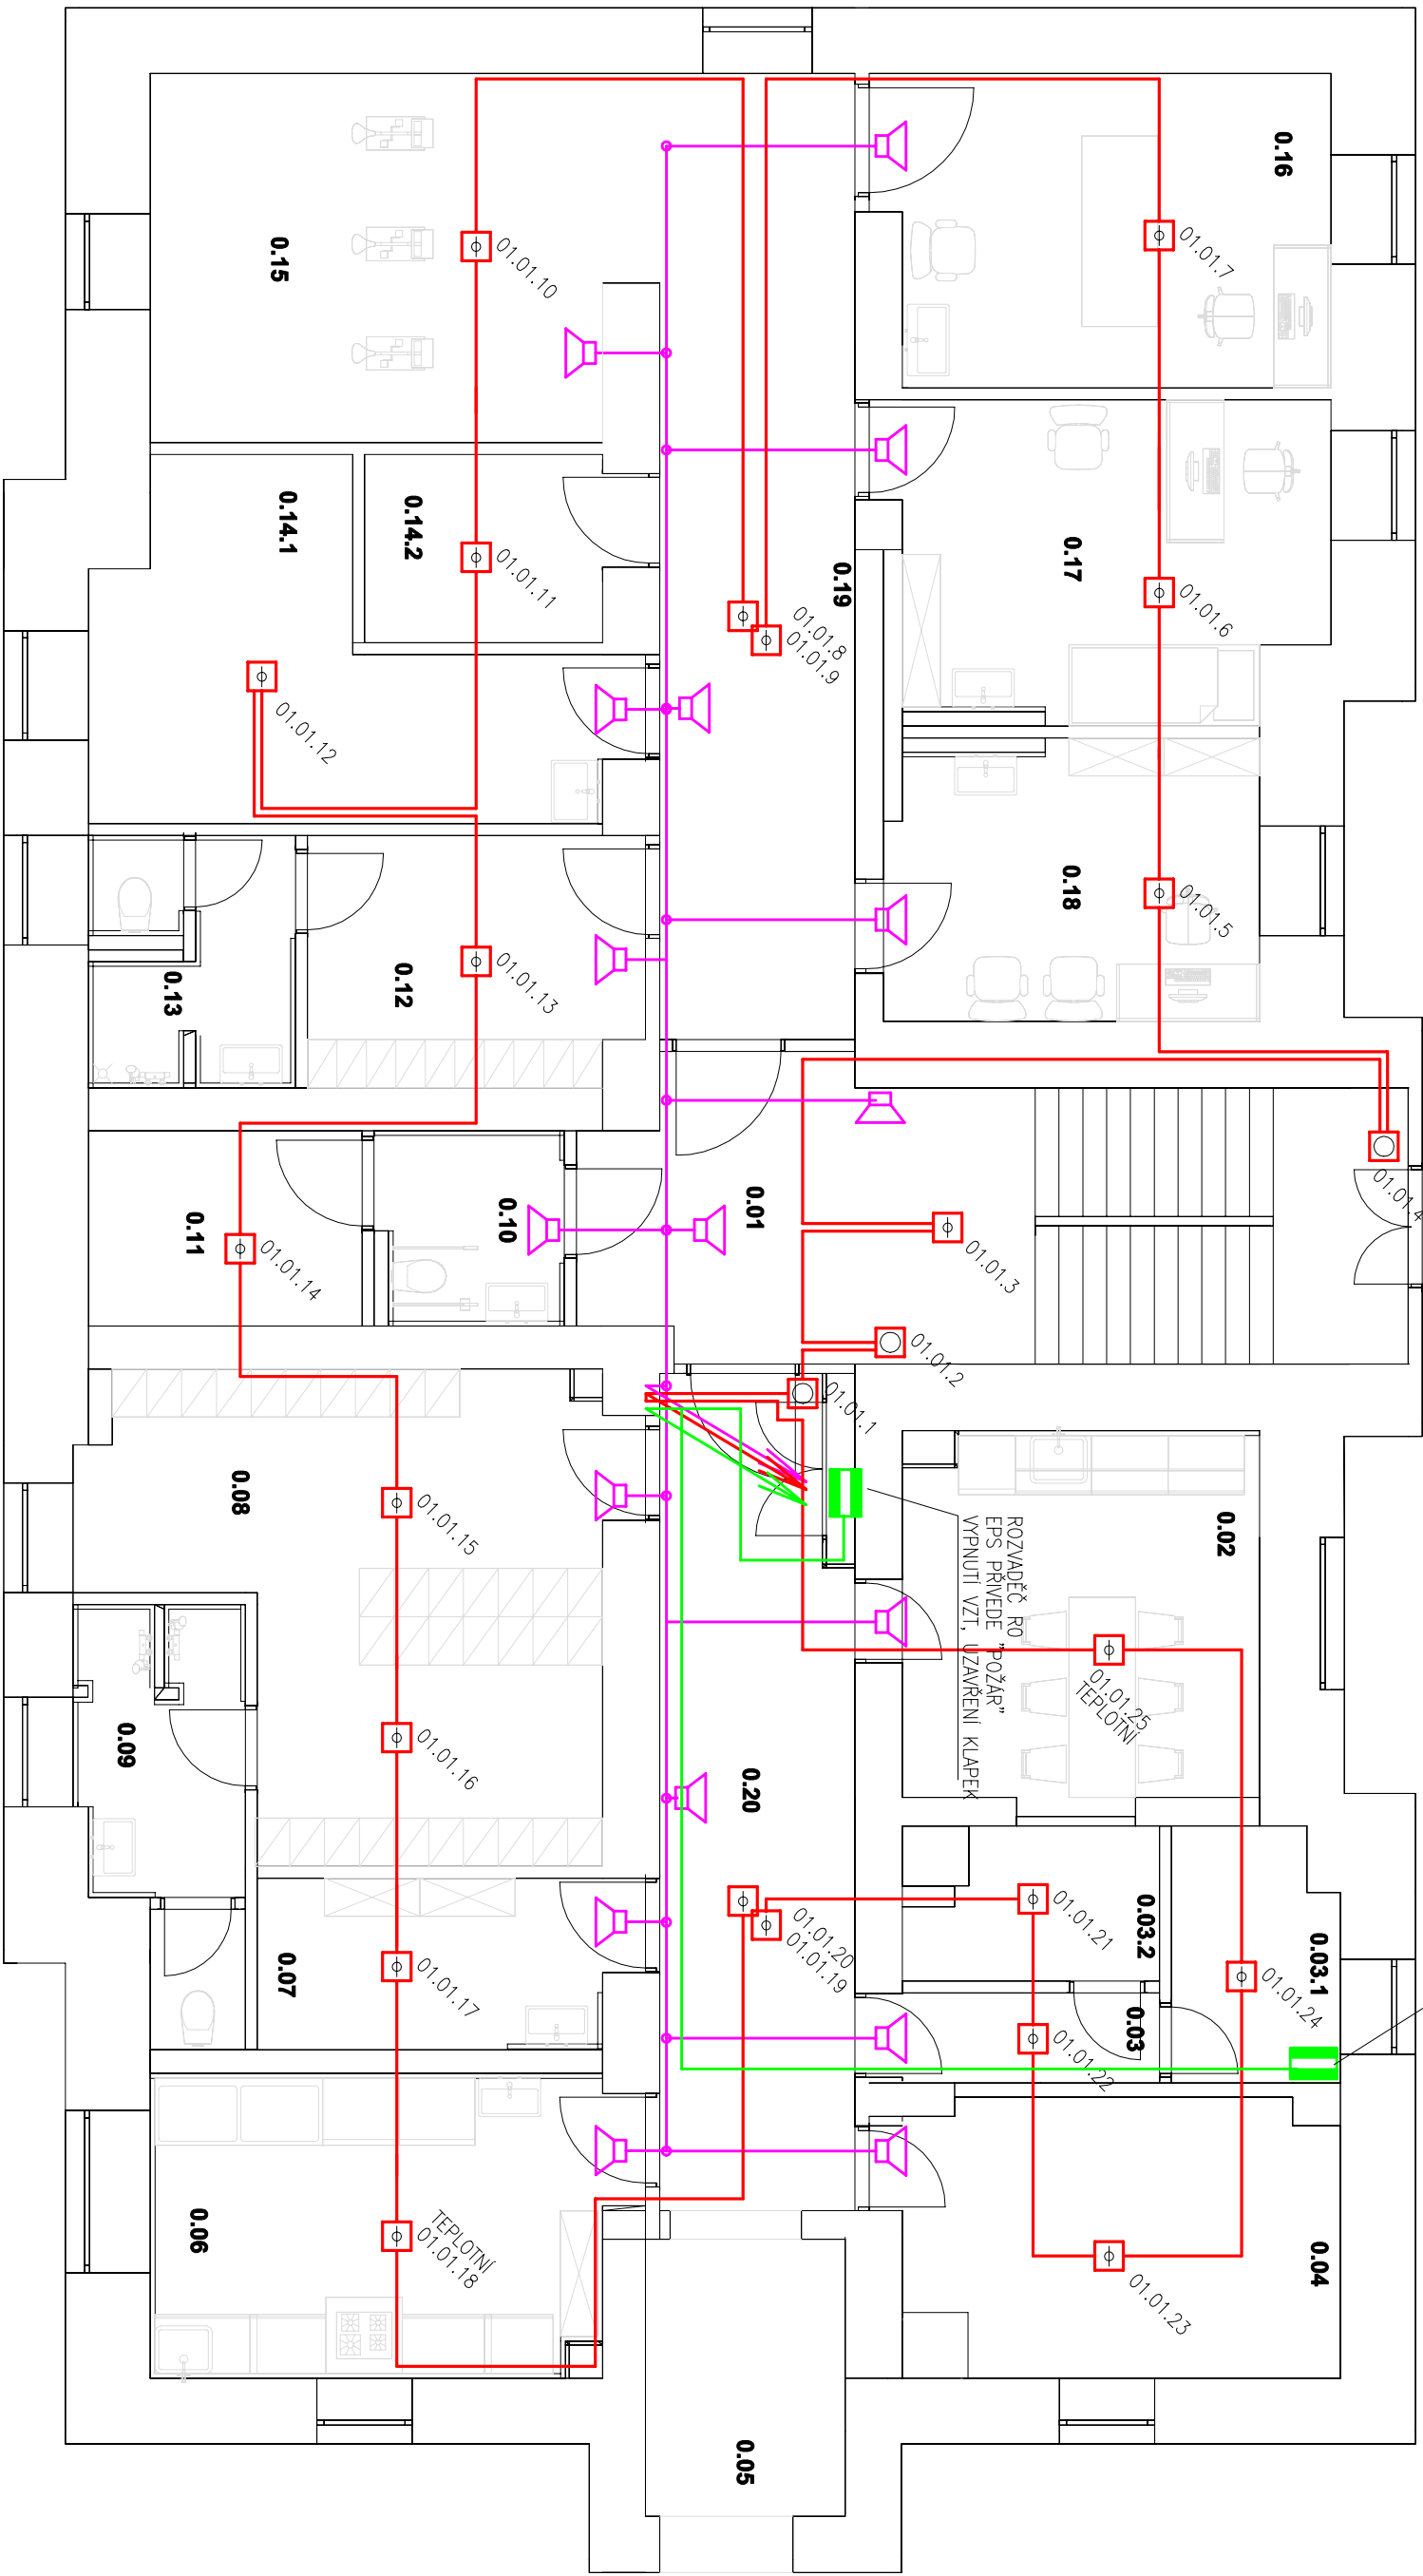

LEGENDA ZNAČEK

- ELEKTRICKÁ POŽÁRNÍ SIGNALIZACE EPS
- MANUÁLNÍ HLÁŠČ. S INDIVIDUÁLNÍ ADRESACÍ
- ELEKTRICKÁ POŽÁRNÍ SIGNALIZACE EPS
- HLÁŠČ. POŽÁRNÍ S INDIVIDUÁLNÍ ADRESACÍ (K008)
- ELEKTRICKÁ POŽÁRNÍ SIGNALIZACE EPS
- HLÁŠČ. POŽÁRNÍ S INDIVIDUÁLNÍ ADRESACÍ (TEPLOTN) ZEJména PRO KUCHYNKU
- ELEKTRICKÁ POŽÁRNÍ SIGNALIZACE EPS
- HLÁŠČ. POŽÁRNÍ PRO PODKLEBY I NAD PODKLEBY
- ELEKTRICKÁ POŽÁRNÍ SIGNALIZACE EPS
- KABEL PRO HLÁŠČE, 2x0,8
- ELEKTRICKÁ POŽÁRNÍ SIGNALIZACE EPS
- KABEL PRO OVLÁDÁNÍ, S FUNKČNÍ SCHOPNOSTÍ
- POŽNÁS PRO – REPRODUKTOR EN54
- KABEL S FUNKČNÍ SCHOPNOSTÍ PŘI POŽÁRU 4x1,5
- PŘÍPOJNÝ MOKET OVLÁDÁNÍ ZE SYSTÉMU EPS
- EPS PŘI POŽÁRU MOKET KŘÍDLU UNOULI, SAMOZAPNÁVČ. JE UZAVŘE
- MOKET BUDĚ DOČAS. S VÝBĚVOVACÍ TUKČNÍCE
- MOKET BUDĚ INSTALOVÁN V SAMOZAPNÁVČ

Projekt | Realizace | Projektový management
info@qualitygroup.cz | www.qualitygroup.cz
STAVTE CHYTRĚ

STAVBA

Rekonstrukce budovy Domov pro seniory Frýdek-Místek

MÍSTO STAVBY

Školská 401
Frýdek-Místek
738 01

KU: 16349561
OKRES: Frýdek-Místek
KRAJ: Moravskoslezský

GENERÁLNÍ PROJEKTANT

Quality Group s.r.o., Příkop 843/4, 602 00 Brno
IČ: 08897371, DIŠ: 7001558
HLAVNÍ INŽENÝR PROJEKTU
Ing. Dan Lukášik, dan.lukasik@qualitygroup.cz, tel.: 737 542 673
ZPRACOVATEL, ODBORNÉ ČÁSTI
Aléxa projekce s.r.o., Ing. Karel Aléxa
tel.: 608 770 745
e-mail: info@alexa-projekce.cz

AUTORIZACE

STAVEBNÍK – INVESTOR

Stavutární město Frýdek-Místek
Radniční 1148, Frýdek-Místek 738 01
IČO: 00296643

Č. SMLOUVY INVESTORA

OBJEKT

SO01

DATUM

01/2023

PARÉ

ODBOŘNÁ ČÁST

D.101.12

EPS + ERO

MĚŘÍTKO

1:100

NAZEV DOKUMENTU

PŮDORYS 1.PP

KÓD ELEKTRONICKÉ VERZE DOKUMENTU

FM

DPS

01.01.12

02

EPS

PŮDORYS 1.PP

00