

Legenda místností 2.NP

| Ozn. | Název místnosti | Plocha (m²) |
|------|-------------------------|------------------|
| 2.01 | Chodba | 47,52 |
| 2.02 | Wc ZTP | 3,17 |
| 2.03 | Wc muži veřejné | 3,30 |
| 2.04 | Wc ženy veřejné | 1,30 |
| 2.05 | Koupelna společná | 10,55 |
| 2.06 | Sklad/úklidová místnost | 3,12 |
| 2.07 | Kuchynka | 6,96 |
| 2.08 | Výťahová šachta | 6,10 |
| 2.09 | Chodba | 8,08 |
| 2.10 | Společenská místnost | 25,04 |
| 2.11 | Pokoj - 1os. | 13,89 |
| 2.12 | WC ZTP | 2,72 |
| 2.13 | Pokoj - 1 os. | 13,42 |
| 2.13 | Pokoj - 1 os. | 0,08 |
| 2.14 | Pokoj bez wc | 15,81 |
| 2.15 | Pokoj - 1 os. | 14,87 |
| 2.16 | Wc ZTP | 3,34 |
| 2.17 | Pokoj - 1 os. | 14,54 |
| 2.18 | Pokoj - 2 os. | 19,84 |
| 2.19 | Koupelna | 4,81 |
| 2.20 | Pokoj - 1 os. | 11,39 |
| 2.21 | Koupelna | 4,80 |
| 2.22 | Pokoj - 2 os. | 17,64 |
| 2.23 | Sesterna | 11,19 |
| 2.24 | Schodiškový prostor | 16,48 |
| | | 281,97 m² |



Legenda značení

- Třířířový ventil odvodní
- Třířířový ventil přířivodní
- Ventilátor do potrubí
- Zpětná klapka
- Požární klapka se servopohonem
- Revizní dvířka do sádkartonu – dimenze viz výkres
- Použití protipožárních či do věhka dle normy ČSN EN 520

Poznámka

- veškeré potrubí VZT je vedeno v podhledu
- koncové prvky VZT budou ukončeny 400 mm nad střešním pláštěm
- veškeré komponenty VZT musí být namontovány v souladu s montážním návodem výrobce
- ze dna šachet bude odveden kondenzát
- všechny prostory potrubí přes požární úseky budou zabezpečeny proti šíření požáru, 500 mm od požárního prostupu musí být potrubí z nehořlavého materiálu a bez výustek

2.NP

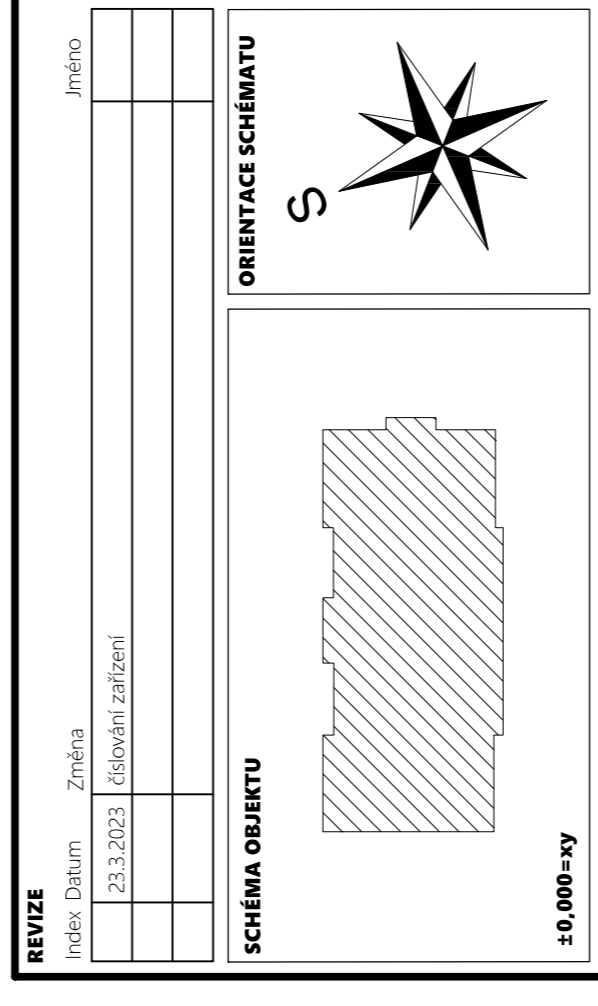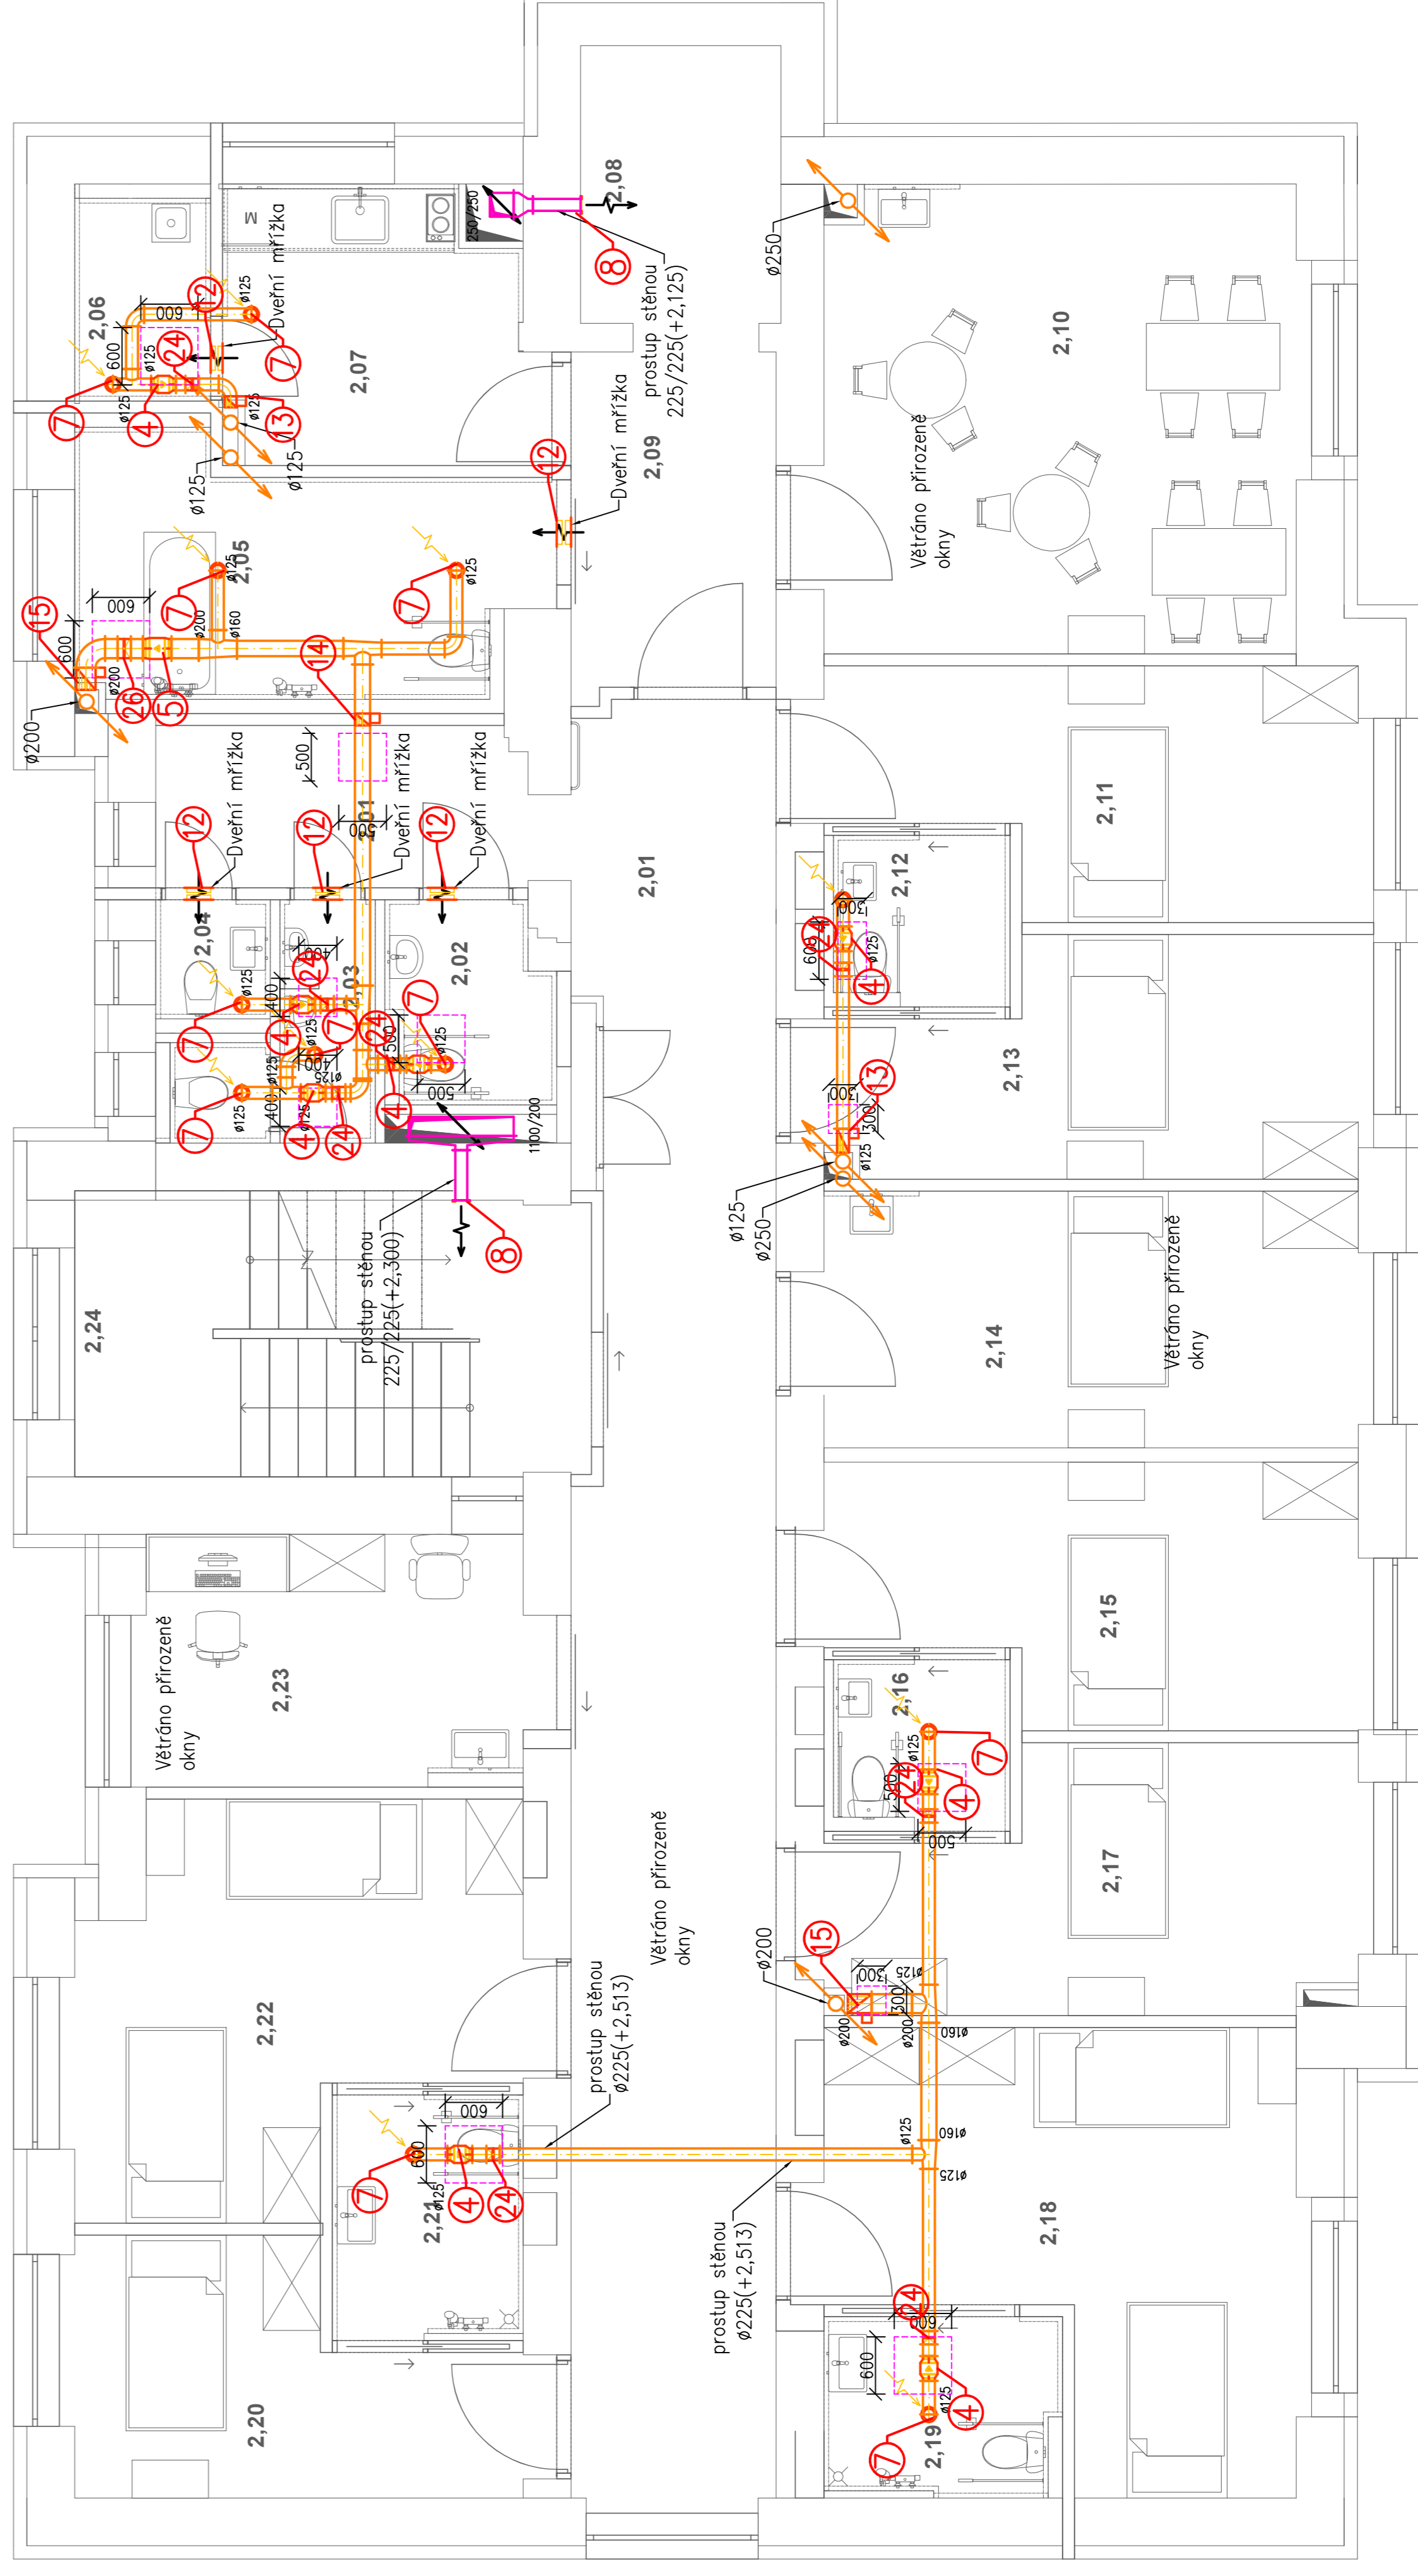

| | |
|---|--|
| | Projekty Realizace Projektový management info@qualitygroup.cz www.qualitygroup.cz |
| | STAVTE CHYTRE |
| STAVBA Rekonstrukce budovy Domov pro seniory Frýdek-Místek | K.Ú.: Bělsko (634956) OŘEŠ: Frýdek-Místek KSAÚ: Město Frýdek-Místek |
| MÍSTO STAVBY Školní 401 Frýdek-Místek 750 01 | AUTORIZACE |
| GENERÁLNÍ PROJEKTANT Quality Group s.r.o., Příkop 81/4, 602 00 Brno IČO: 08899724, DIČ: CZ08899724 | Č. SNLOUVY INVESTORA xxx |
| HLAVNÍ INŽENÝR PROJEKTU Ing. Dana Čudová, dcmilova@qualitygroup.cz, tel.: 737 542 673 E-mail: karel.abajglin@qualitygroup.cz | Č. SNLOUVY PROJEKTANTA xxx |
| ZPRACOVATEL ODBORNÉ ČÁSTI tel.: 732 483 227 | DATUM 01/2023 |
| STAVBENÍK - INVESTOR Státní územní úřad Frýdek-Místek Školní 148, Frýdek-Místek 738 01 IČO: 00295663 | P.Č. SNLOUVY P-22-046-000 |
| OBJEKT S001 | P.Č. SNLOUVY MĚŘÍTKO 1:50 |
| ODBORNÁ ČÁST D-101.08 Vzdutotechnika | NÁZEV DOKUMENTU PŮDORYS 2NP |
| KÓD ELEKTRONICKÉ VERZE DOKUMENTU | FM DPS D.101.08 04 VZT Půdorys 2NP 01 |