


2. N.P. UČEBNA - ROZMÍSTĚNÍ SVÍTIDEL

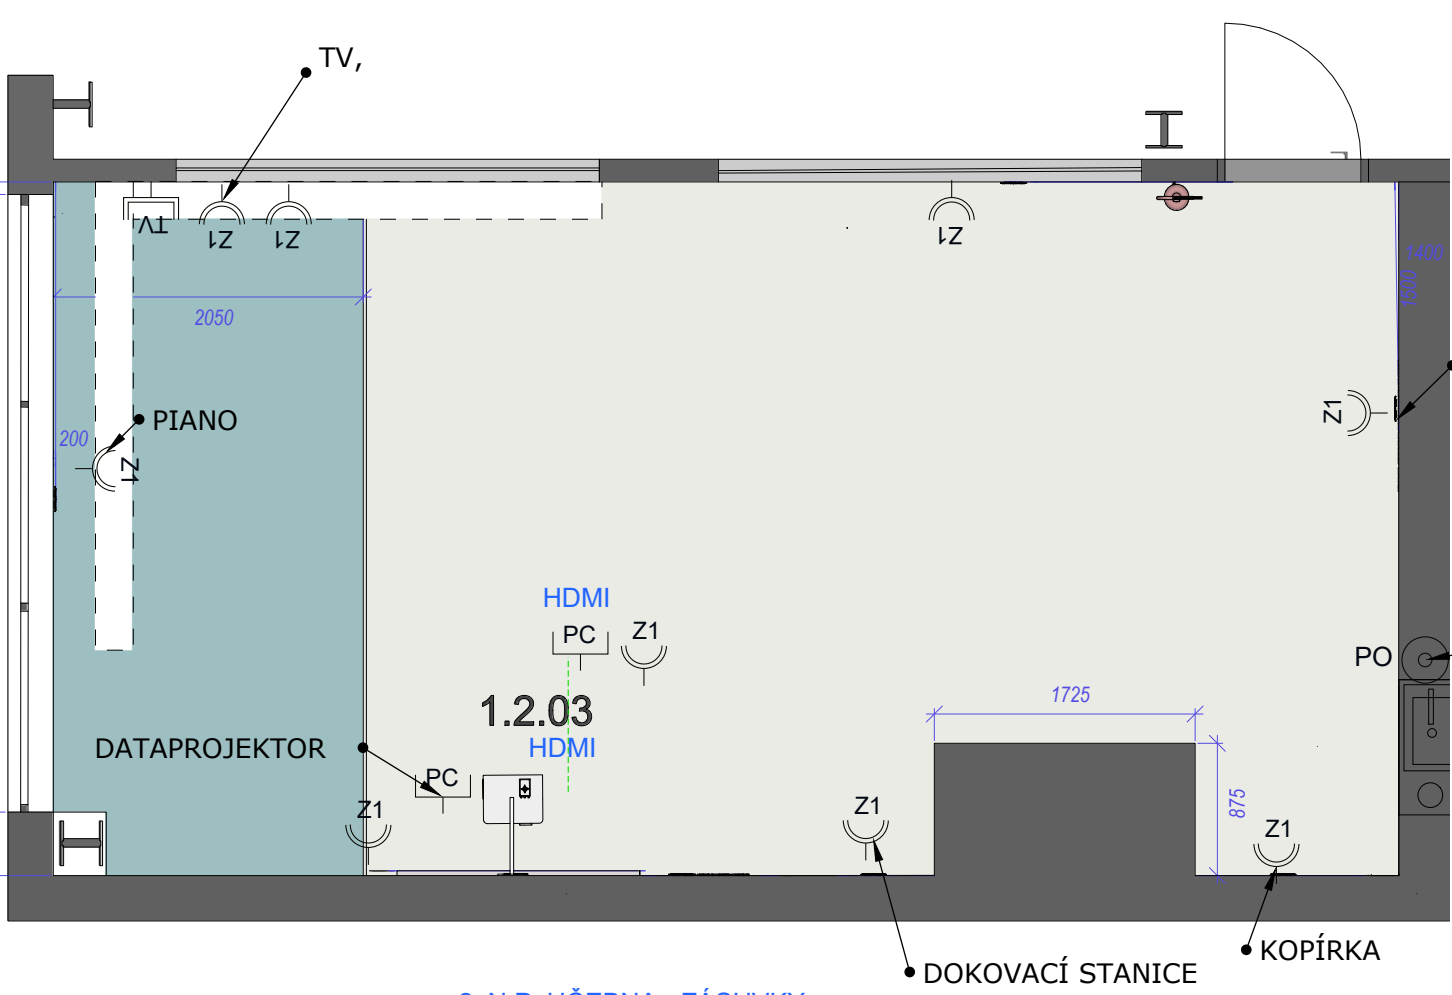

2. N.P. UČEBNA - ZÁSUVKY

S1



 
LEGENDA:
ZÁVĚSNÉ SVÍTIDLO KRUHOVÉ, LED PANEL
PRŮHLLEDNÉ KULATÉ BÍLÉ 50 W 4000 K, PRŮM 580 MM,
5 6000 LM, IP 20, DÉLKA ZÁVĚSU 1 500 MM, HLINÍK,
STÍMIVATELNÉ
6 KS

S2



PŘISANÉ STROPNÍ SVÍTIDLO LED LUNA 20 220 - 240 V 50 W 4000
K, 1440 LM BÍLÁ MATOVÁ, PRŮM. 85 MM, VÝŠKA 132 MM, HLINÍK
LITÝ
12 KS

SVĚTELNÉ OKRUHY




ZÁSUVKA 230 V DVOJITÁ

ZÁSUVKA TELEVIZNÍ


ZÁSUVKA DATOVÁ




VÝVOD PRO PRŮTOKOVÝ
OHŘÍVAČ
SPÍNAČ Č.5

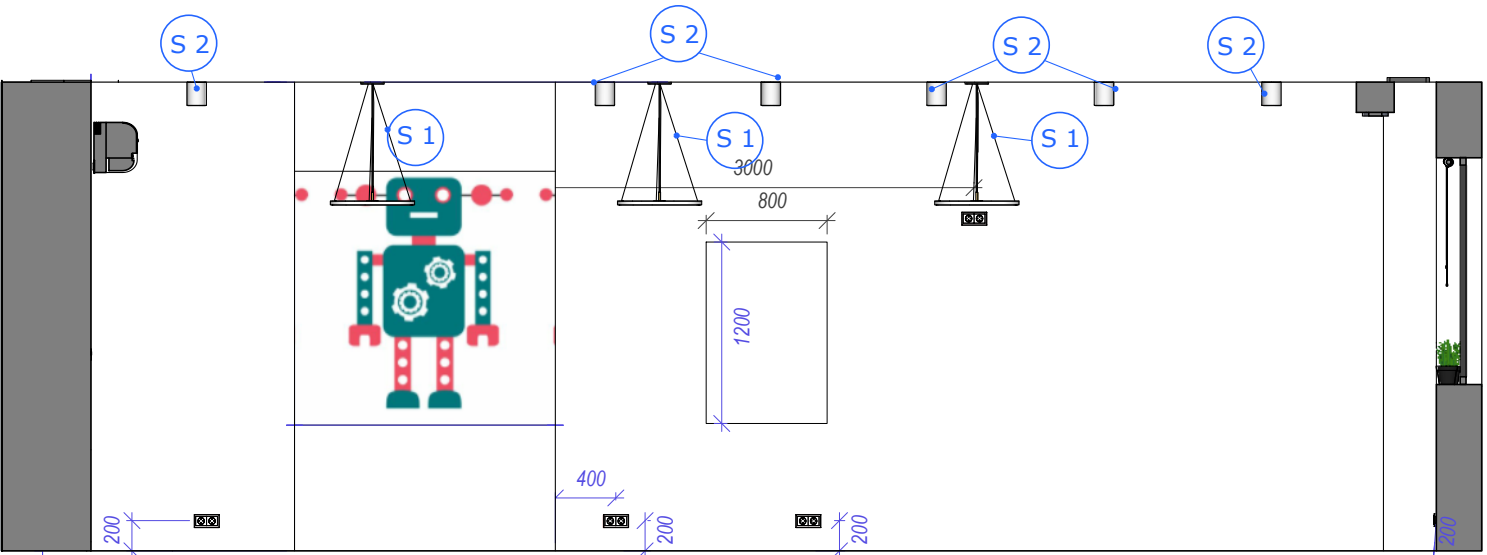


POHLED NA STĚNU P 1

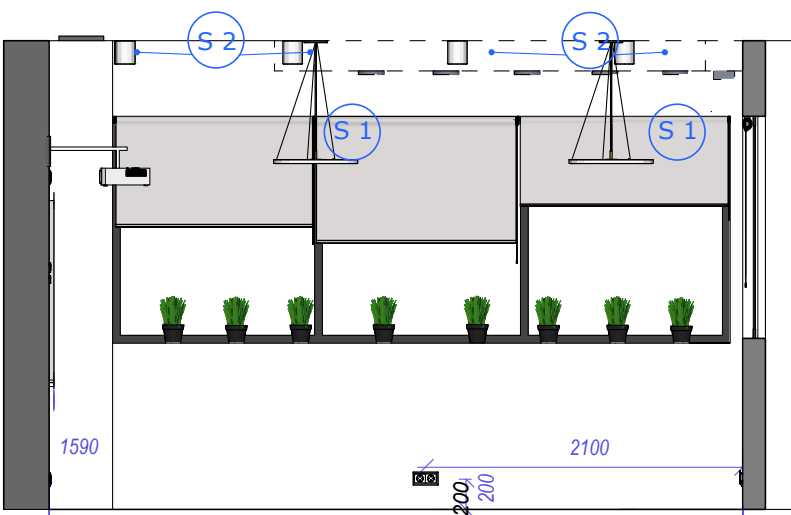


POHLED NA STĚNU P 2

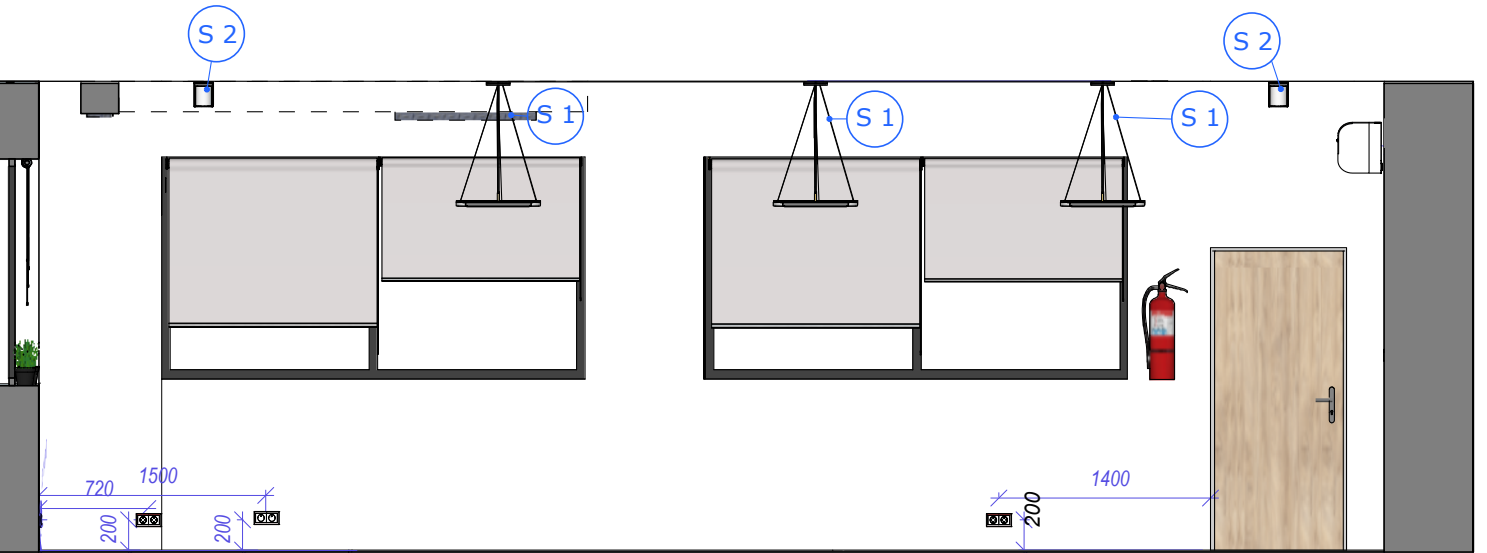

POHLED NA STĚNU P 3

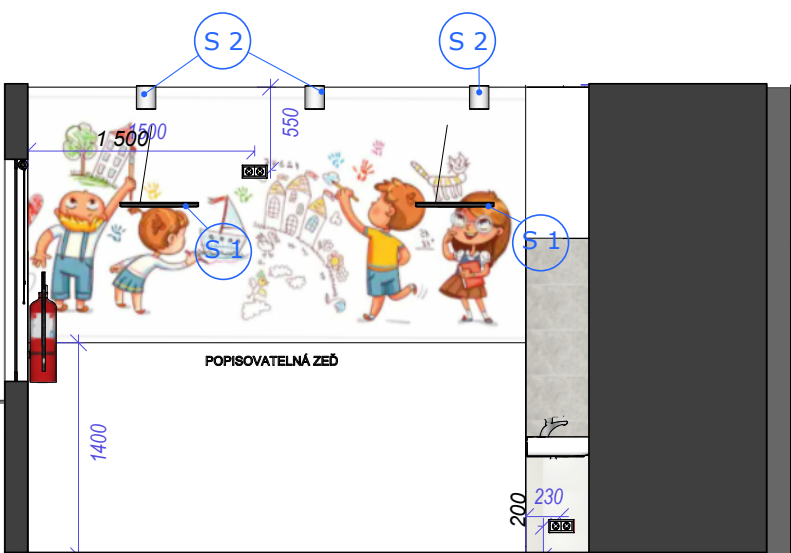

POHLED NA STĚNU P 4

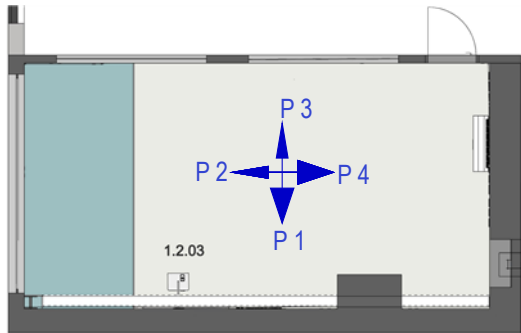

POZNÁMKA:
1/ VEŠKERÁ SILNOPROUDÁ ELEKTROINSTALACE BUDE POD OMÍTKOU
NEBO V PODLAŽE KOLEM STĚN
2/ SLABOPROUDÁ INSTALACE BUDE PROVEDENA VTRUBKÁCH POD
OMÍTKOU NEBO V PODLAŽE
3/ V ROZVODY V PODLAŽE SE NESMÍ KŘÍŽIT S PODLAHOVÝM TOPENÍM
4/ PŘESNÉ MÍSTĚNÍ VÝVODŮ A ZÁSUVK JE NUTNO KONZULTOVAT S
INVESTOREM POPŘ. ARCHITEKTEM

zásuvky, vypínače, el. rozvody, připravuje
stavba

INVESTOR:		MÍSTO STAVBY:	
Statutární město Frýdek - Místek Radniční 1148, 739 01 Frýdek - Místek, IČ:00296643		ul. Po Kabátnici č.p. 107 a č.p. 193, 739 42 Frýdek Místek Chlebovice k.ú. Chlebovice (651150)	
AUTOR NÁVRHU : Ing. Vladimíra LITWOROVÁ		STUPEŇ - DZS - INTERIER	
VYPRACOVAL : Ing. Vladimíra LITWOROVÁ		MĚŘÍTKO: 1 : 50	
VL Atelier Design s.r.o. IČO:05760178 Čeňka Růžičky 767/8 625 00 Brno tel: 739 410 131 e-mail:v.litworova@v-latelier.eu		DATUM : 02 / 2021 ČÍSLO ZAKÁZKY : 1 / 21	
GENERÁLNÍ PROJEKTANT:		JANKO Projekt s.r.o. Albrechtická 807/16, 794 01 Křnov IČ: 03872394, T:603 588 925, info@jankoprojekt.cz	
NÁZEV AKCE:	ZŠ A MŠ CHLEBOVICE TĚLOCVIČNA		Č. VÝKRESU:
NÁZEV VÝKRESU:	2. NP UCEBNA - ROZMÍSTĚNÍ ZÁSUVK A SVĚTEL		I. 2.03