


3.NP - 12.NP "A"

LEGENDA MÍSTNOSTÍ 3.-12.NP "A"

| Č.M. | NÁZEV MÍSTNOSTI |
|------|-----------------|
| 01 | SCHODIŠTĚ |
| 02 | HALA |
| 03 | VÝTAHY |
| 04 | ÚKLIDOVÁ KOMORA |
| 05 | CHODBA |
| 05a | CHODBA |
| 06 | KOČÁRKY, KOLA |
| 06a | LODŽIE |
| 07 | PŘEDSÍN |
| 08 | KOUPELNA + WC |
| 09 | LOŽNICE |
| 09a | LODŽIE |
| 10 | OBYVACÍ POKOJ |
| 10a | LODŽIE |
| 11 | LOŽNICE |
| 12 | OBYVACÍ POKOJ |
| 13 | PŘEDSÍN |
| 14 | KOUPELNA + WC |
| 15 | LOŽNICE |
| 16 | OBYVACÍ POKOJ |

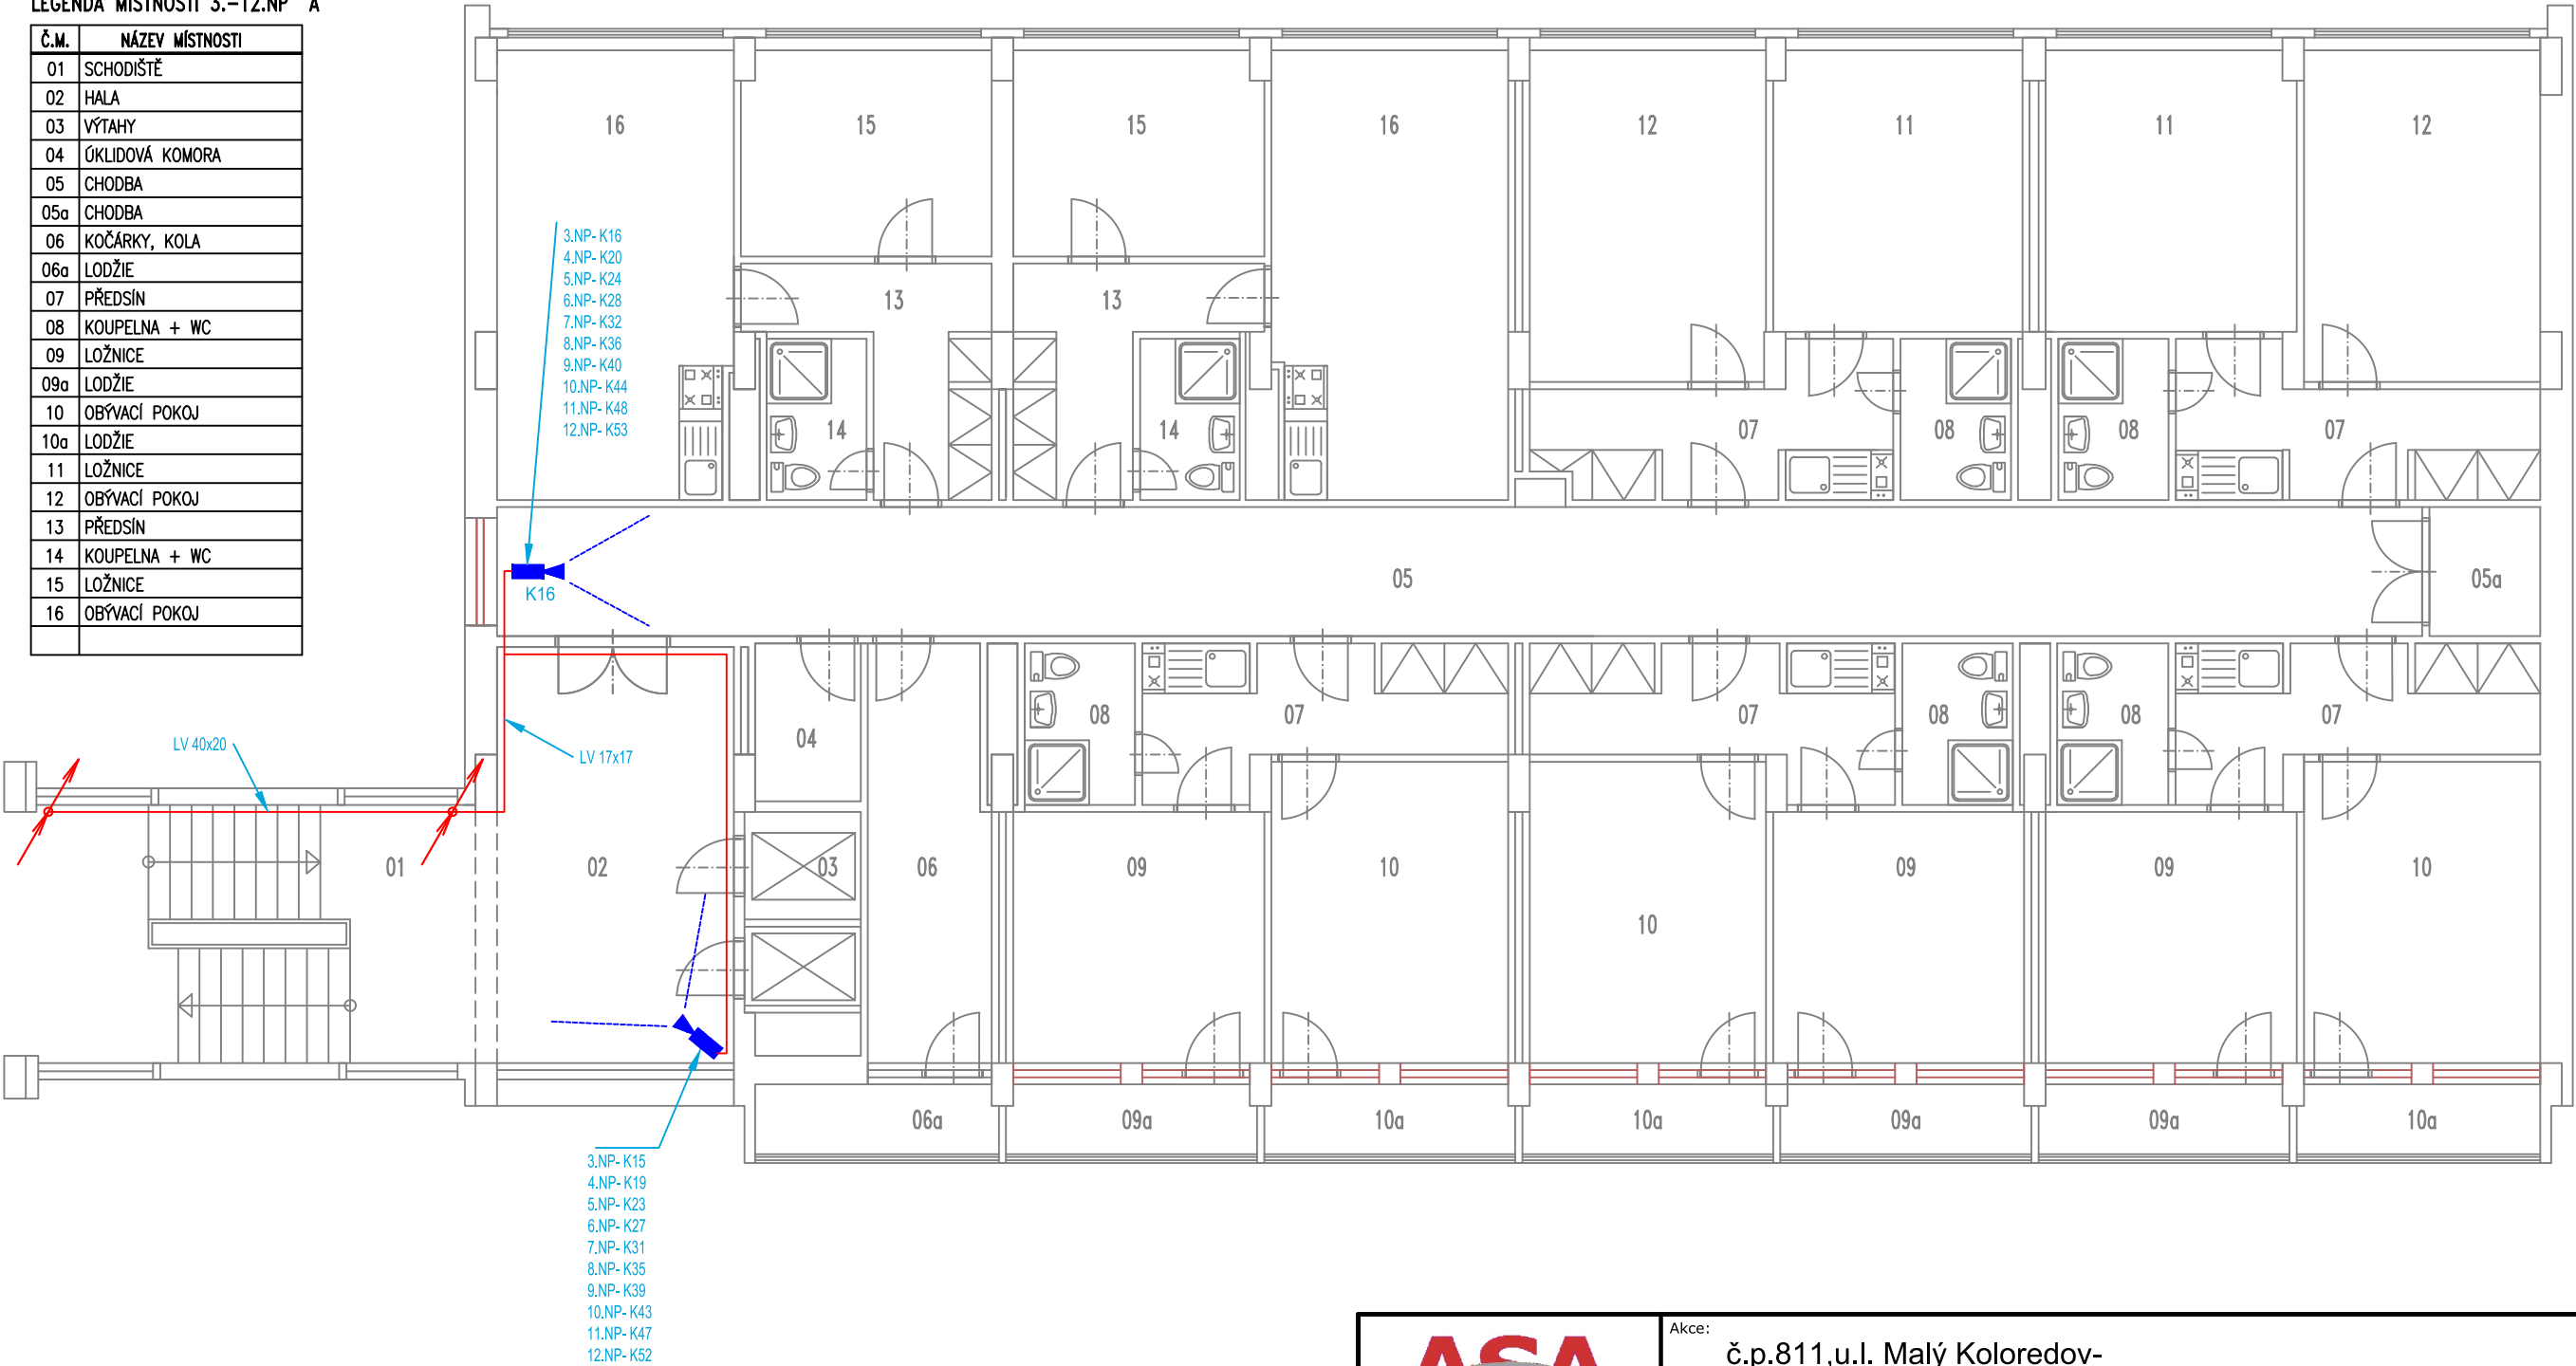

LEGENDA CCTV:

- DR DATOVÝ ROZVADĚČ NÁSTĚNNÝ
- DIG DIGITÁLNÍ ZÁZNAM
- ▶ VNITŘNÍ KAMERA
- KABEL. TRASA V PVC LIŠTÁCH LV NA ZDI 17x17

| | | | | |
|---|---|----------------------------|---|--|
|  | Akce: č.p.811,u.l. Malý Koloredov- instalace kamerového systému | | | |
| | Zhotovitel: ASA EXPERT A.S. ZNALECTVÍ, PORADENSTVÍ, PROJEKČNÍ STUDIO | | Adresa zhotovitele: Lažanská 626/24 719 06, Ostrava IČ 27791891 DIČ CZ 27791891 | Kontakt zhotovitele: http: www.asaexpert.cz e-mail: info@asaexpert.cz tel./fax 596 110 635 |
| | Razítko, podpis: | | Č. zakázky: 2023/28B | Investor: Město Frýdek-Místek |
| | Zodpovědný projektant: Jan Kupec Podpis: <i>Jan Kupec</i> tel: 773 435 555 | | Datum: ČERVENEC 2023 | Měřítko: 1:100 |
| | Vypracoval: Jan Kupec Podpis: <i>Jan Kupec</i> tel: 773 435 555 | | Formát: A4/2x | |
| Autorizovaný inženýr projektu: Jan Kupec | | Kontroloval: Ivo Poncza | Část: D.1.4. - CCTV | Č.v.: D1.4.b-09 |
| Stupeň: Dokumentace pro stavební povolení | | | | |
| Výkres: Část "A" - Půdorys 3.-12.NP | | | | |
| Datum: | | | | |