


Půdorys 13.NP
Měřítko 1:50

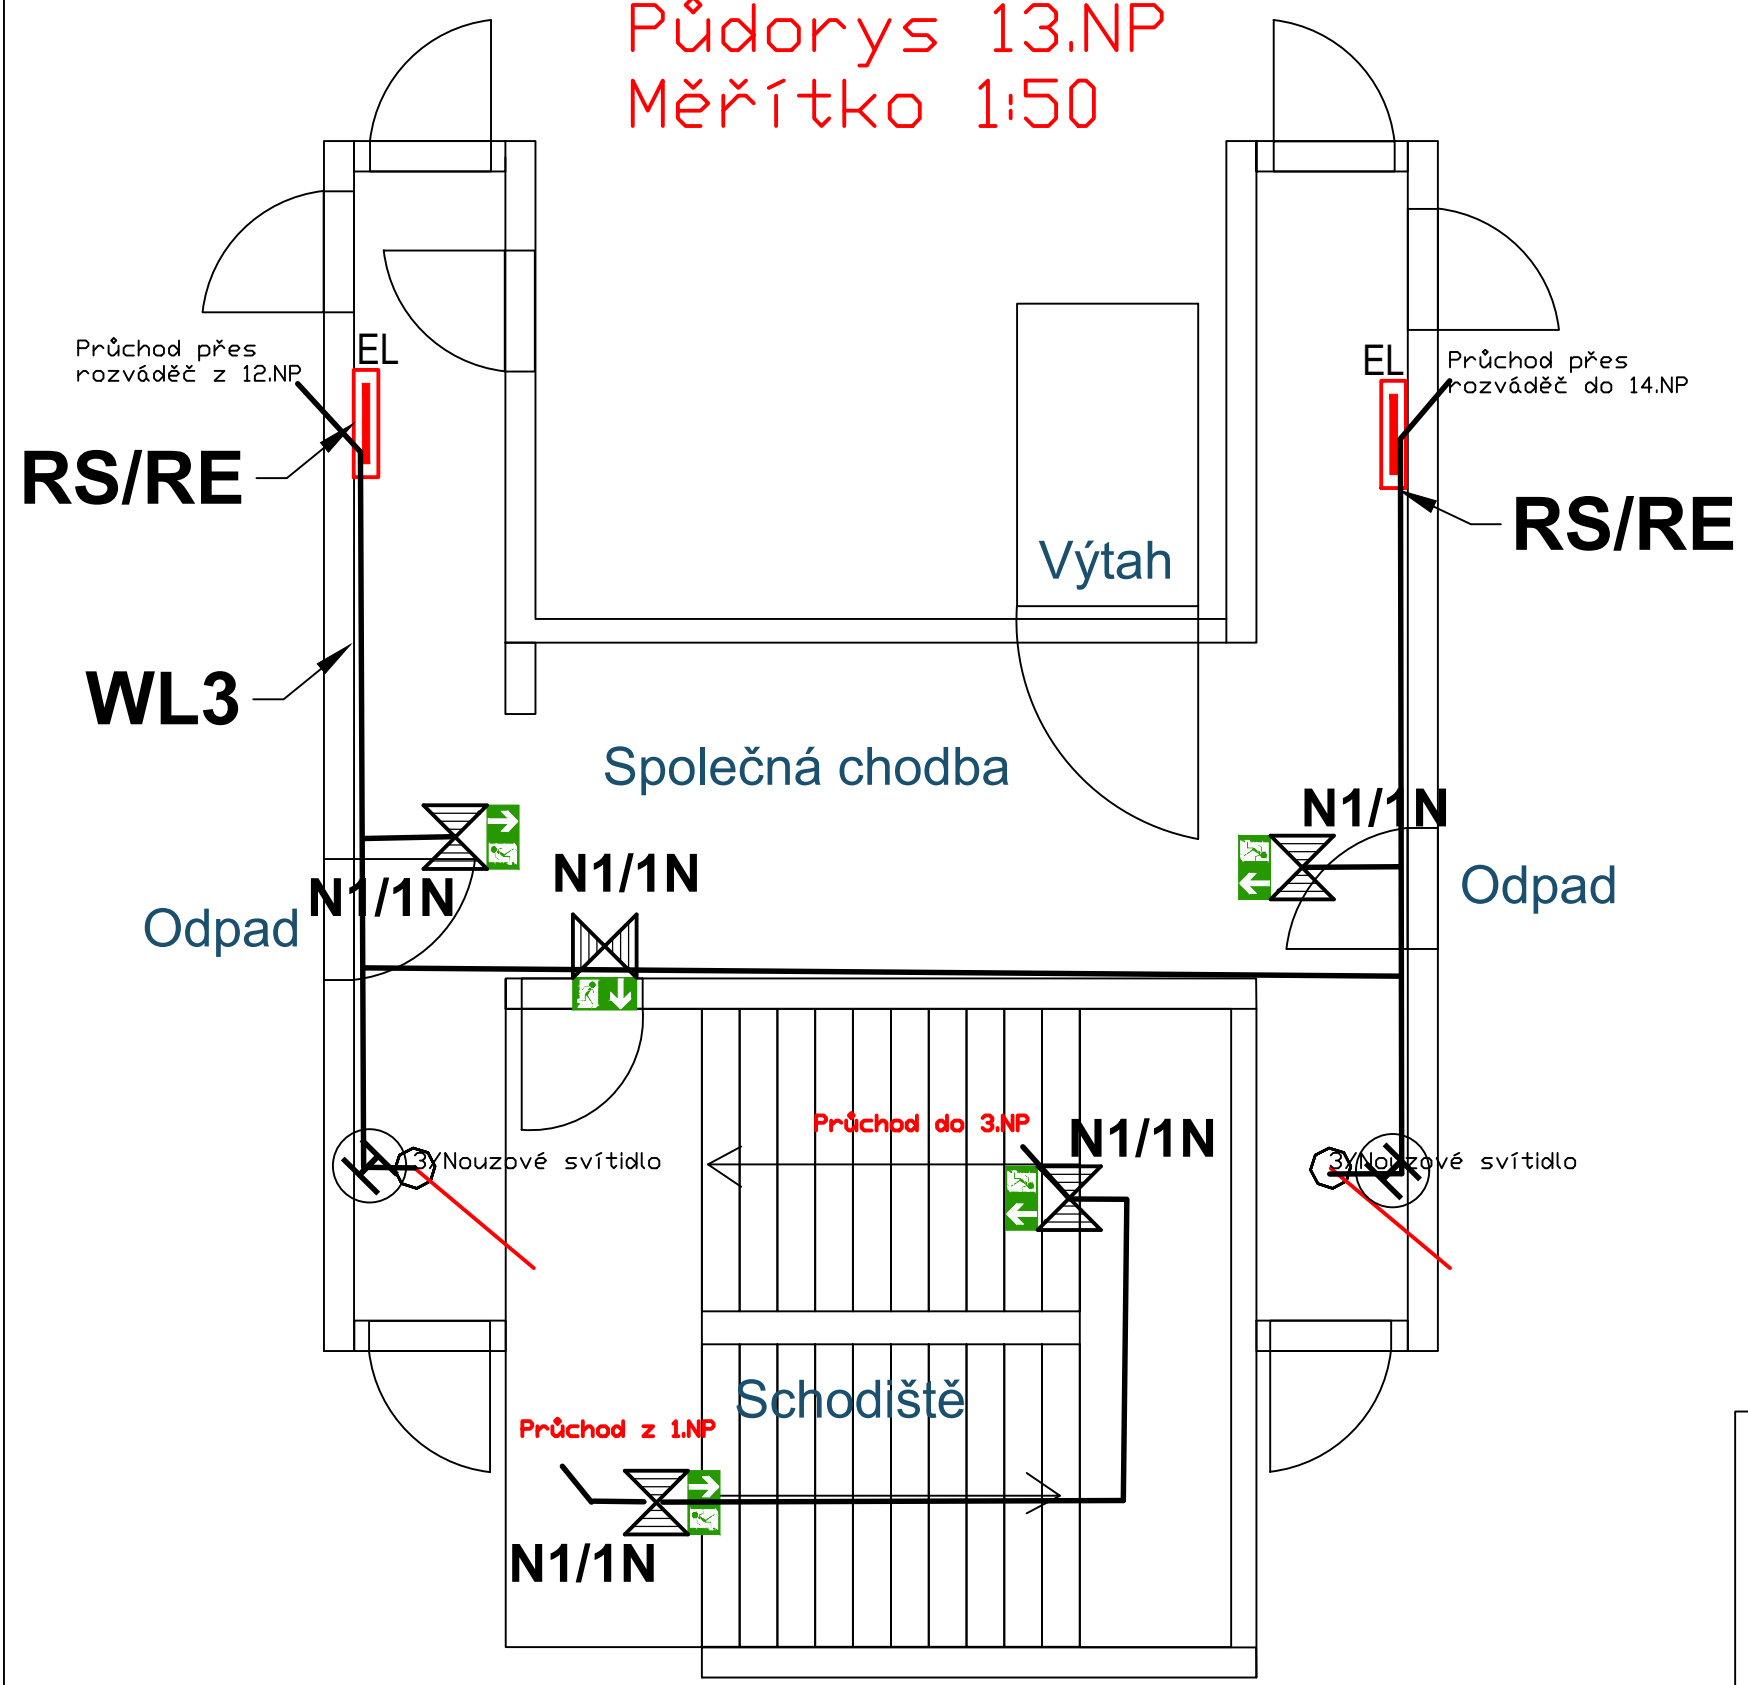

- N1/1N**
Nouzové svítidlo s piktogramem a vlastní baterií
60 min, 3W, Elektrolumen
- Kabel PRAFlaDur-J 3x1,5 RE
P60-R (3J1,5)
- EL**
Stávající patrový rozváděč s
kabelovou trasou
- 3** Nouzové svítidlo
ELEKTRO-LUMEN ELVA FL NAREA 1 C 3W (0 lm; 0.0 W)

1:50 MĚŘÍTKO: TYP:	Kreslil: J. Klančík	ZMĚNA:	DATUM:	PODPIS:	INDEX:
	SCHVÁLIL: J. Klančík	a
	Autorizoval: J. Klančík	b
	DATUM : 25.10.2023	c
	Frýdek - Místek Komenského 159	d
NÁZEV: Nouzové osvětlení		H7L25-001-001			
		ČÍSLO VÝKRESU:		LISTŮ: 18 LIST: 14	