


Půdorys 5.NP  
Měřítko 1:50

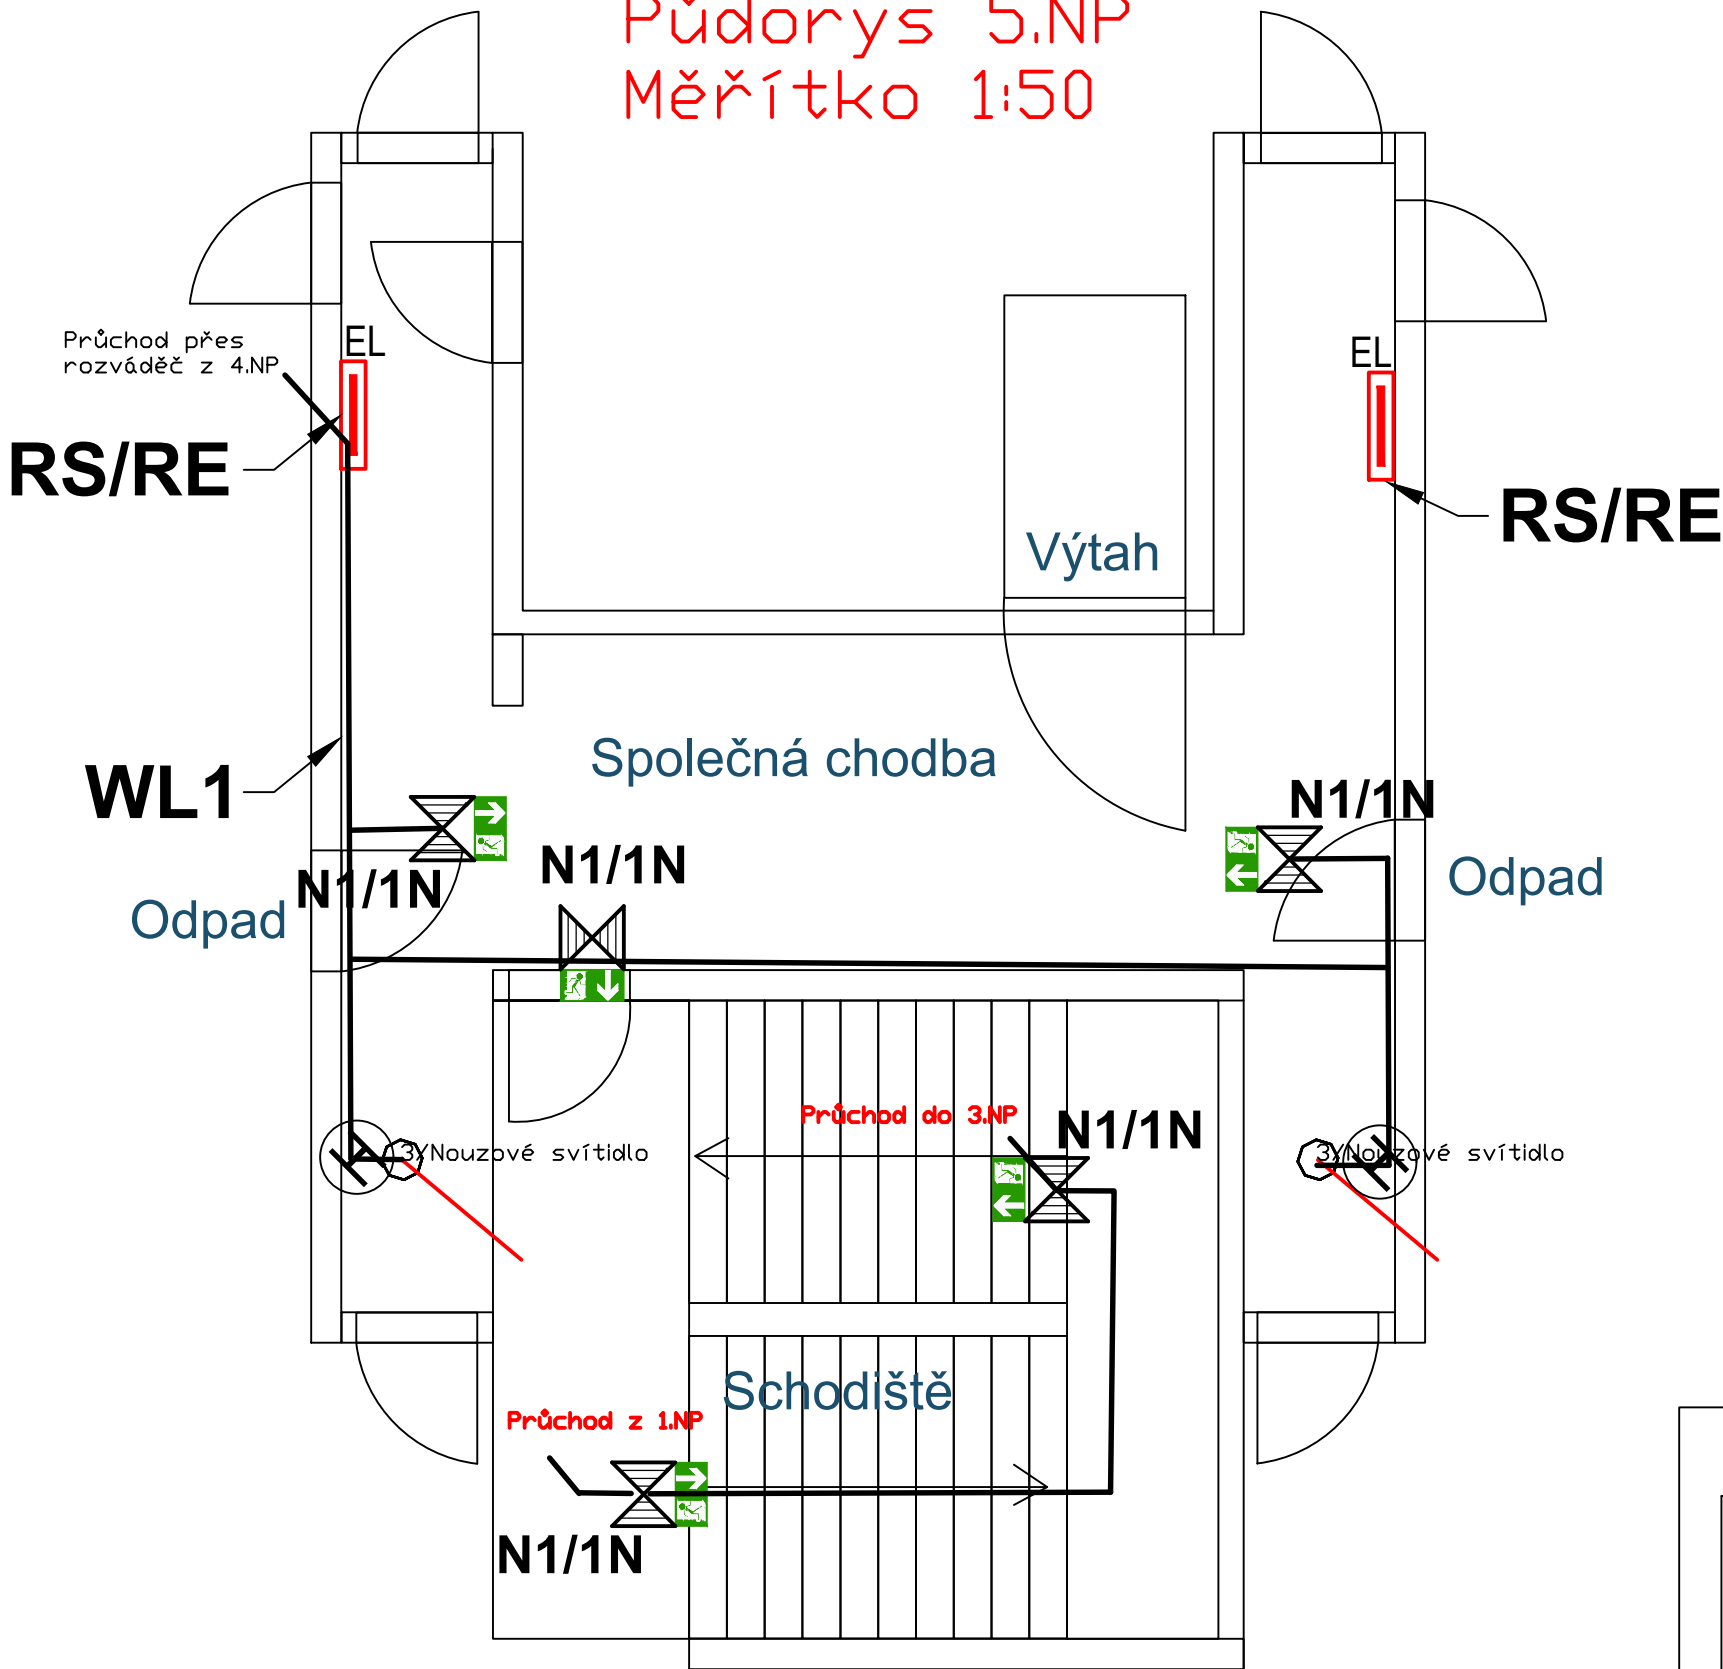

- N1/1N**  
 Nouzové svítidlo s piktogramem a vlastní baterií  
60 min, 3W, Elektrolumen
- Kabel PRAFlaDur-J 3x1,5 RE  
P60-R ( 3J1,5)
- Stávající patrový rozváděč s  
kabelovou trasou
- 3/Nouzové svítidlo  
ELEKTRO-LUMEN ELVA FL NAREA 1 C 3W (0 lm; 0.0 W)

|                          |                                   |        |                   |         |        |
|--------------------------|-----------------------------------|--------|-------------------|---------|--------|
| 1:50<br>MĚŘÍTKO:<br>TYP: | Kreslil: J. Klančík               | ZMĚNA: | DATUM:            | PODPIS: | INDEX: |
|                          | SCHVÁLIL: J. Klančík              | ...    | ...               | ...     | a      |
|                          | Autorizoval: J. Klančík           | ...    | ...               | ...     | b      |
|                          | DATUM : 25.10.2023                | ...    | ...               | ...     | c      |
|                          | Frýdek - Místek<br>Komenského 159 | ...    | ...               | ...     | d      |
| NÁZEV:                   | Nouzové osvětlení                 |        | H7L25-001-001     |         |        |
|                          | ČÍSLO VÝKRESU:                    |        | LISTŮ: 18 LIST: 6 |         |        |