


## LEGENDA UT

- |  |       |                              |
|--|-------|------------------------------|
| 1. ZÁVĚSNÝ PLYNOVÝ KOTEL 48 kW, např. BAXI LUNA DUO-TEC MP+ 1.50 | ————— | POTRUBÍ UT PŘÍVOD            |
| 2. SPOTŘEBIČ B DLE TPG 704 01                                    | ————— | POTRUBÍ UT VRAT              |
| 3. EXPAZNÍ NADOBA UT 100 l                                       | ————— | ROZVODY STUDENÉ VODY         |
| 4. UZEL VYTÁPĚNÍ   | ————— | ROZVODY TEPLÉ VODY           |
| 5. STAC. ZASOBNÍK TV 300 l, NAPŘ. COSMO CZTC                     | ————— | ROZVODY CÍRKULACE TEPLÉ VODY |
| 6. PŘÍVOD SPAL. VZDUCHU STÁVAJÍCÍ D 200                          | ————— |                              |
| 7. ODVOD SPALIN D125 mm  | ————— |                              |
| 8. HVDI 1B, 7 m <sup>3</sup> /h, D 2"                            | ————— |                              |
| 8. SOUPRAVA AUT. DOPŮŇOVÁNÍ A ÚPRAVY OTOPNÉ VODY                 | ————— |                              |

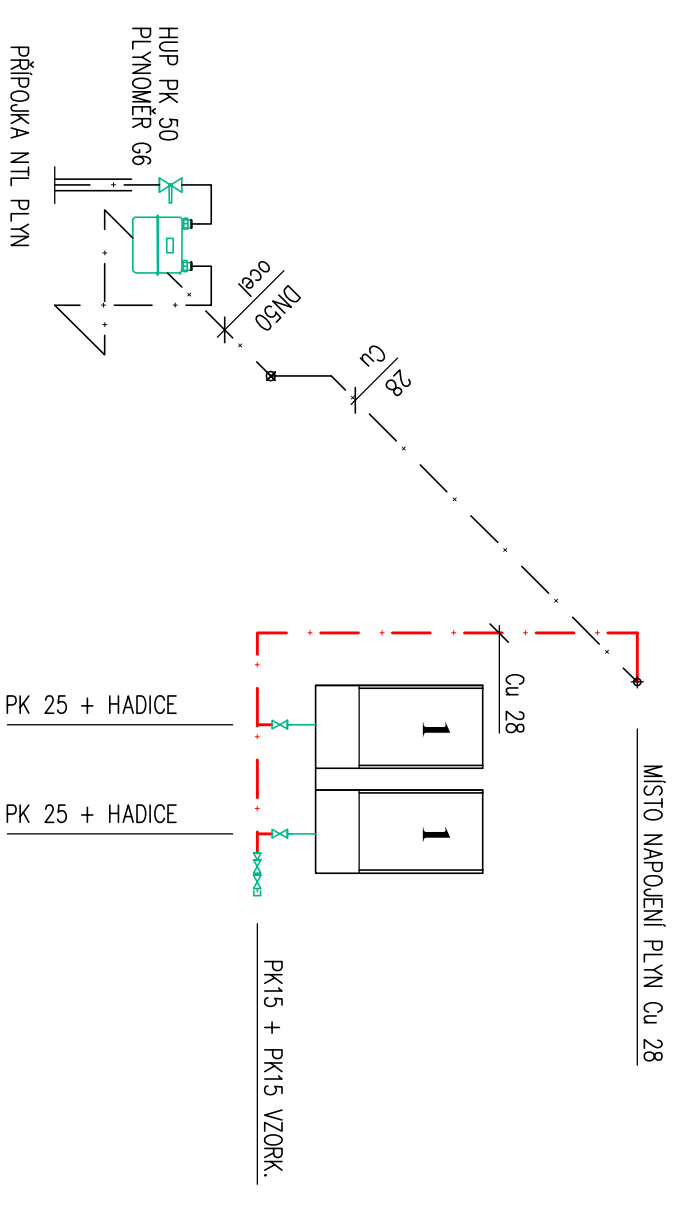

## LEGENDA PLYN

- |             |                        |
|-------------|------------------------|
| — · — · — · | NOVÉ POTRUBÍ PLYN      |
| — · — · — · | STÁVAJÍCÍ POTRUBÍ PLYN |
| PK          | PLYNOVÝ KULOVÝ KOHOUT  |

## POZNÁMKA :

- STÁVAJÍCÍ HUP KK DN 50 A FAKTURAČNÍ MĚŘENÍ ZŮSTÁVÁ BEZE ZMĚN
- STÁVAJÍCÍ LEŽATÉ OCELOVÉ ROZVODY ZŮSTANOU ZACHOVÁNY, ÚPRAVA BUDE PROVEDENA U KOTLŮ NA CU POTRUBÍ
- STAVEBNÍ PODKLAD JE ZHOTOVEN NA ZÁKLADĚ DOMĚŘENÍ KOTELNY PRO POTŘEBY TĚTO PD, PŘED REALIZACÍ NUTNO OVĚŘIT

VYPRACOVAL ING. PROUZA RADIM  
MÍSTO ZAMEČKA 1266, FRÝDEK – MÍSTEK  
INVESTOR CENTRUM PEČOVATELSKÉ SLUŽBY FRÝDEK–MÍSTEK, P.O.

AKCE	REKONSTRUKCE PLYNOVÉ KOTELNY V BUDOVĚ CENTRA PEČOVATELSKÉ SLUŽBY FRÝDEK–MÍSTEK, P.O
ČÁST	ZDROJ TEPLA
OBSAH	PŮDORYS 1.PP – NOVÝ STAV PLYNOINSTALACE

**PROKAN**  
PROJEKČNÍ KANCELÁŘ  
Bohumínské 63, Ostrava, 710 00

AKCE ČÍSLO 950–24  
DATUM 10.2024  
FORMÁT 2xA4  
MĚŘÍTKO 1:50  
VÝKR. ČÍSLO **305**